


### PLANTA SITUAÇÃO

ESCALA : 1/100

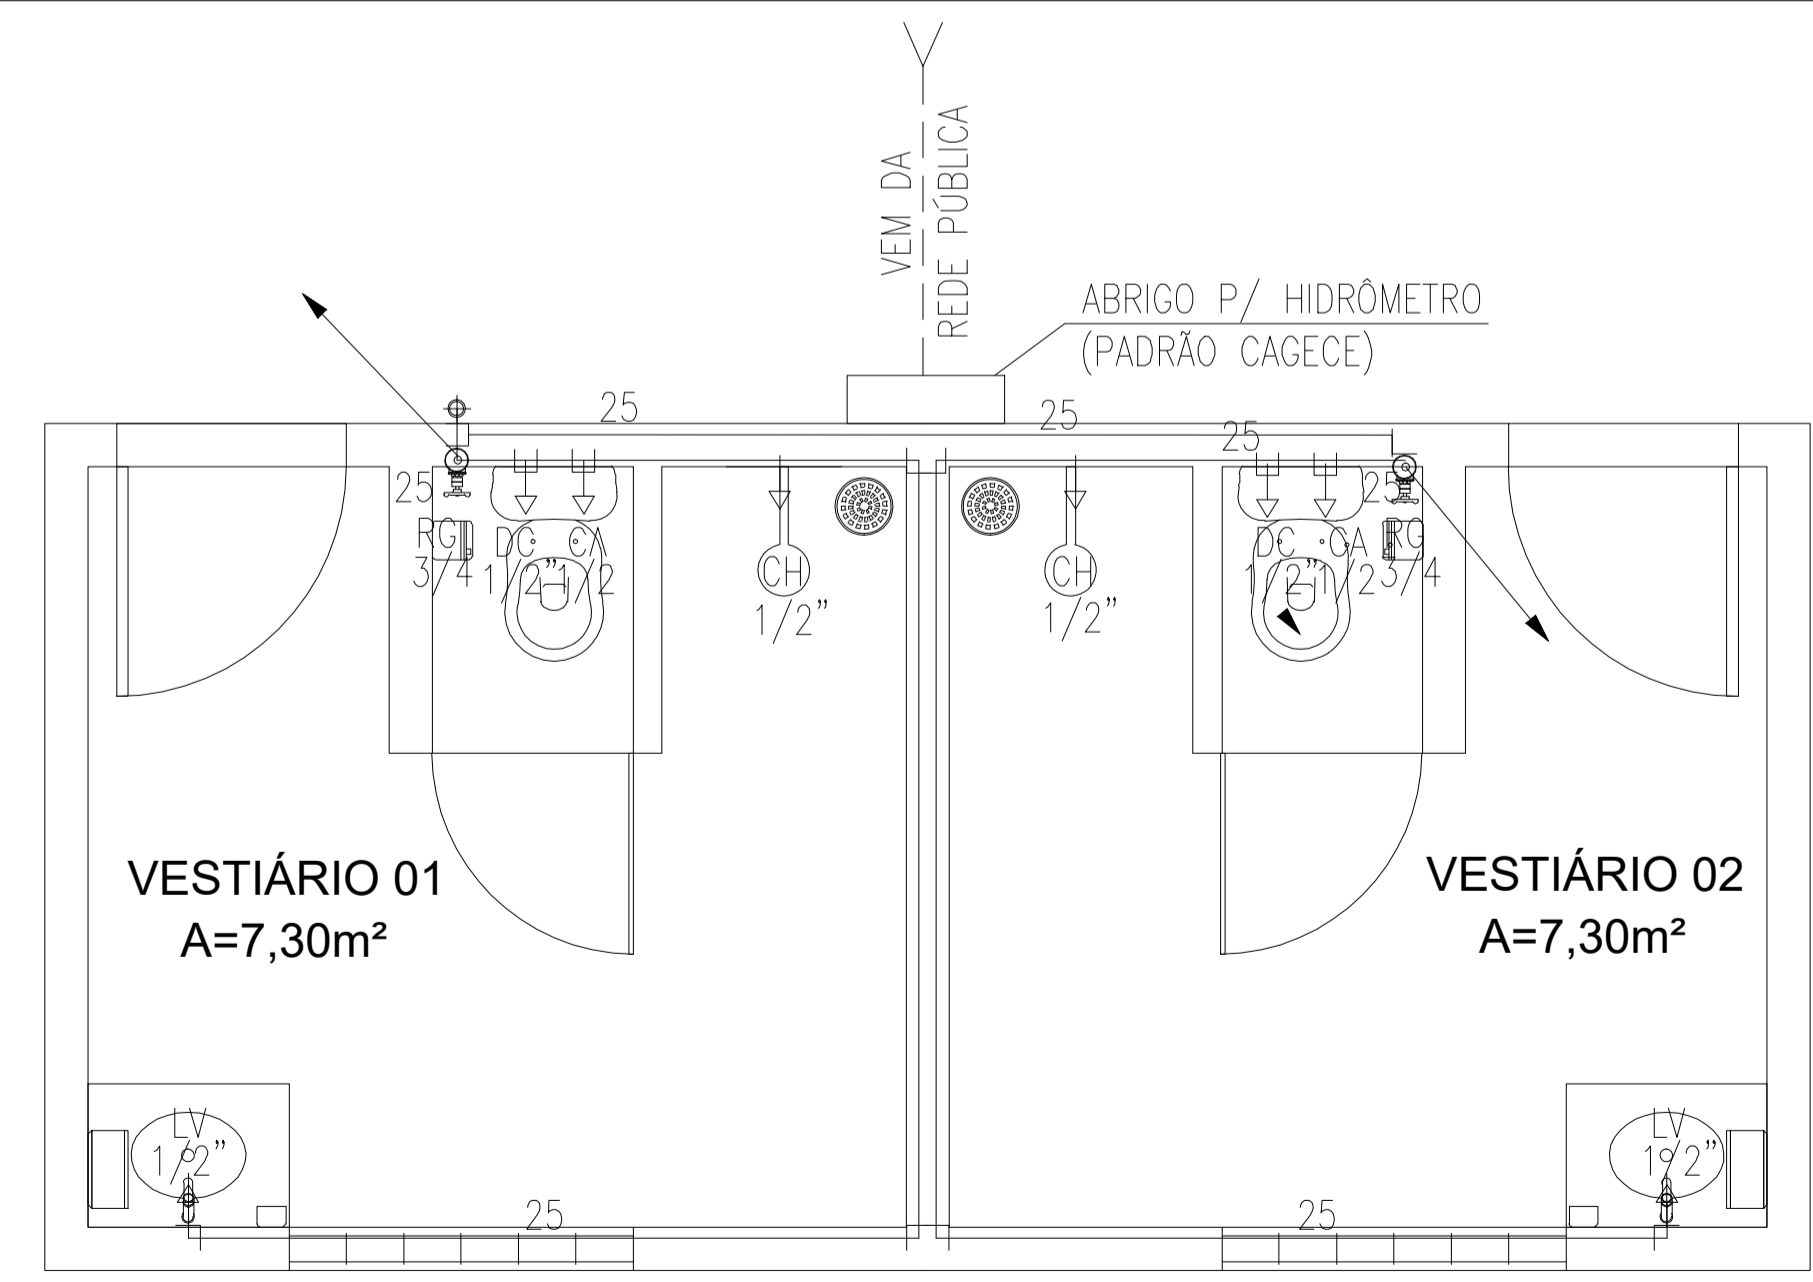

### PLANTA BAIXA

ESCALA : 1/50

#### LEGENDA HIDRÁULICA

- TUBULAÇÃO DE ÁGUA FRIA EM PVC SOLDÁVEL EMBUTIDA NA PAREDE E LAJE.
- TUBULAÇÃO DE ÁGUA FRIA EM PVC SOLDÁVEL EMBUTIDA NA PELO PISO.
- RP REGISTRO DE GAVETA.
- RG REGISTRO DE GAVETA.
- TE SIMPLES OU C/ REDUÇÃO.
- JOELHO 90° SIMPLES.
- BUCHA DE REDUÇÃO.
- JOELHO 45°.
- COLUNA DE ÁGUA FRIA.
- CAIXA EM ALVENARA 50x50cm PARA PROTEÇÃO DO HIDRÔMETRO.
- COLUNA QUE SOBEE.
- TUBO QUE DESCE.

**OBSERVAÇÕES:**

- TUBULAÇÃO DE ÁGUA FRIA EM PVC SOLDÁVEL.
- AS INTERFERÊNCIAS DAS INSTALAÇÕES COM A ESTRUTURA EXISTENTE SERÃO RESOLVIDAS NO TRANSCORRER DA OBRA.

#### LEGENDA DOS PONTOS HIDRÁULICOS

- LV 1/2" PONTO HIDRÁULICO PARA LAVATÓRIO DE 1/2", ALTURA DE 0.60cm.
- DC 1/2" PONTO HIDRÁULICO PARA DUCHA HIGIÊNICA DE 1/2", ALTURA DE 0.30cm.
- CA 1/2" PONTO HIDRÁULICO PARA CAIXA DE DESCARGA ACOPLADA DE 1/2", ALTURA DE 0.30cm.
- CH 1/2" PONTO HIDRÁULICO PARA CHUIVEIRO DE 1/2", ALTURA DE 2.10cm.
- RP 3/4" REGISTRO DE PRESSÃO PARA CHUIVEIRO DE 3/4", ALTURA DE 1.10cm.
- RG 3/4" REGISTRO DE GAVETA DE 3/4", ALTURA DE 1.80cm.

PROPRIETÁRIO	
ARQUITETO	CREA
ARQUITETO	
CALCULO	SAÚDE
CONSTRUÇÃO	
	APROVO PM -

02			
01			
Nº	DATA	REVISÃO	DESENHO APROVAÇÃO

**PROJETO:** PROJETO PADRÃO PARA CONSTRUÇÃO DE ARENINHA

**CLIENTE:** MUNICÍPIO DE MARCO - CE

**ENDEREÇO DA OBRA:** LOCALIDADE DE LAGOA DE SANTA ROSA

**CONTEÚDO:** PROJETO HIDRÁULICO

INSTALAÇÕES HIDROSSANITÁRIAS

ESCALA PRANCHA: 1/100	DESENHO: DATA: AGOSTO/2019	PRANCHA: 01/03
-----------------------	----------------------------	----------------



AV. PREFEITO GUIDO DISTRATO, S/N  
CENTRO | MARCO - CE | 62560-000  
88 3684.2120 | 88 3684.1415  
www.marco.ce.gov.br  
CNPJ: 07.566.516/0001-47