



DET. TERMINAL DE VENTILAÇÃO
ESCALA : S/E

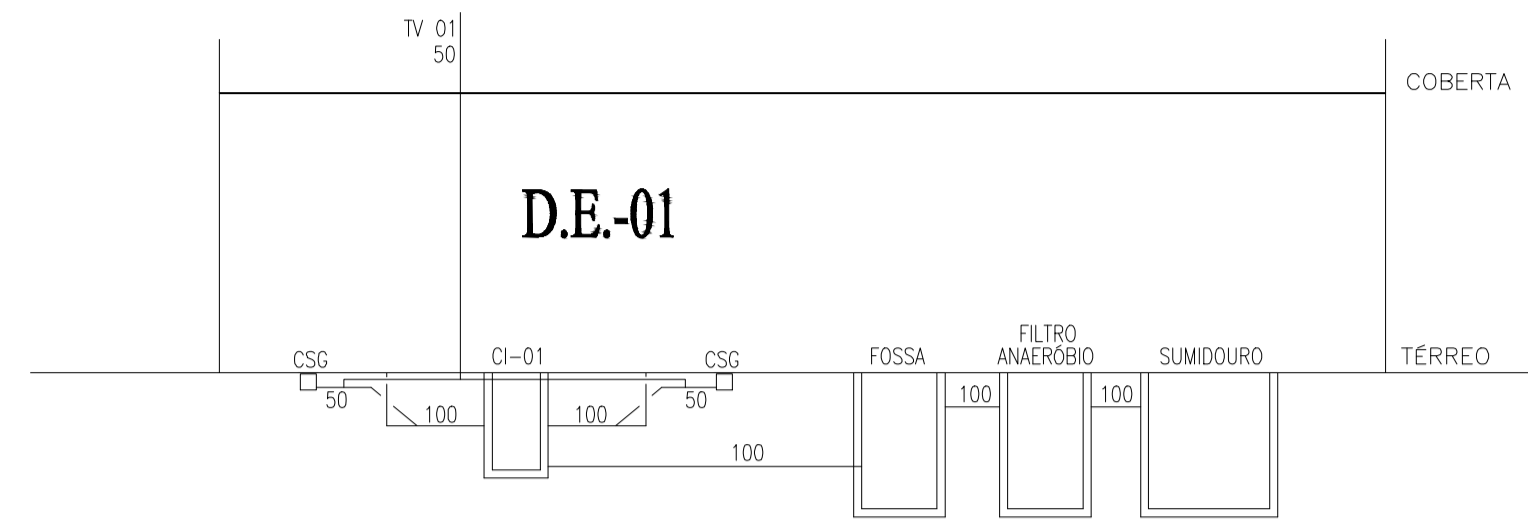


ESQUEMA VERTICAL DE ESGOTO
ESCALA : S/E


DETALHE DA CAIXA DE INSPEÇÃO
ESCALA : S/E

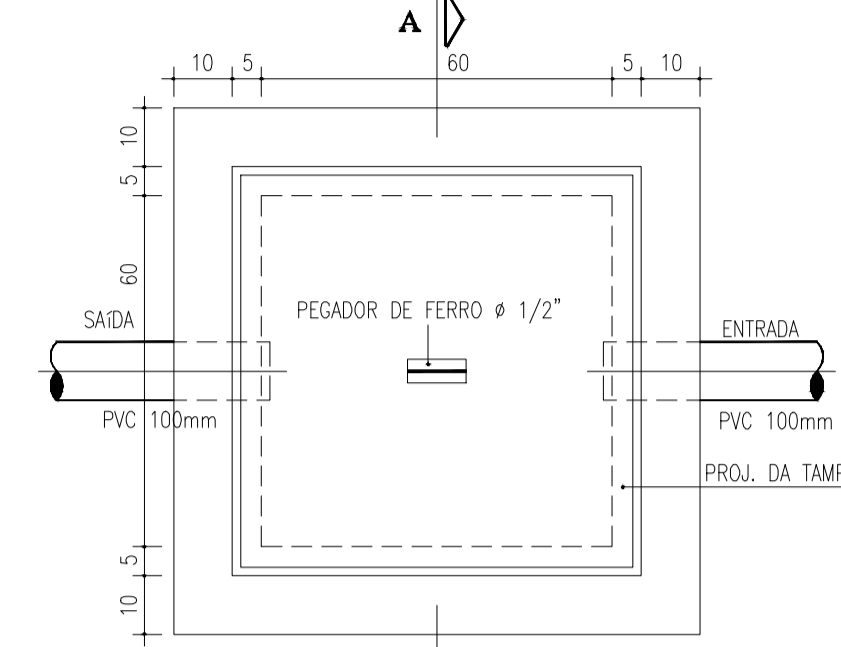


PLANTA

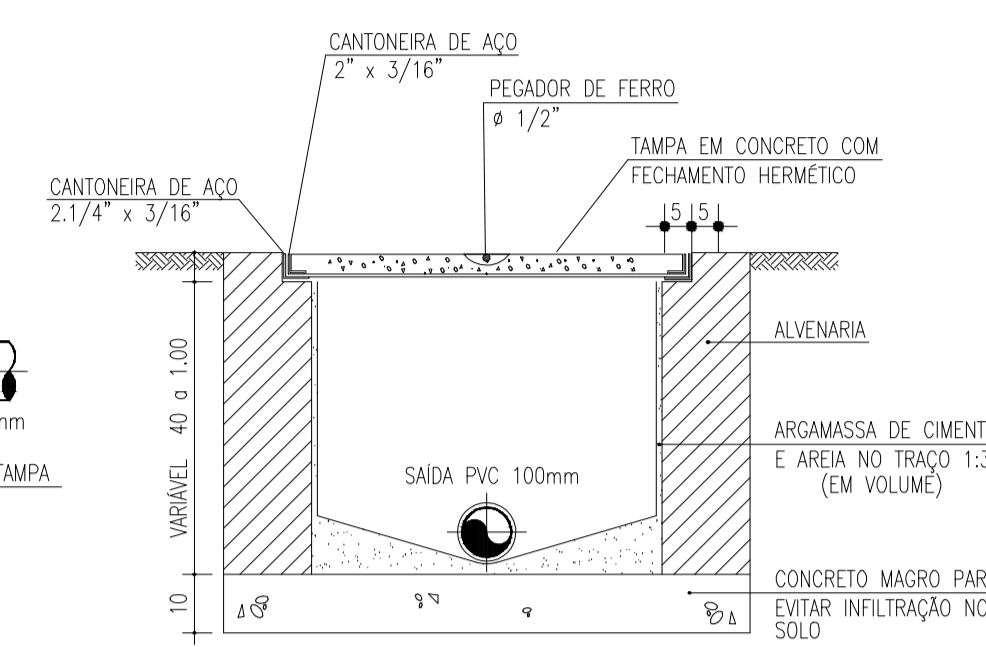

CORTE - A.A.

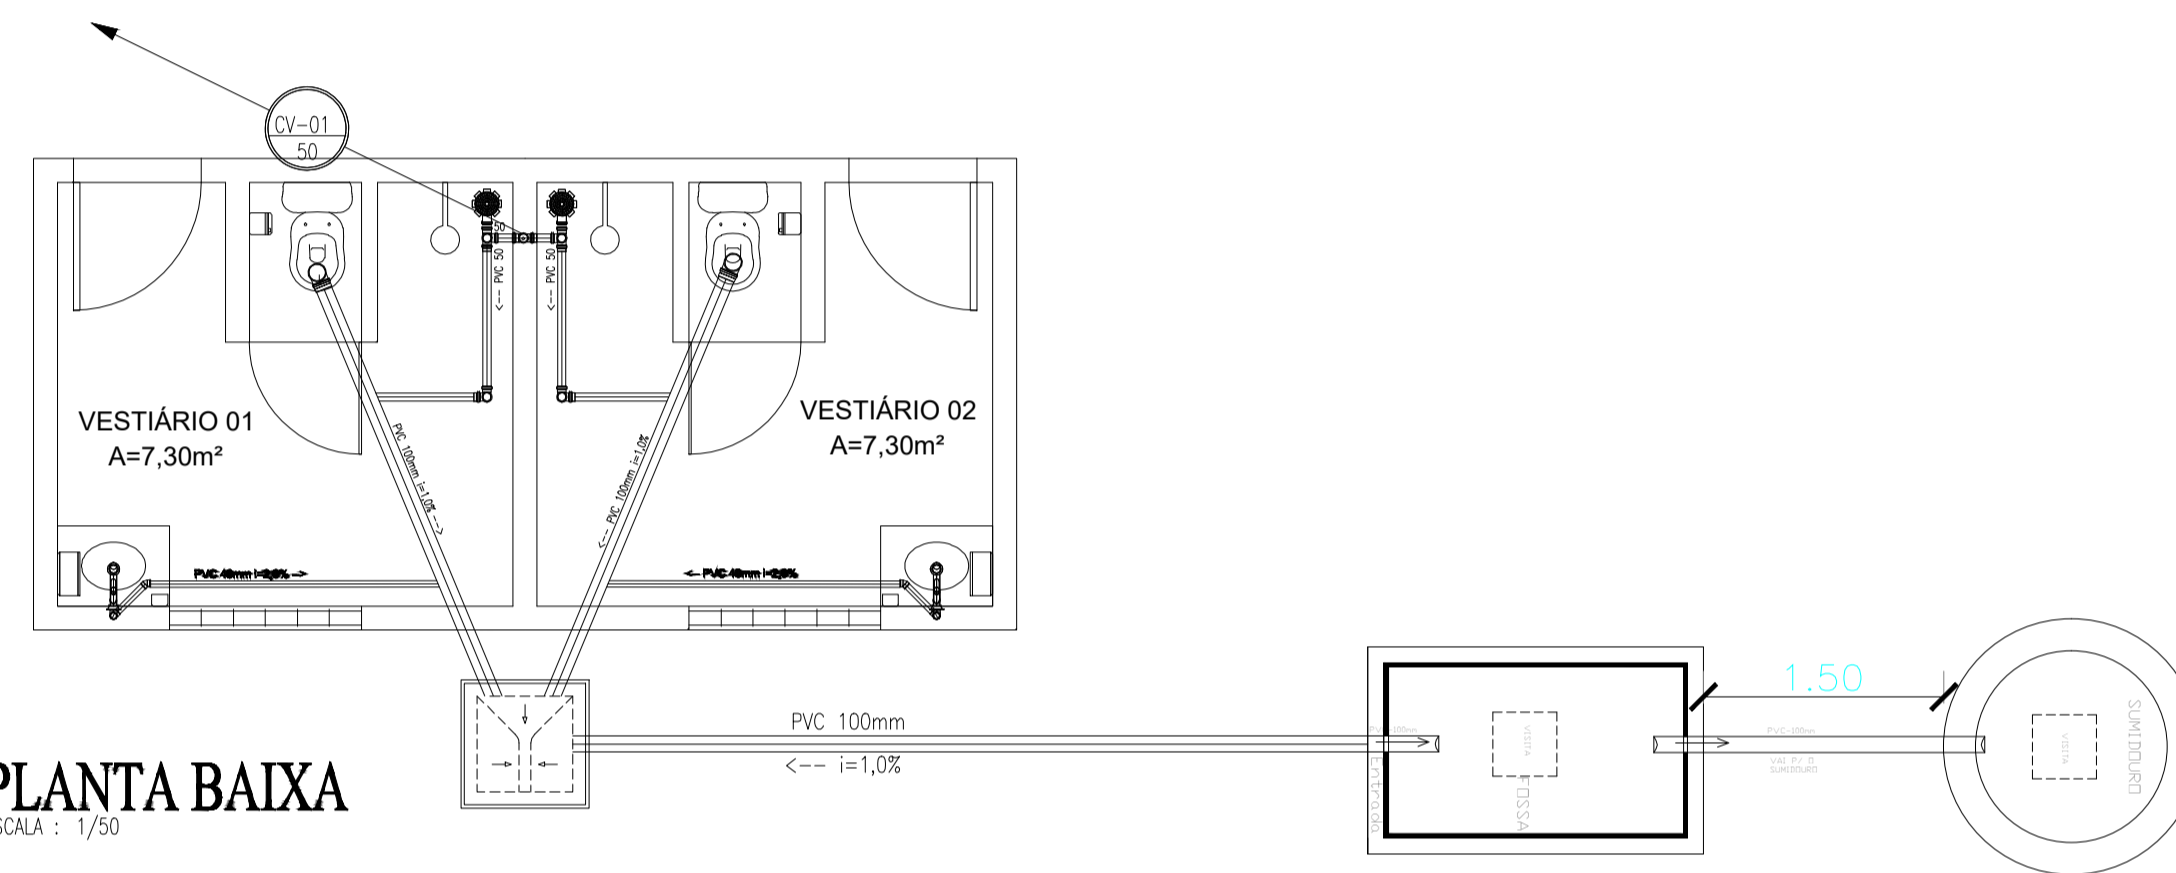

PLANTA BAIXA
ESCALA : 1/30

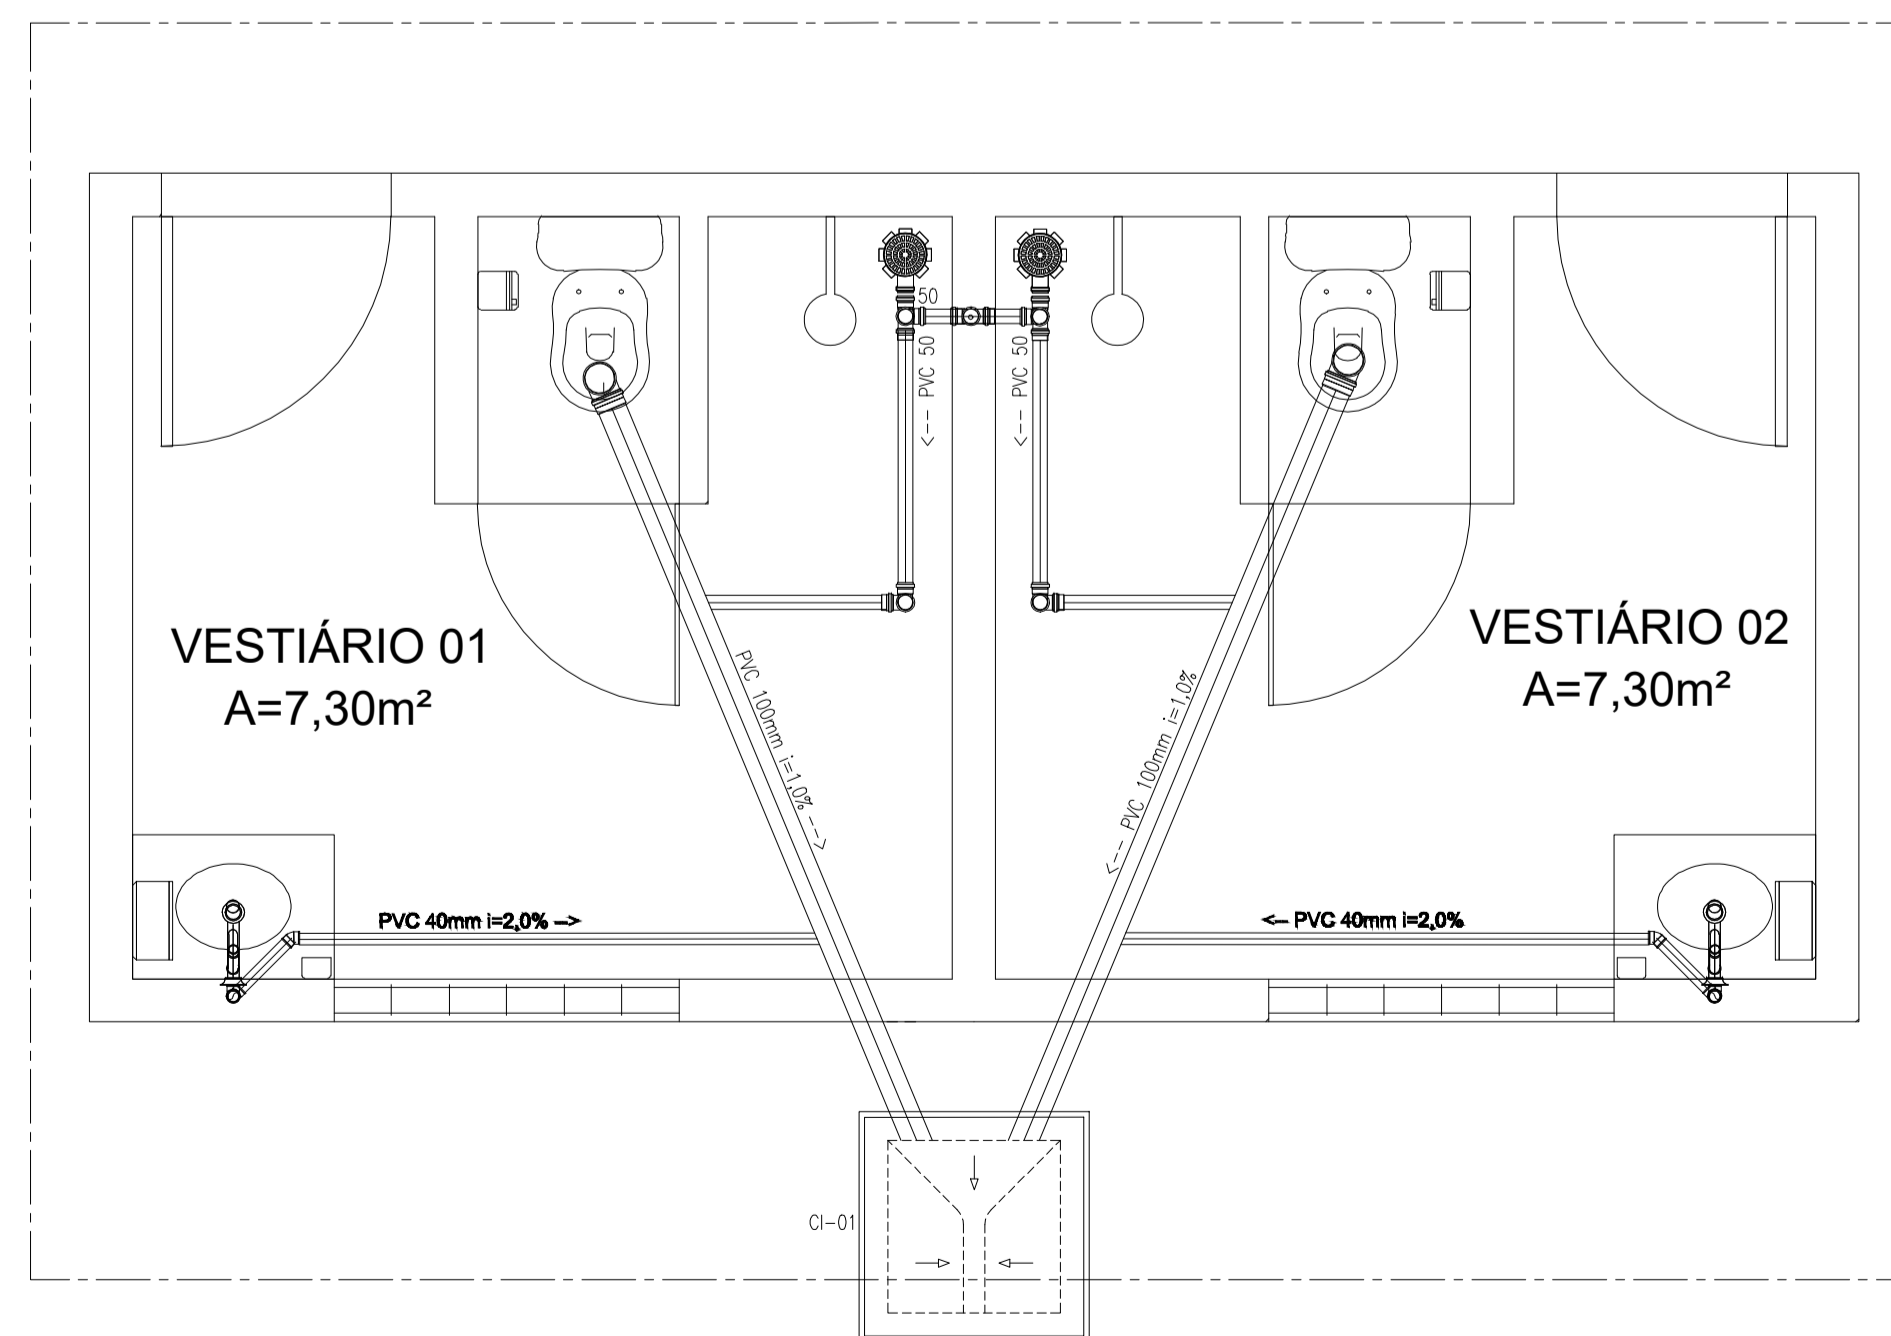

PLANTA BAIXA
ESCALA : 1/50

LEGENDA SANITÁRIA

- TUBULAÇÃO DE ESGOTO EM PVC Ø100mm, Ø75mm, Ø50mm e Ø40mm.
- CAIXA SIFONADA 150x150x50mm EM PVC COM PORTA GRELHA REDONDA E GRELHA REDONDA ESCAMOTEÁVEL DE Ø150mm.
- SIFÃO METAL CROMADO - 1"x40mm OU 1.1/2"x50mm
- TERMINAL DE VENTILAÇÃO PVC'S 50mm
- CAIXA DE INSPEÇÃO 60x60xVAR.cm EM ALVENARIA COM TAMPA EM CONCRETO.
- CÔLUNA DE VENTILAÇÃO.
- CÔLUNA DE VENTILAÇÃO.
- TUBO DE QUEDA.
- TUBULAÇÃO QUE SOBE.
- TUBULAÇÃO QUE DESCE.

OBSERVAÇÕES:

- 1) DECLIVIDADE MÍNIMA DE ÁGUAS PLUVIAIS É DE 0,5% , ESGOTO 1%.
- 2) TODA TUBULAÇÃO DE ÁGUAS PLUVIAIS E ESGOTO EM PVC.
- 3) TODA TUBULAÇÃO EM PVC QUE ESTEJA VULNERÁVEL A TRÁFEGO DE VEÍCULOS SERÁ ENVELOPADA EM CONCRETO.
- 4) TODO PISO EXTERNO DEVERÁ POSSUIR INCLINAÇÃO DE 0,5%, CONVERGINDO NO SENTIDO DAS CAIXAS DE AREIA COM GRELHAS, SARJETAS, TALUDES OU QUALQUER DISPOSITIVO DESTINADO AO DIRECIONAMENTO DA CONTRIBUIÇÃO PLUVIAL À DRENAGEM
- 5) TODA TUBULAÇÃO DE VENTILAÇÃO DEVERÁ CONTER TERMINAL EM PVC, CONFORME DET. ESPECÍFICO;

PROPRIETÁRIO _____

ARQUITETO _____

ARQUITETO _____

CALCULO _____

CONSTRUÇÃO _____

CREA _____

SAGDE _____

APROVO PM - _____

02				
01				
Nº	DATA	REVISÃO	DESENHO	APROVAÇÃO



AL. PREFEITO GUIDO OSTERHO, S/N
CENTRO - MARCO - CE | 62560-000
88 3664-1210 | 88 3664-1415
www.marco.ce.gov.br
CNPJ: 07.568.516/0001-47

PROJETO PADRÃO PARA CONSTRUÇÃO DE ARENINHA

CLIENTE: MUNICÍPIO DE MARCO - CE

ENDEREÇO DA OBRA: LOCALIDADE DE LAGOA DE SANTA ROSA

CONTEÚDO: PROJETO SANITÁRIO

INSTALAÇÕES HIDROSSANITÁRIAS

ESCALA PRANCHA: 1/100
DESENHO: _____
PRANCHA: _____
DATA: **AGOSTO/2019**
01/02