

01 LAYOUT
ESCALA 1/100

BLOQUETE EXISTENTE

CANTEIRO

PISO INTERTRAVADO TIPO TIJOLINHO
(19,9x10x4)cm NA COR AMARELA
PISO INTERTRAVADO TIPO TIJOLINHO
(19,9x10x4)cm NA COR CINZA

LIXEIRAS

CARAMANCHÃO

BANCO DE CONCRETO

POSTE 04 PETALAS



 

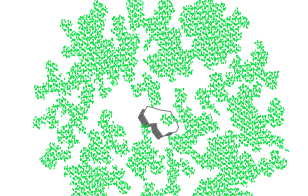
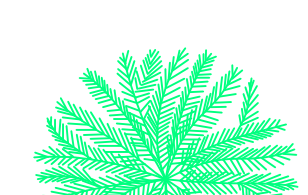

CASINHA DE BRINQUEDOS

GIRA - GIRA

BALANÇO DUPLO

GANGORRA

LEGENDA:

-  PISO INTERTRAVADO TIPO TIJOLINHO
(19,9x10x4)cm NA COR CINZA
-  PISO INTERTRAVADO TIPO TIJOLINHO
(19,9x10x4)cm NA COR AMARELO
-  GRAMA BATATAIS EM PLACAS
-  MEIO FIO DE CONCRETO
PRE-MOLDADO 0,15cm
-  PROJEÇÃO ÁRVORE
-  PALMERA
-  BANCOS DE CONCRETO

PROPRIETÁRIO _____

ARQUITETO _____

ARQUITETO _____

CALCULO _____

CONSTRUÇÃO _____

CREA

INFRA

APROVO PM -

QZ	REVISÃO	DESENHO	APROVAÇÃO
01			
Nº	DATA		

PROJETO:
CONSTRUÇÃO DE UMA PRAÇA LOCALIZADA NA
ARENINHA DE BAIXA DO MEIO - MARCO-CE

CLIENTE:
MUNICÍPIO DE MARCO

LOCAL:
LOCALIDADE DE BAIXA DO MEIO


CONTEÚDO:
LAYOUT

1 _____



AV. PREFEITO GUIDO OSTENRO, S/N
CENTRO | MARCO - CE | 82360-000
FONE: 3664-2228 | 3664-0115
WWW.MARCO.CE.GOV.BR
CNPJ: 07.568.516/0001-47

 

 
 
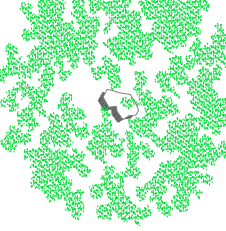
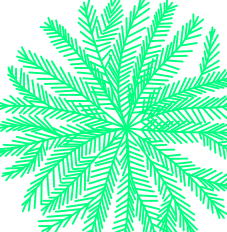

ESCALA: 1:100 DESENHO: PRANCHA: DATA: **01/05**
MAIO/2022

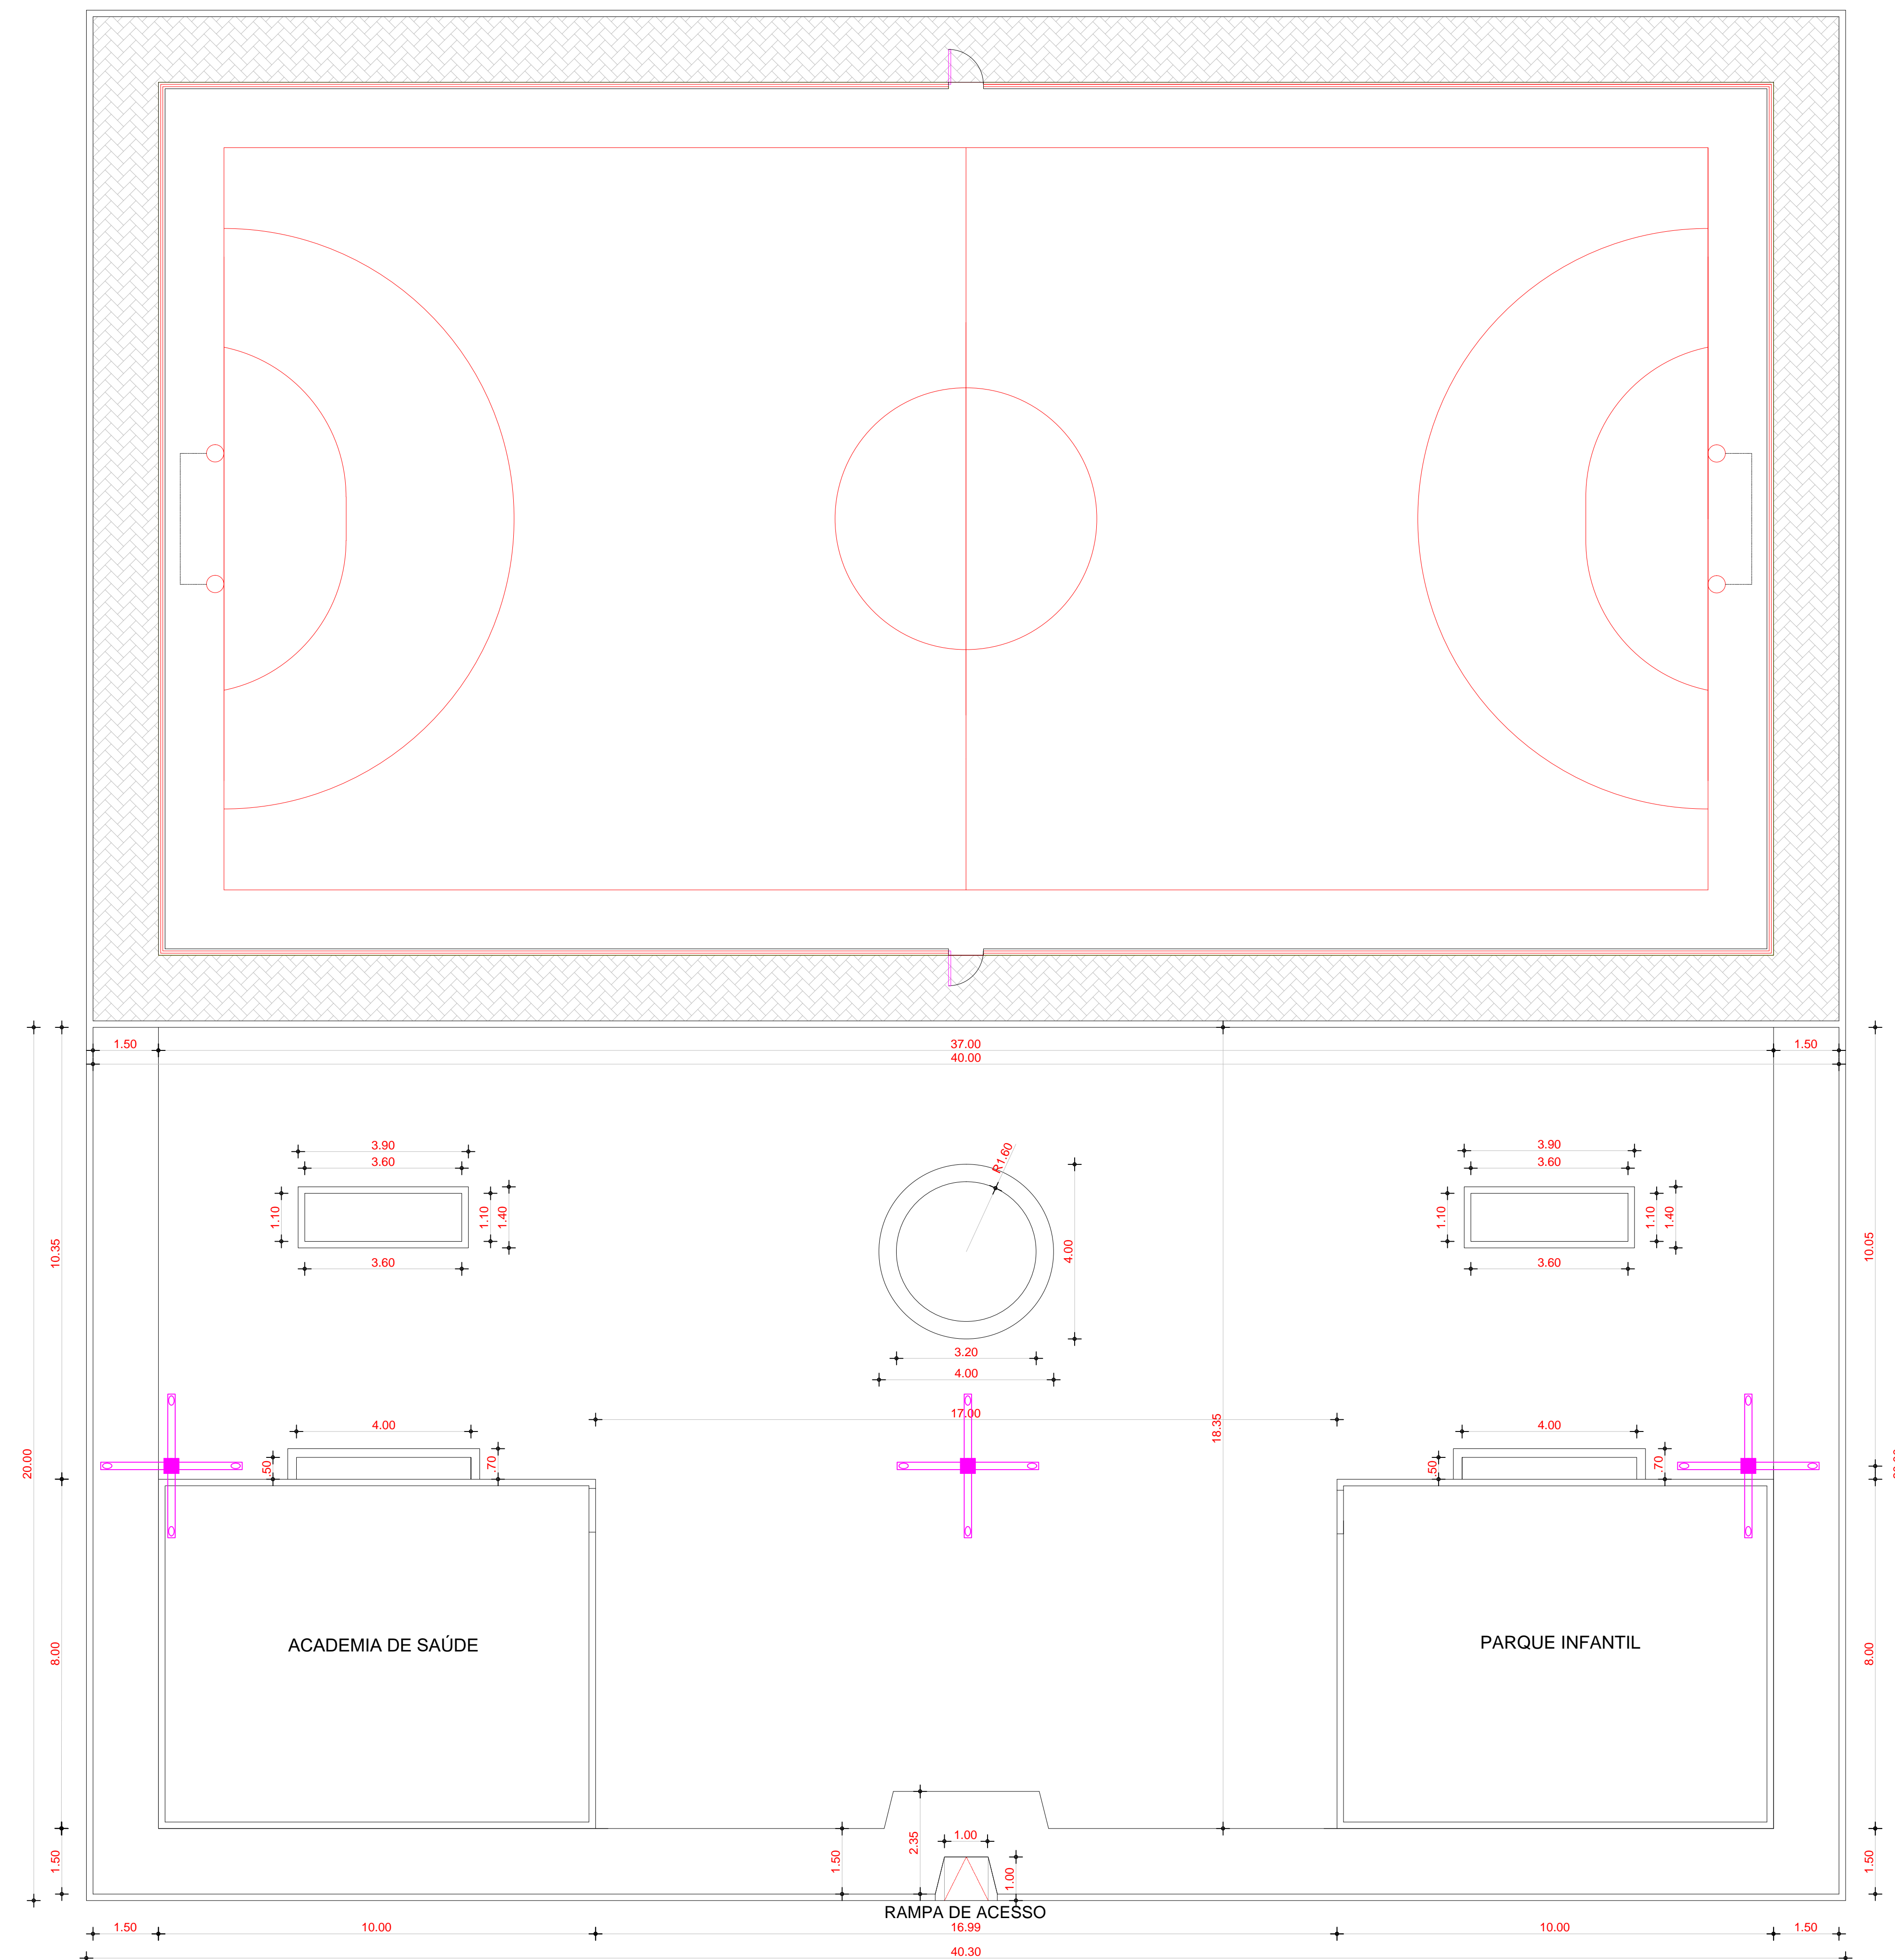

02 PLANTA COTADA
ESCALA 1/100

RUA SDO

LEGENDA:

-  PISO INTERTRAVADO TIPO TIJOLINHO (19,9x10x4)cm NA COR CINZA
-  PISO INTERTRAVADO TIPO TIJOLINHO (19,9x10x4)cm NA COR AMARELO
-  GRAMA BATATAIS EM PLACAS
-  MEIO FIO DE CONCRETO PRE-MOLDADO 0,15cm
-  PROJEÇÃO ÁRVORE
-  PALMERA
-  BANCOS DE CONCRETO

PROPRIETÁRIO	_____	CREA	_____
ARQUITETO	_____	INFRA	_____
ARQUITETO	_____	APROVO PM -	_____
CALCULO	_____		
CONSTRUÇÃO	_____		

02					
01					
Nº	DATA	REVISÃO	DESENHO	APROVAÇÃO	

PROJETO:
CONSTRUÇÃO DE UMA PRAÇA LOCALIZADA NA ARENINHA DE BAIXA DO MEIO - MARCO-CE

CLIENTE:
MUNICÍPIO DE MARCO

LOCAL:
LOCALIDADE DE BAIXA DO MEIO

CONTEÚDO:
PLANTA COTADA











1 _____



MUNICÍPIO DE MARCO

AV. PREFEITO GUIDO OSTENRO, S/N
CENTRO | MARCO - CE | 82360-000
FONE: 3664-2212 | 366-3064-1015
WWW.MARCO.CE.GOV.BR
CNPJ: 07.586.516/0001-47

ESCALA:	DESENHO:	PRANCHA:
INDICADA	DATA:	02/05
	MAIO/2022	

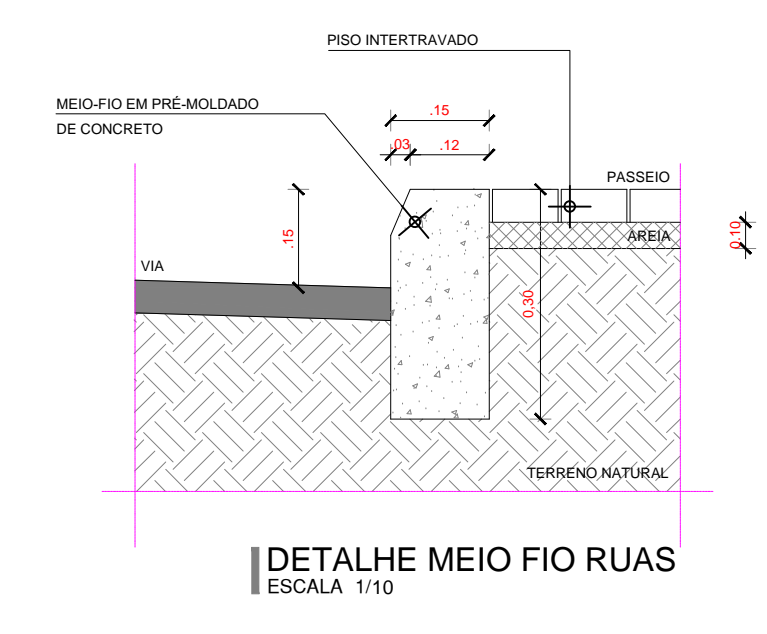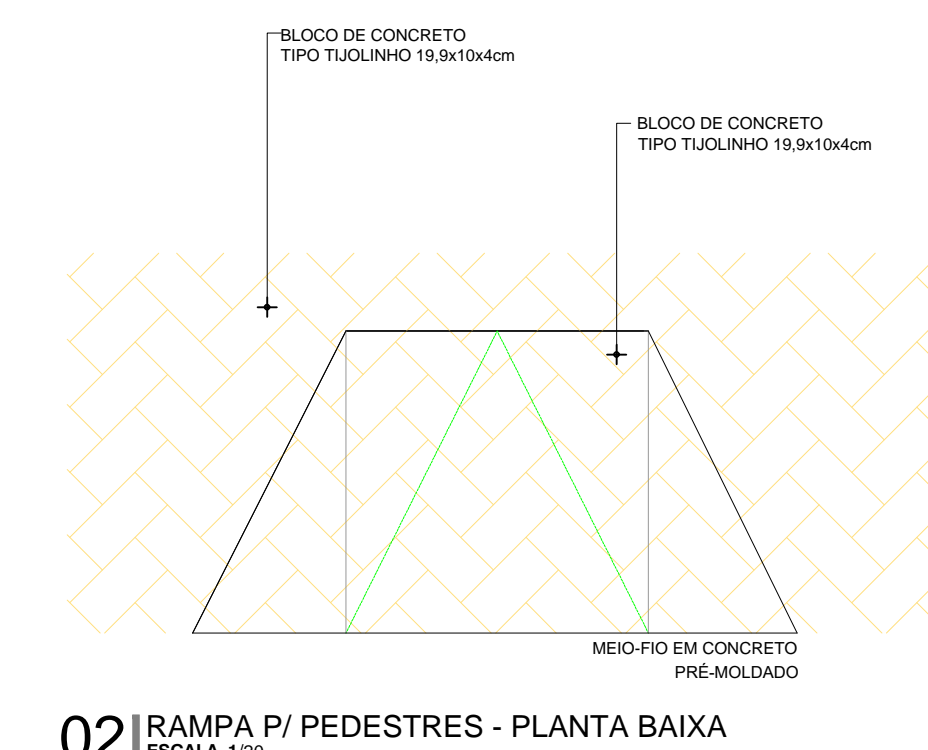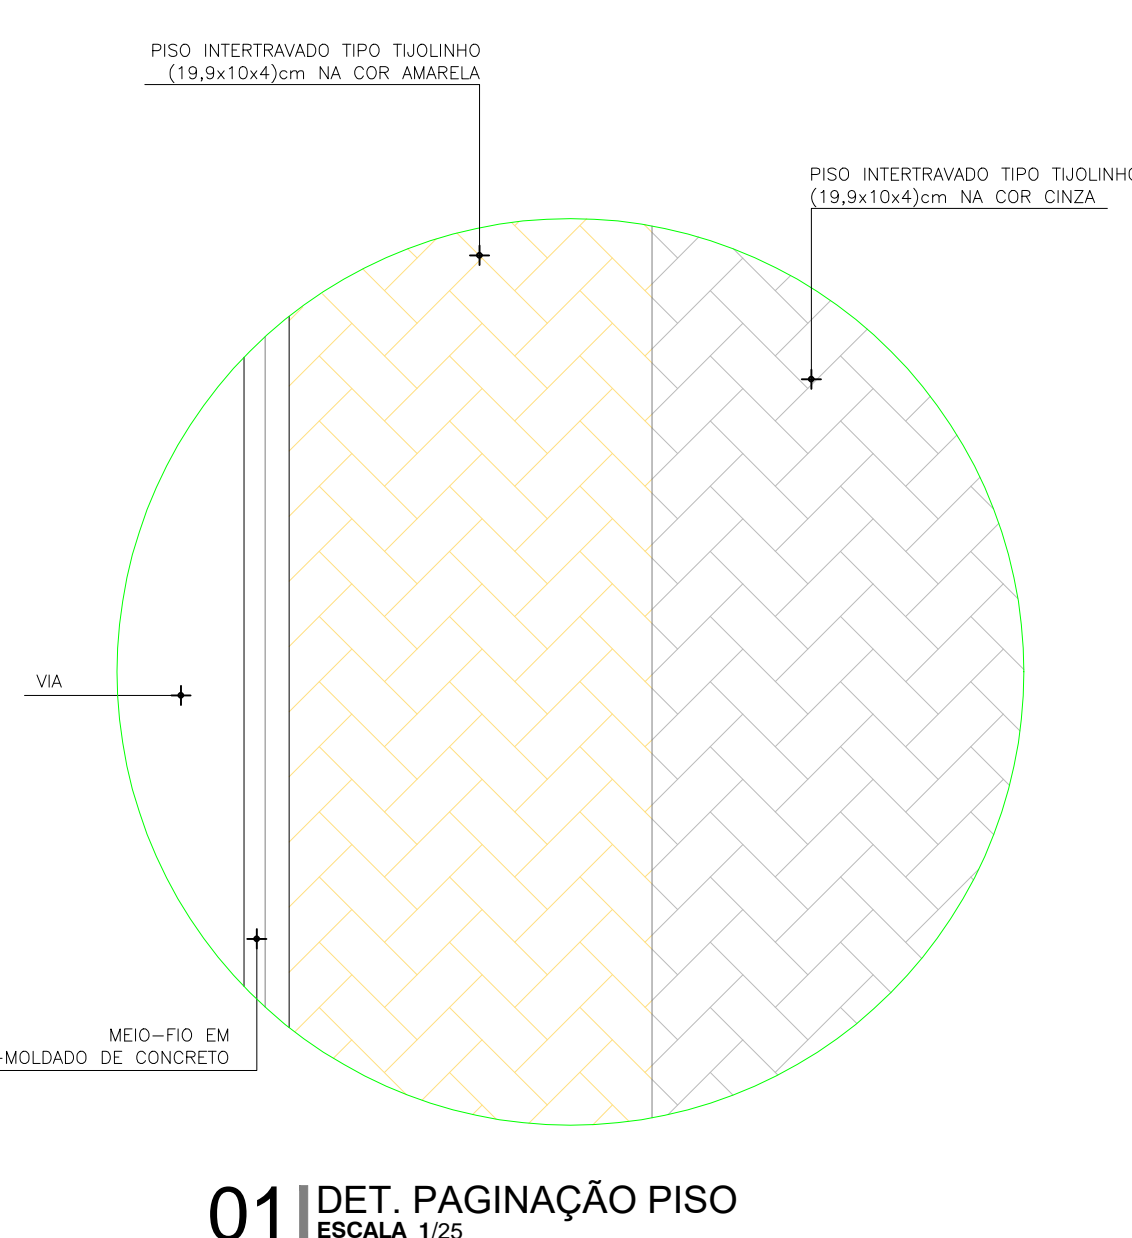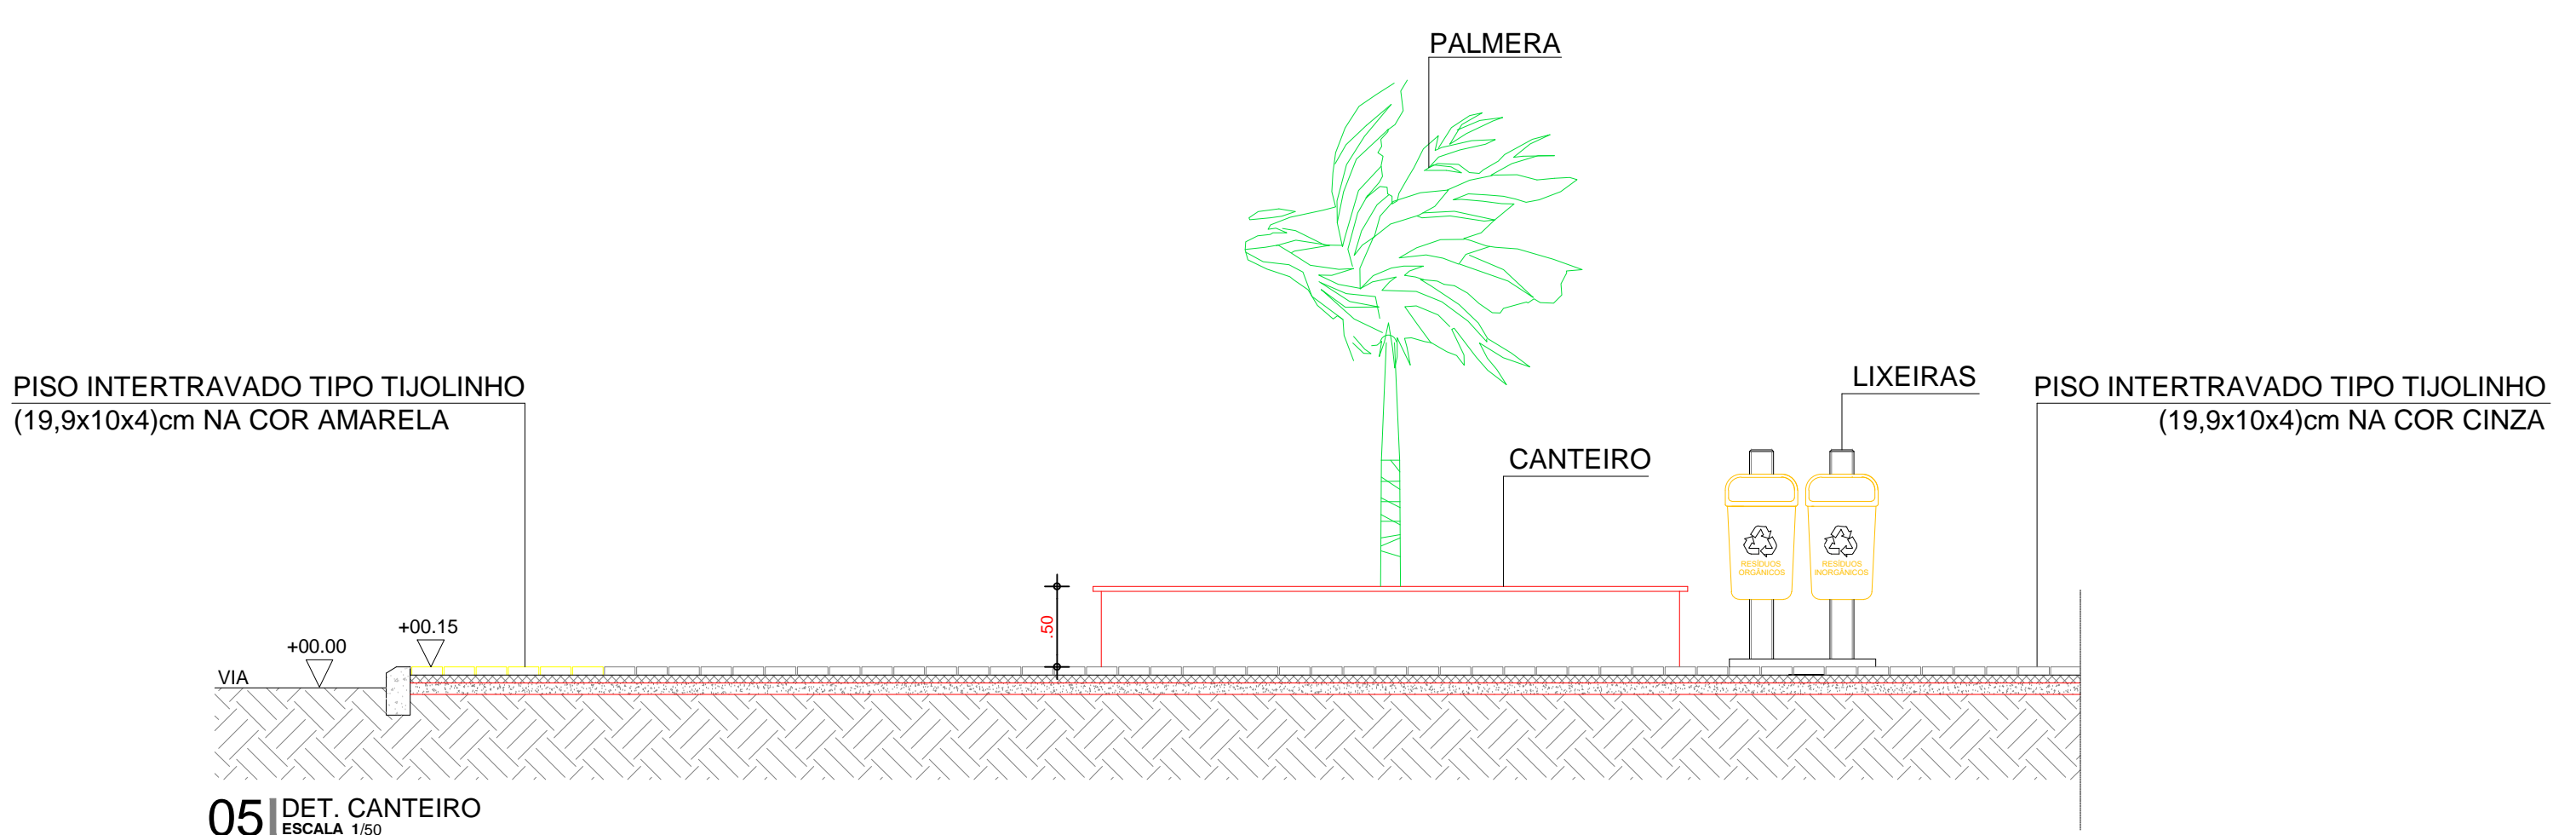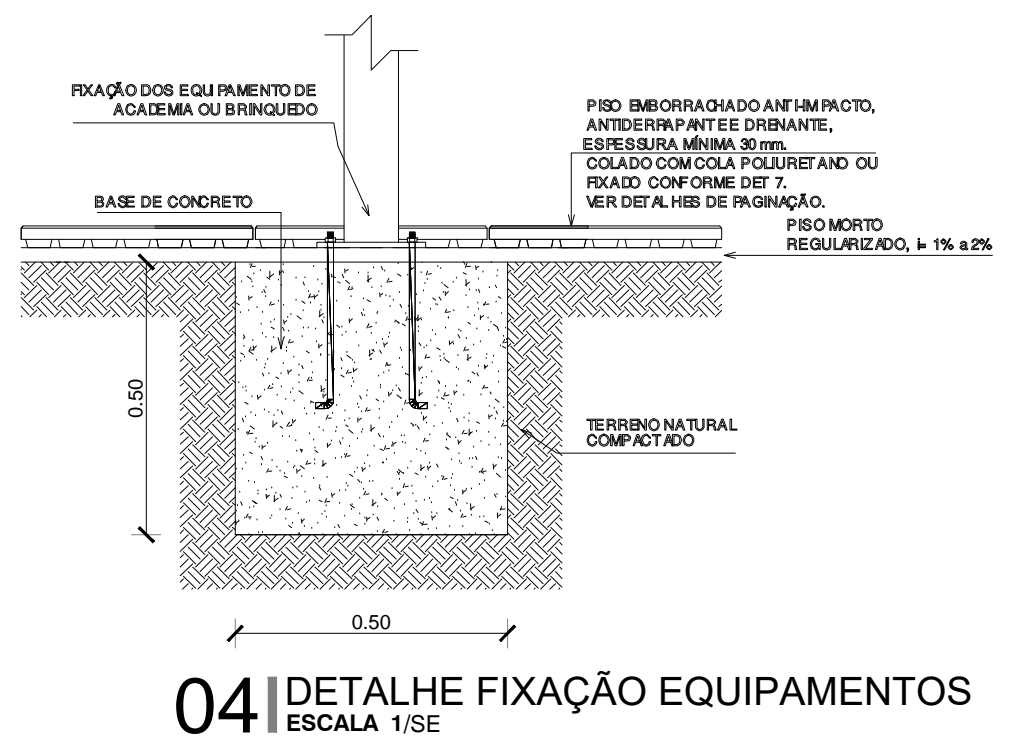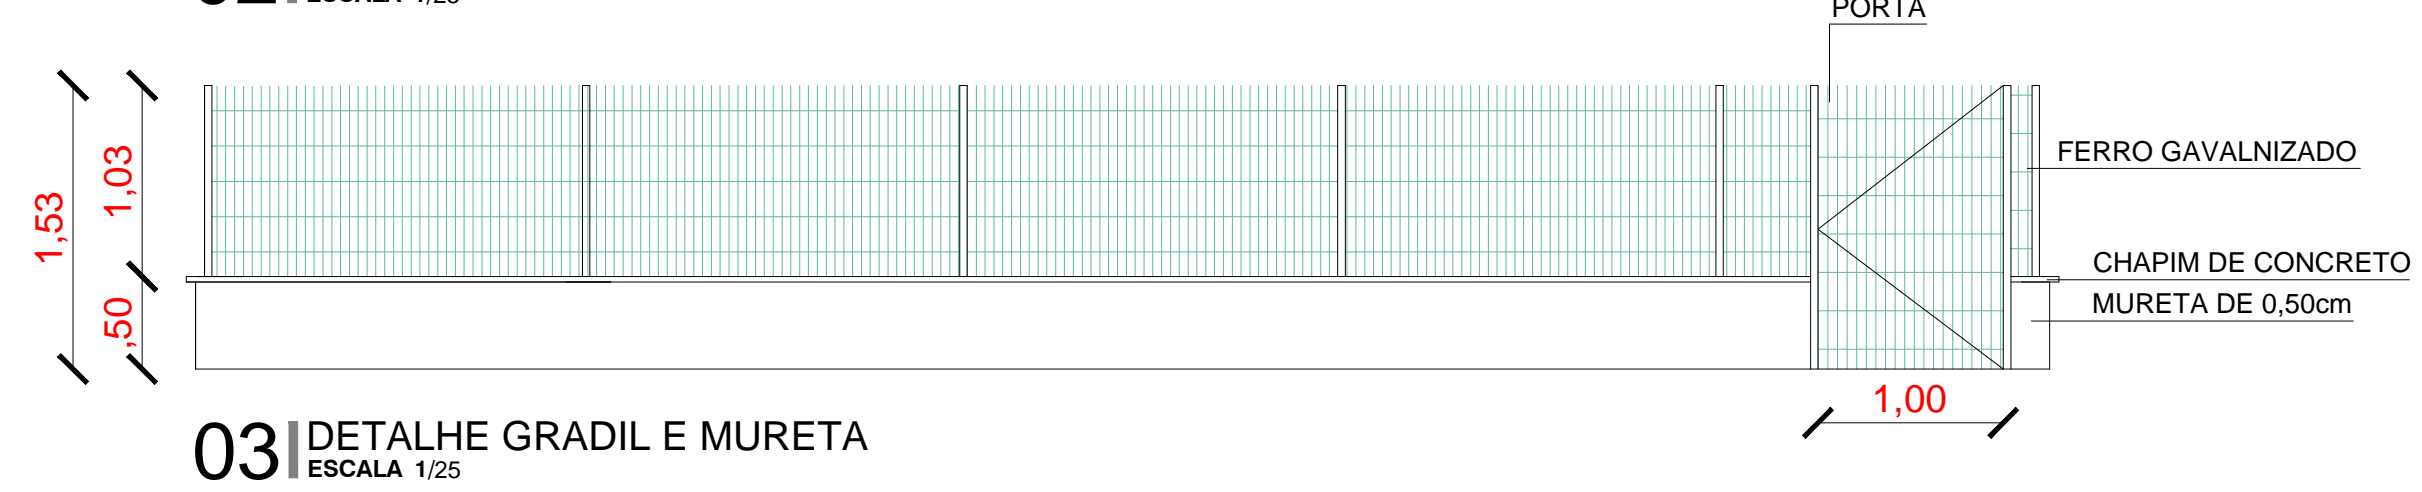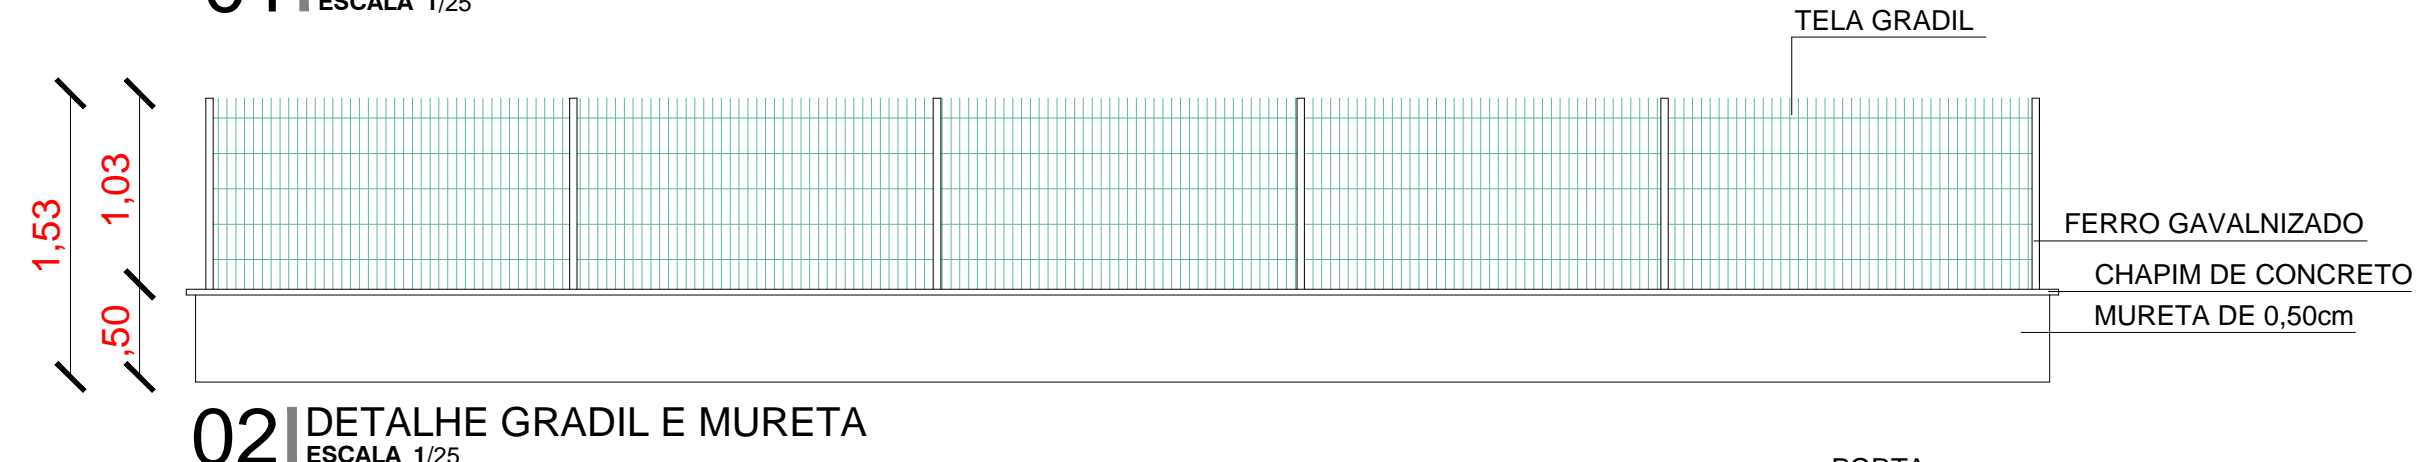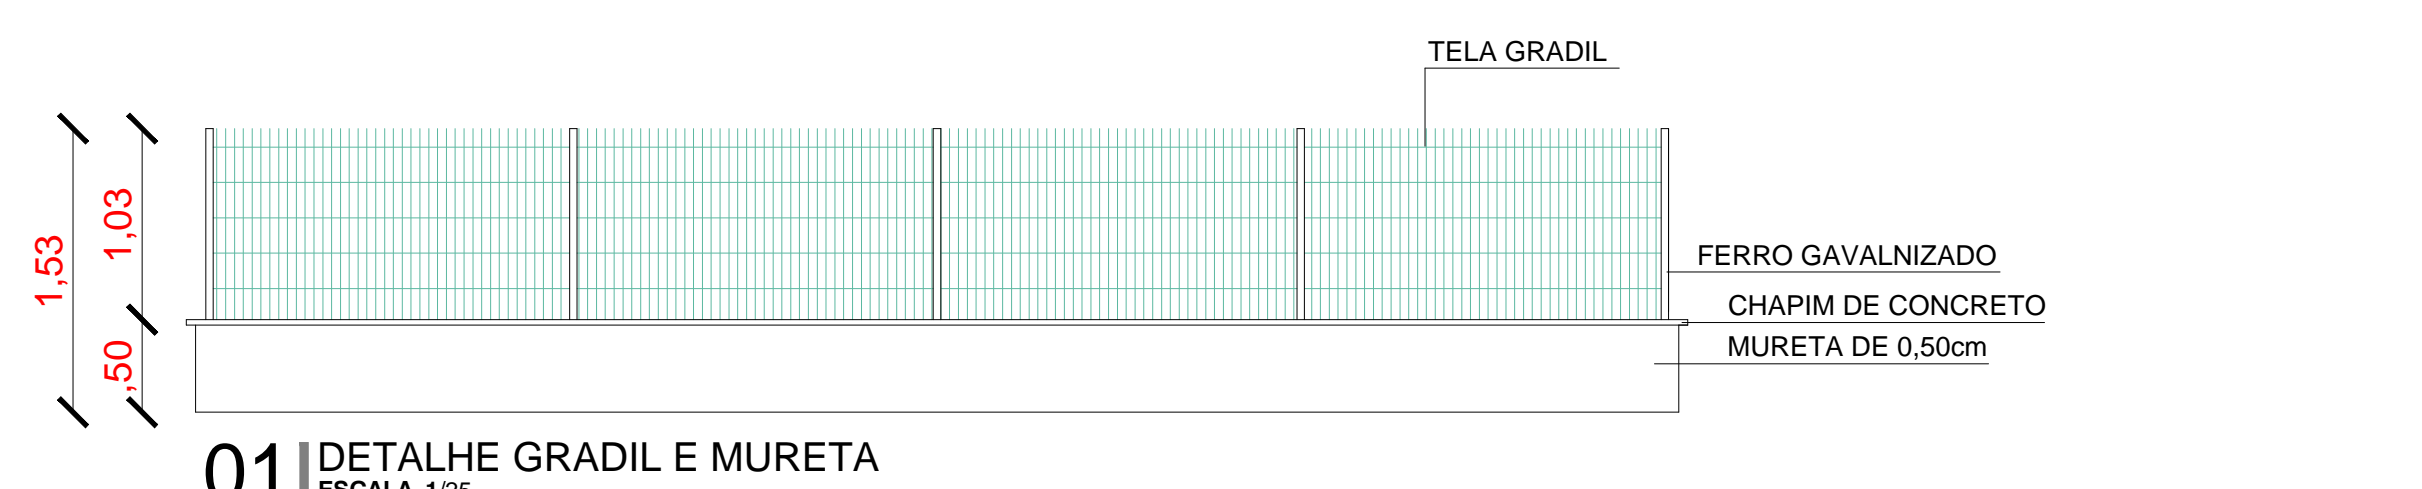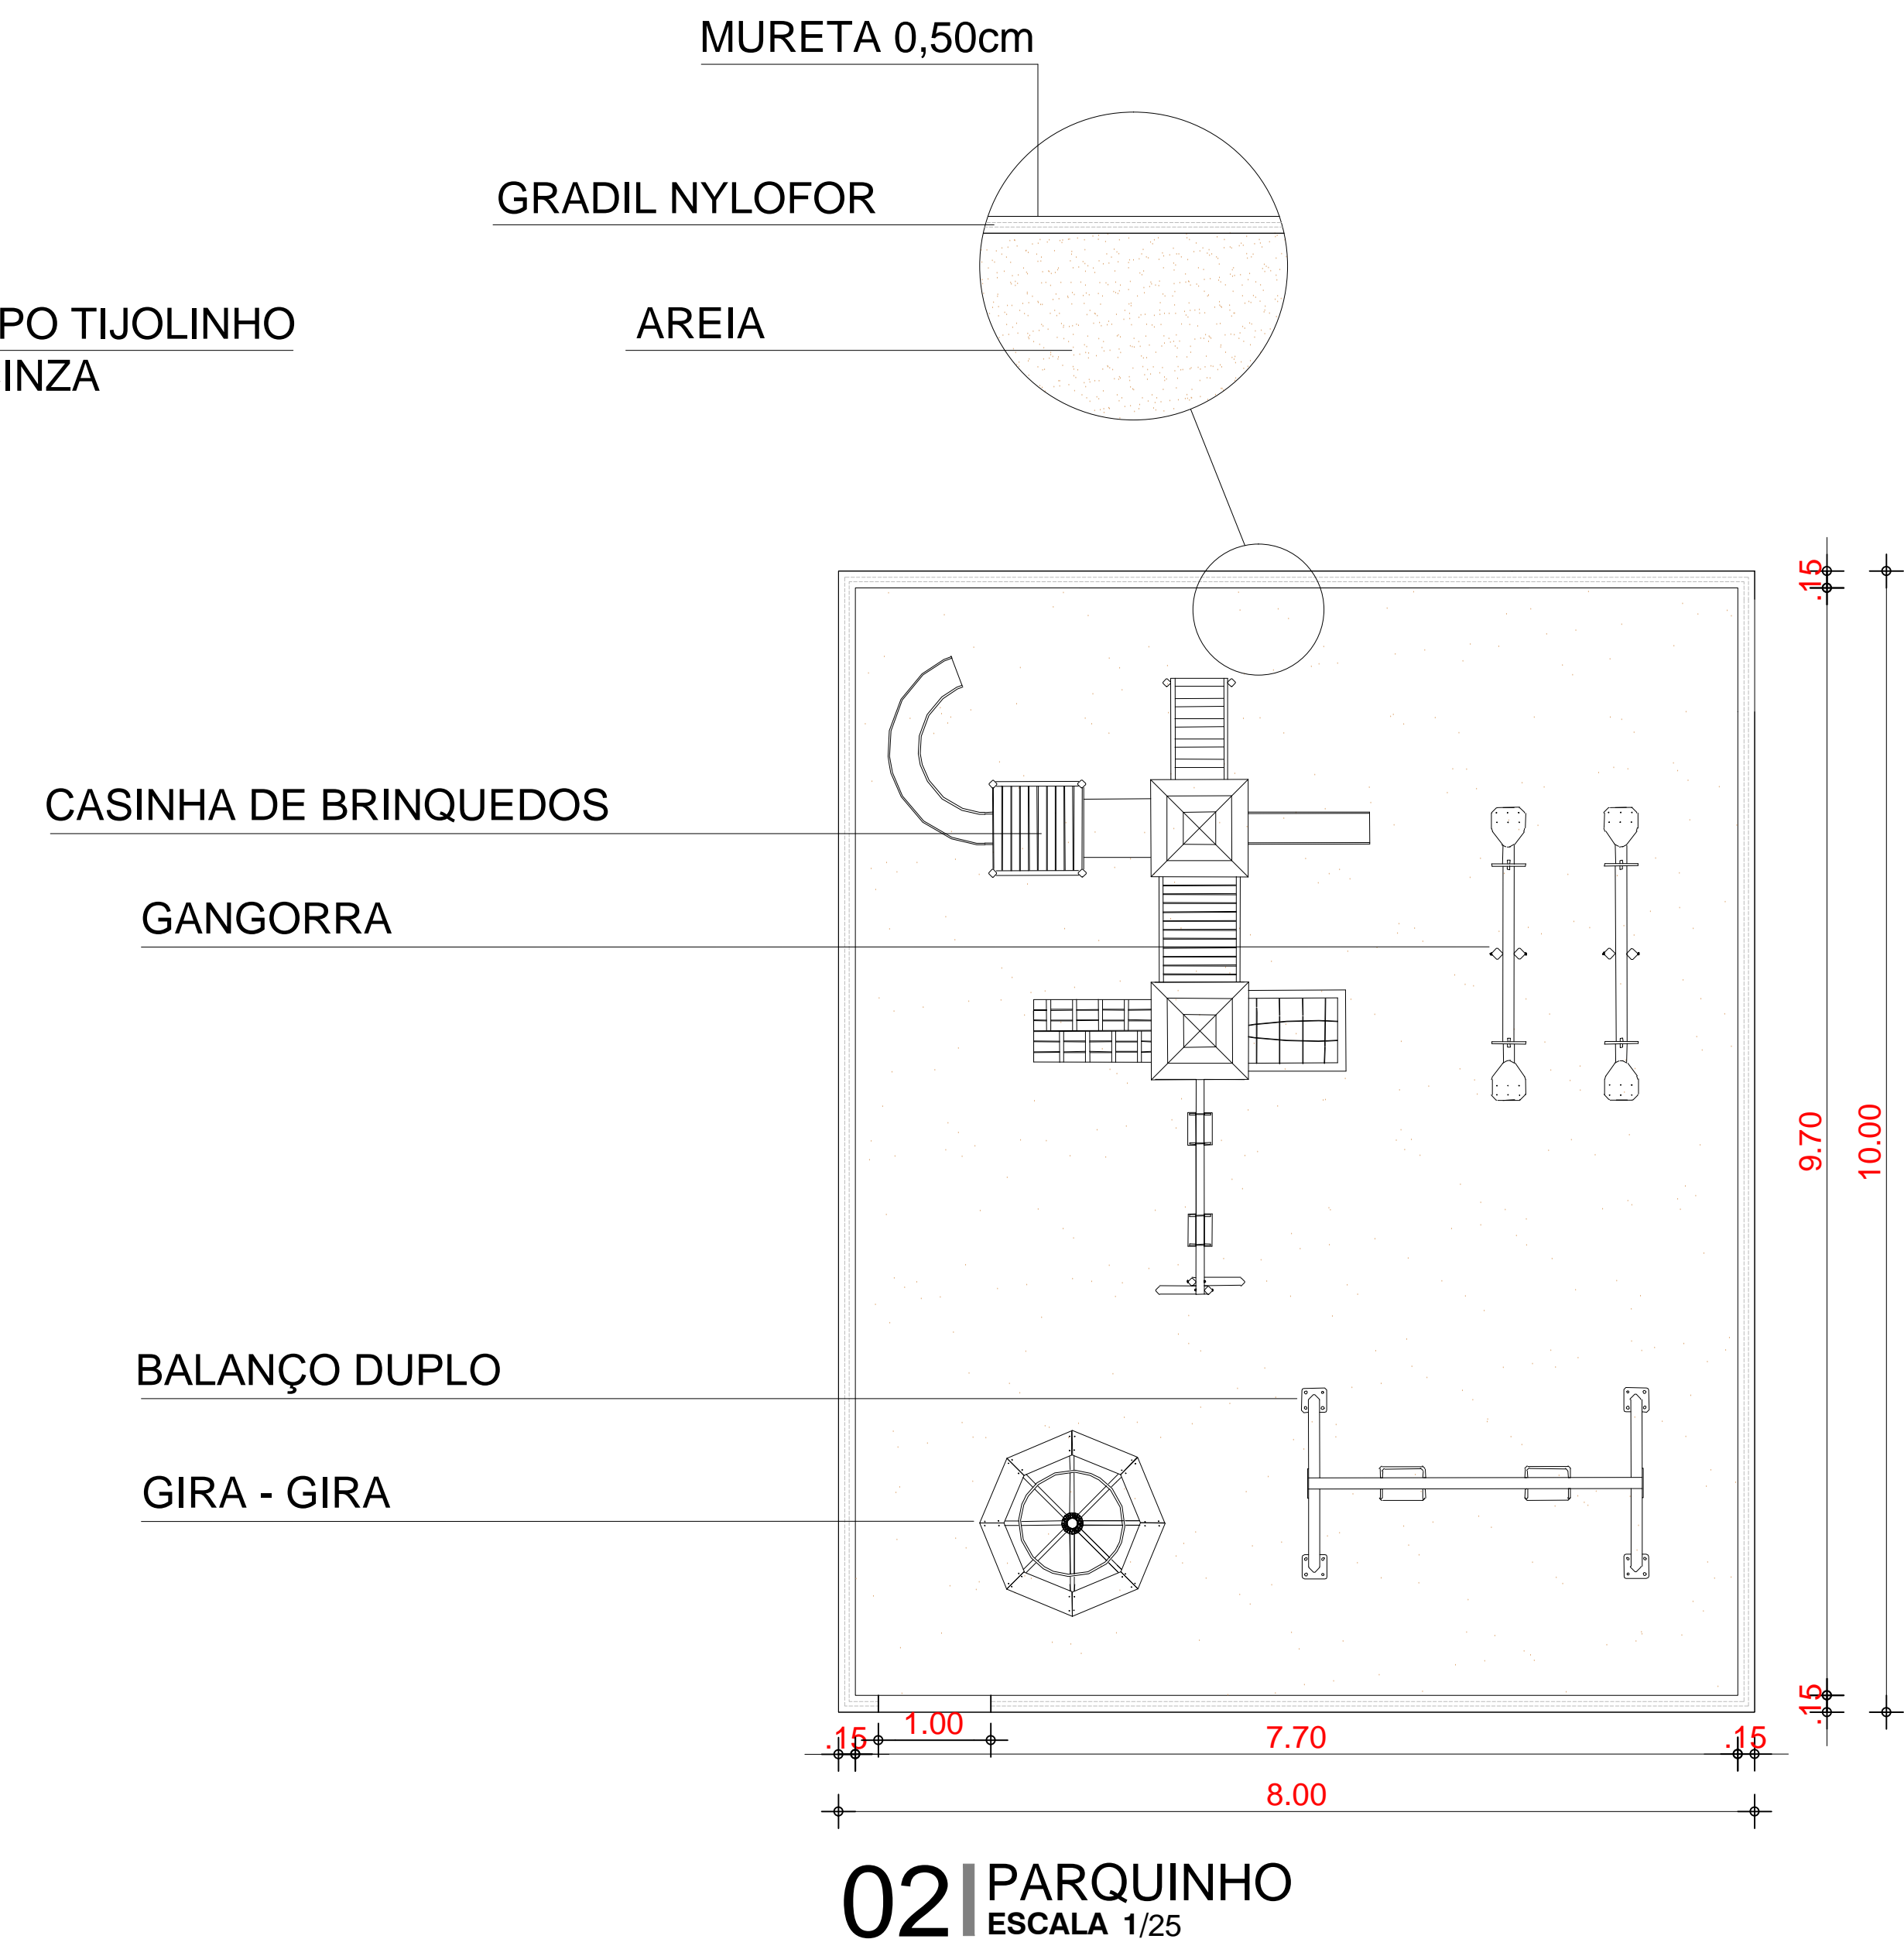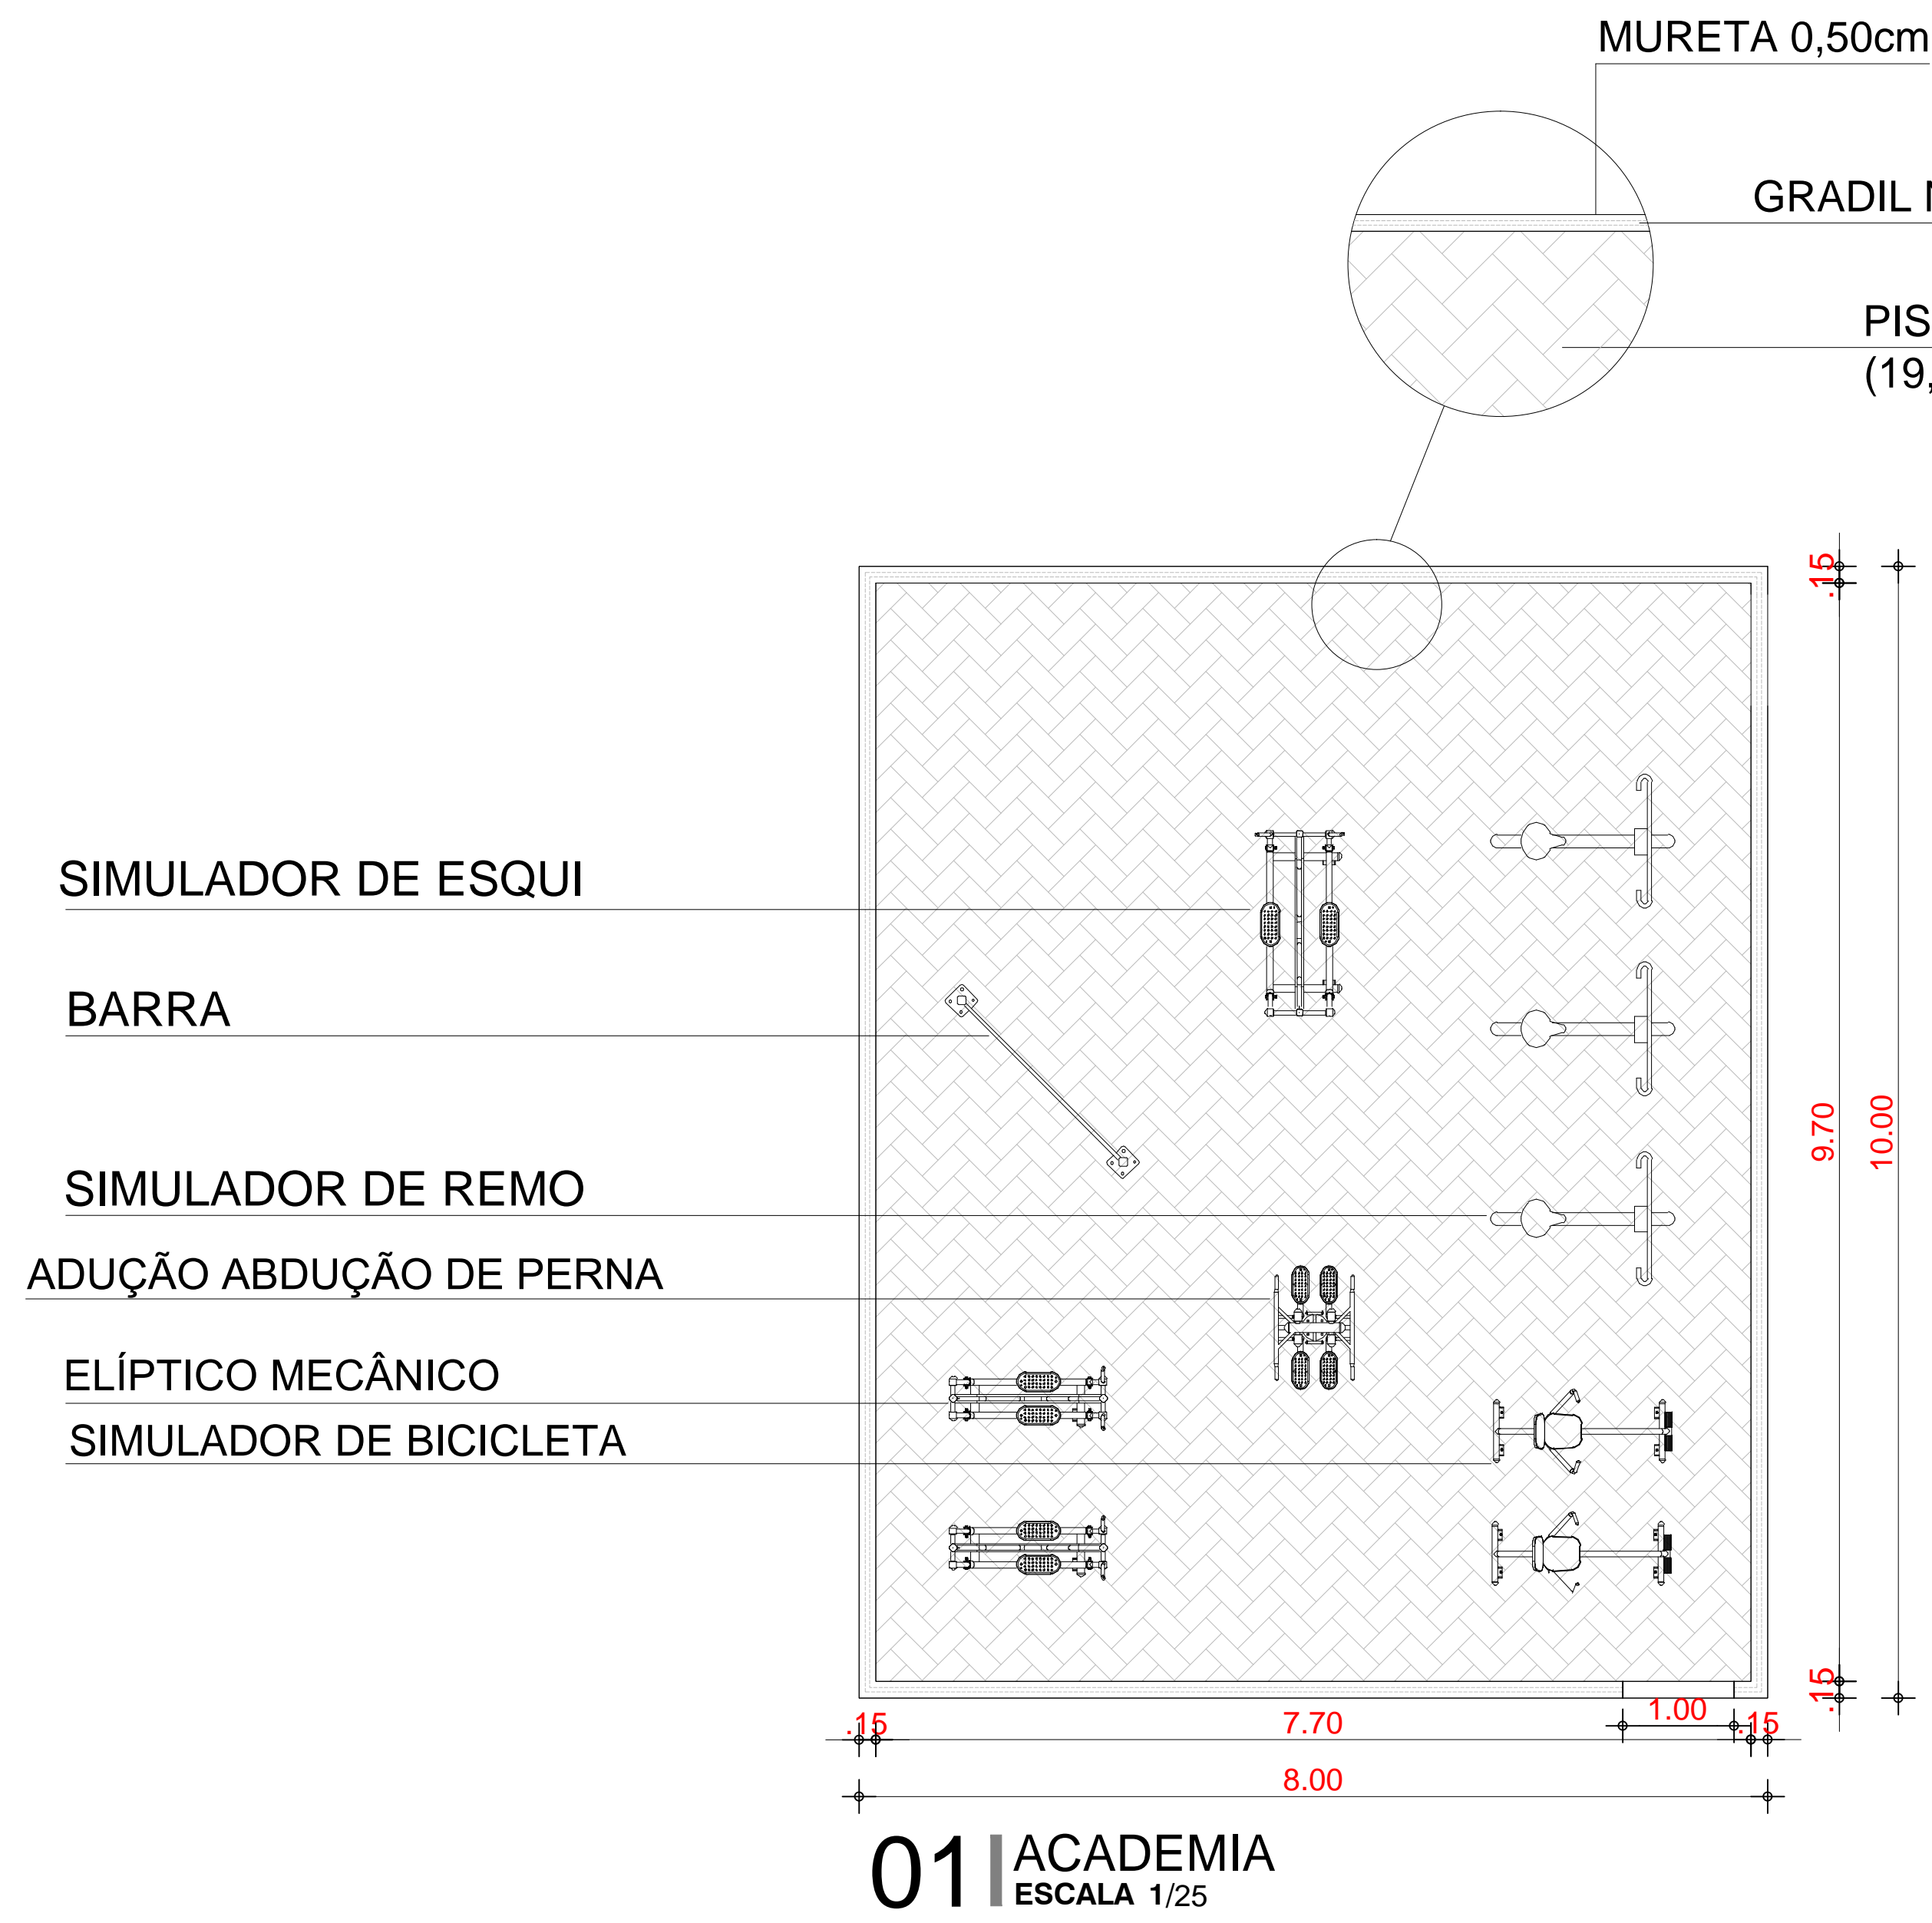

PROPRIETÁRIO	
ARQUITETO	CREA
ARQUITETO	
CALCULO	INFRA
CONSTRUÇÃO	
APROVO PM -	

02				
01				
Nº	DATA	REVISÃO	DESENHO	APROVAÇÃO

PROJETO:
CONSTRUÇÃO DE UMA PRAÇA LOCALIZADA NA
ARENINHA DE BAIXA DO MEIO - MARCO-CE

CLIENTE:
MUNICÍPIO DE MARCO








LOCAL:
LOCALIDADE DE BAIXA DO MEIO

CONTEÚDO:
DETALHES GERAIS

1

ESCALA: INDICADA DESENHO: PRANCHA: DATA: **03/05**
MAIO/2022



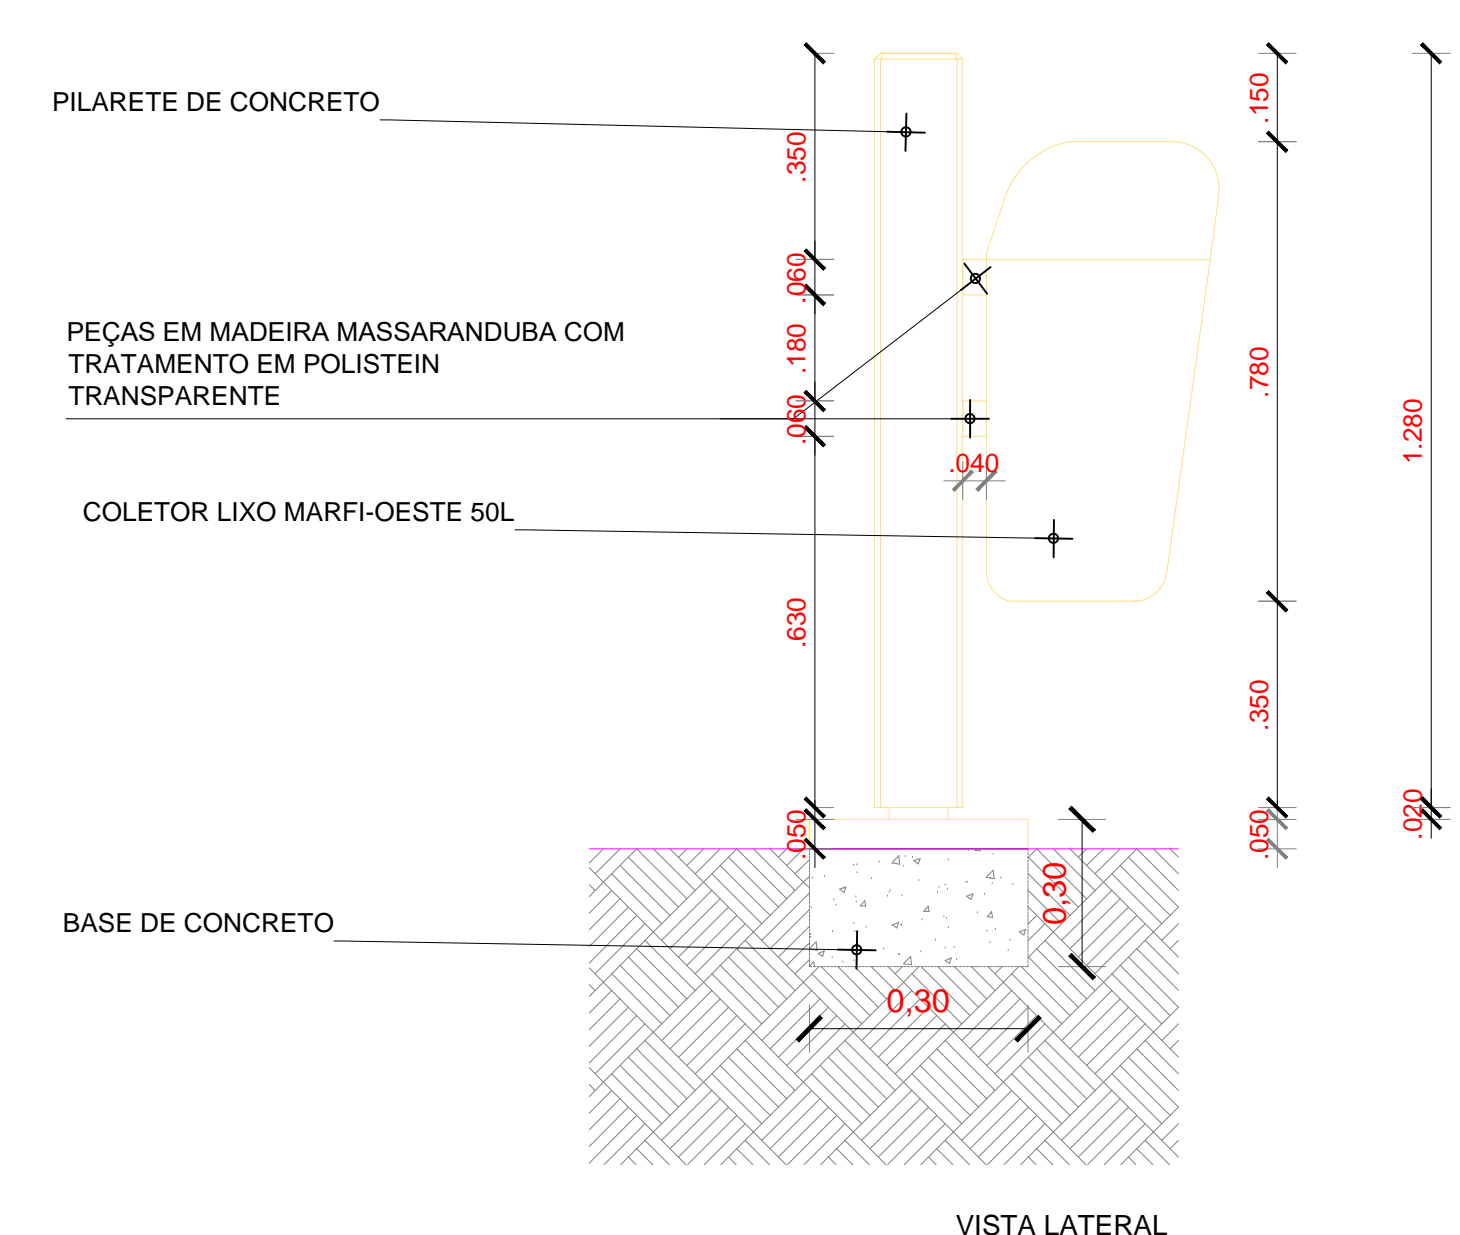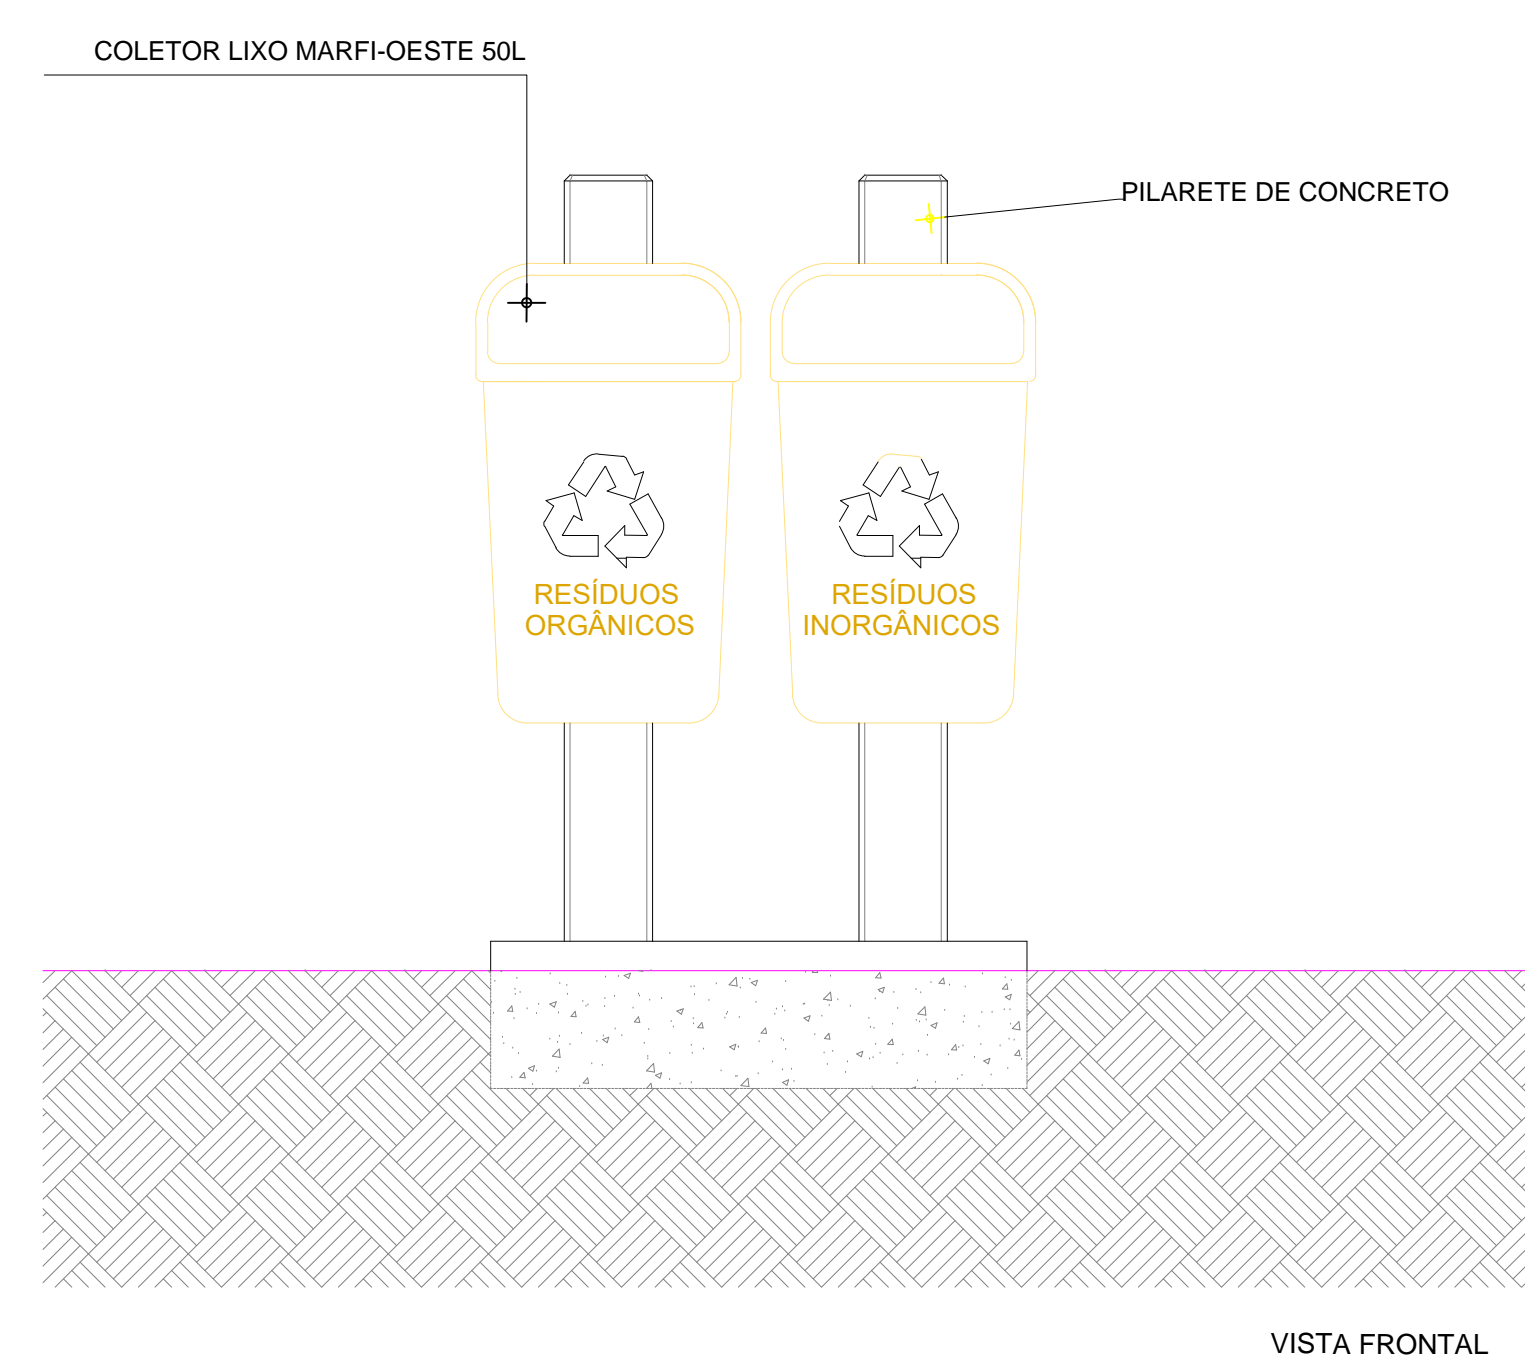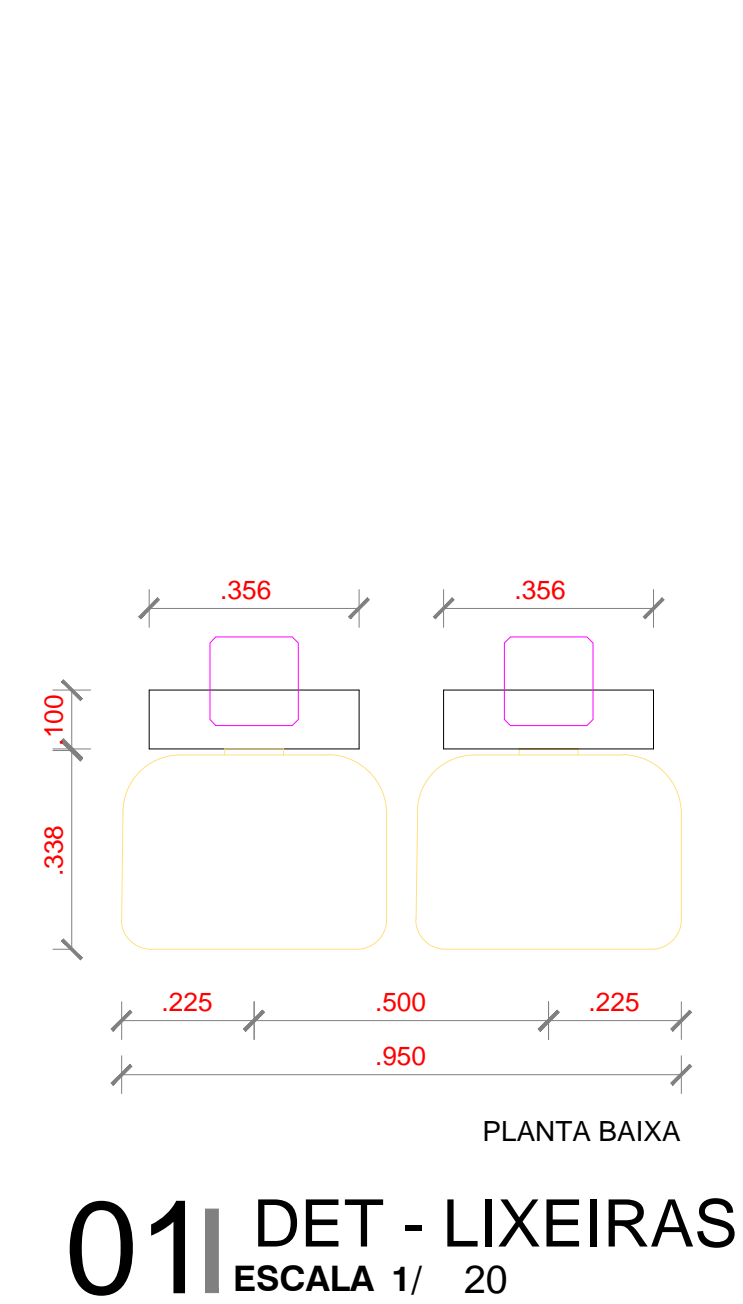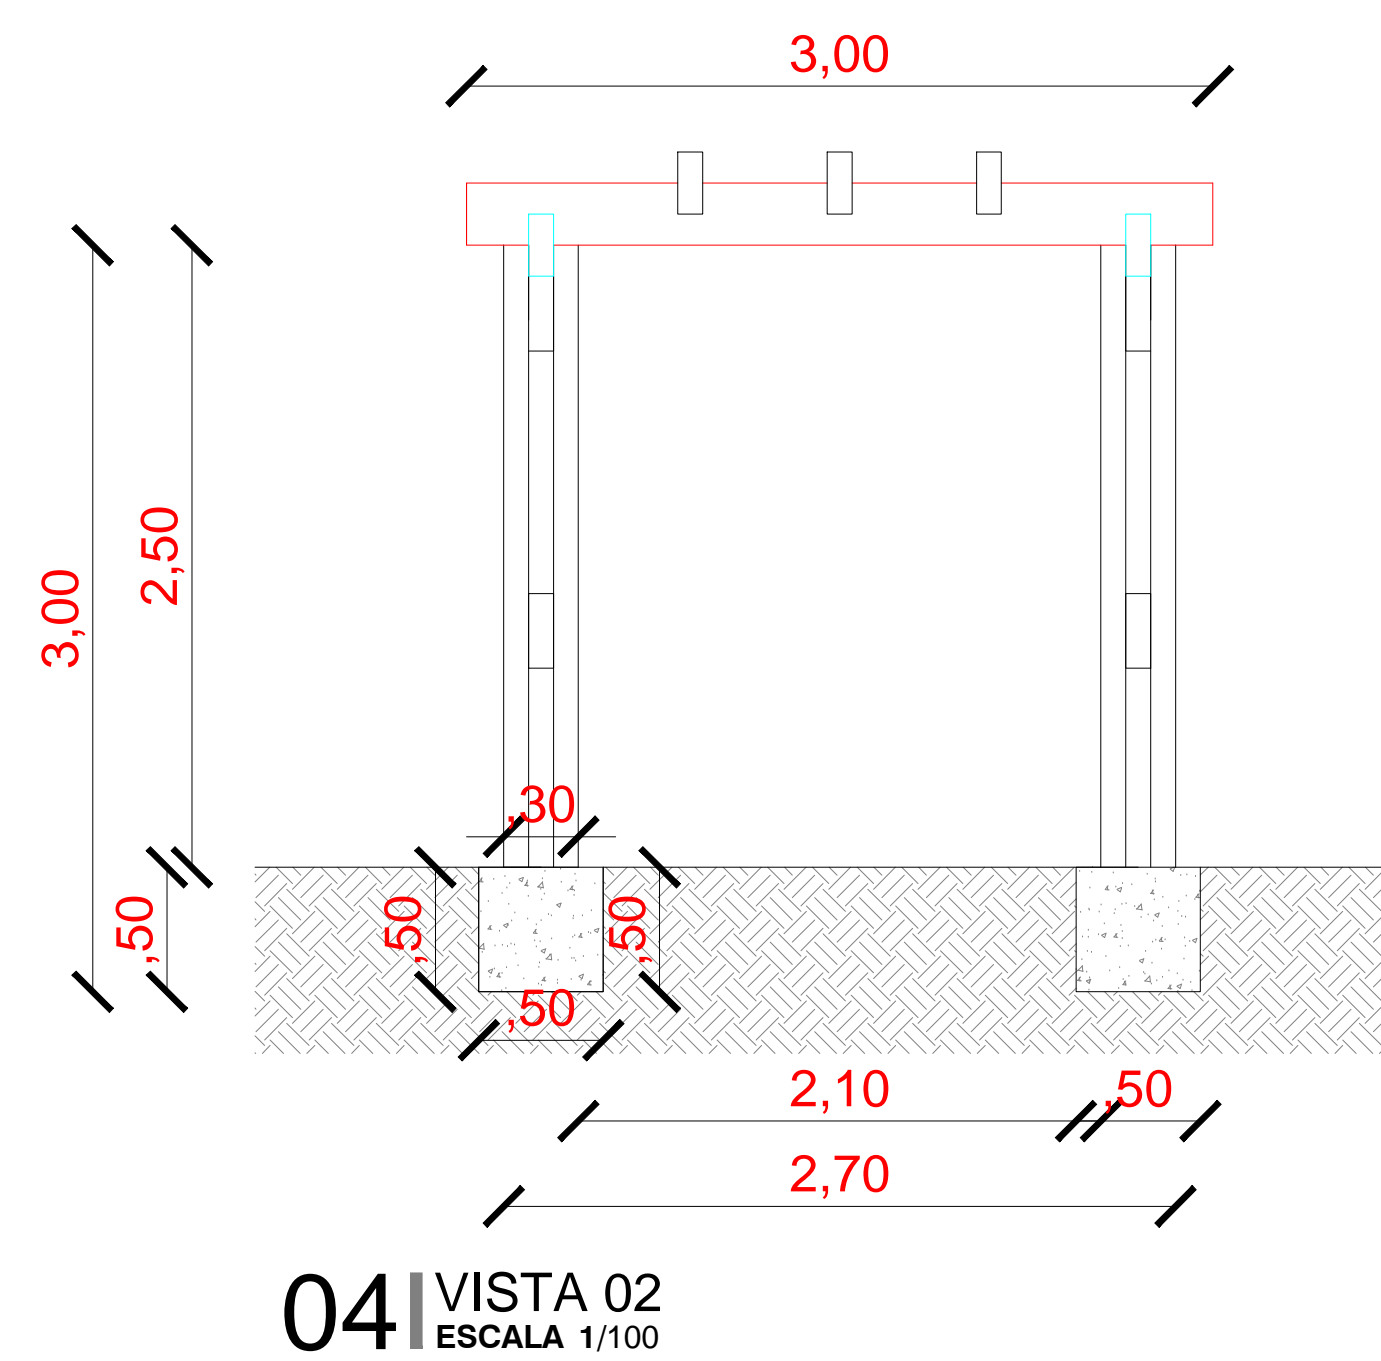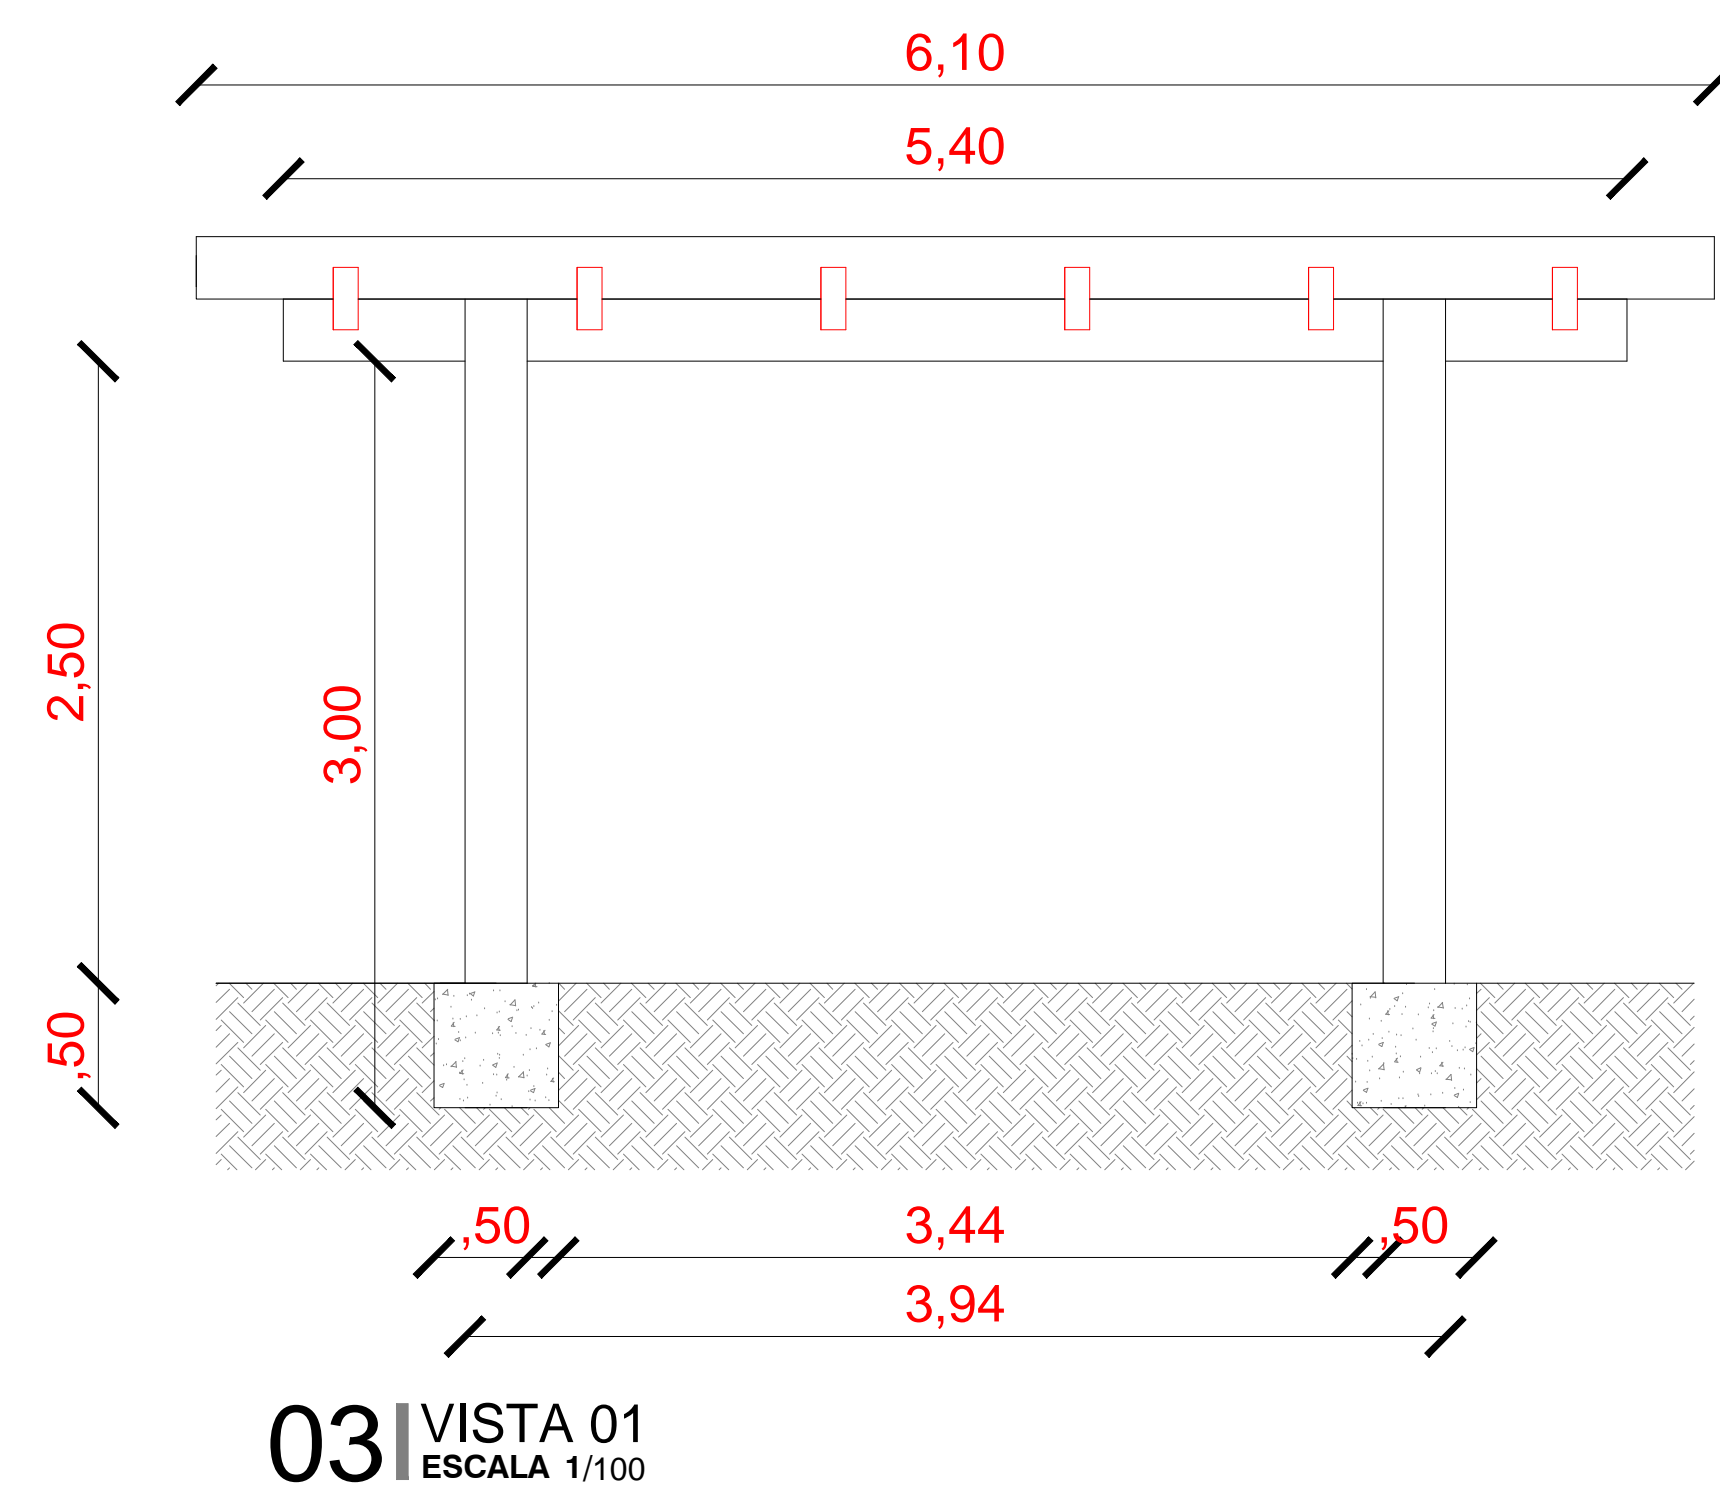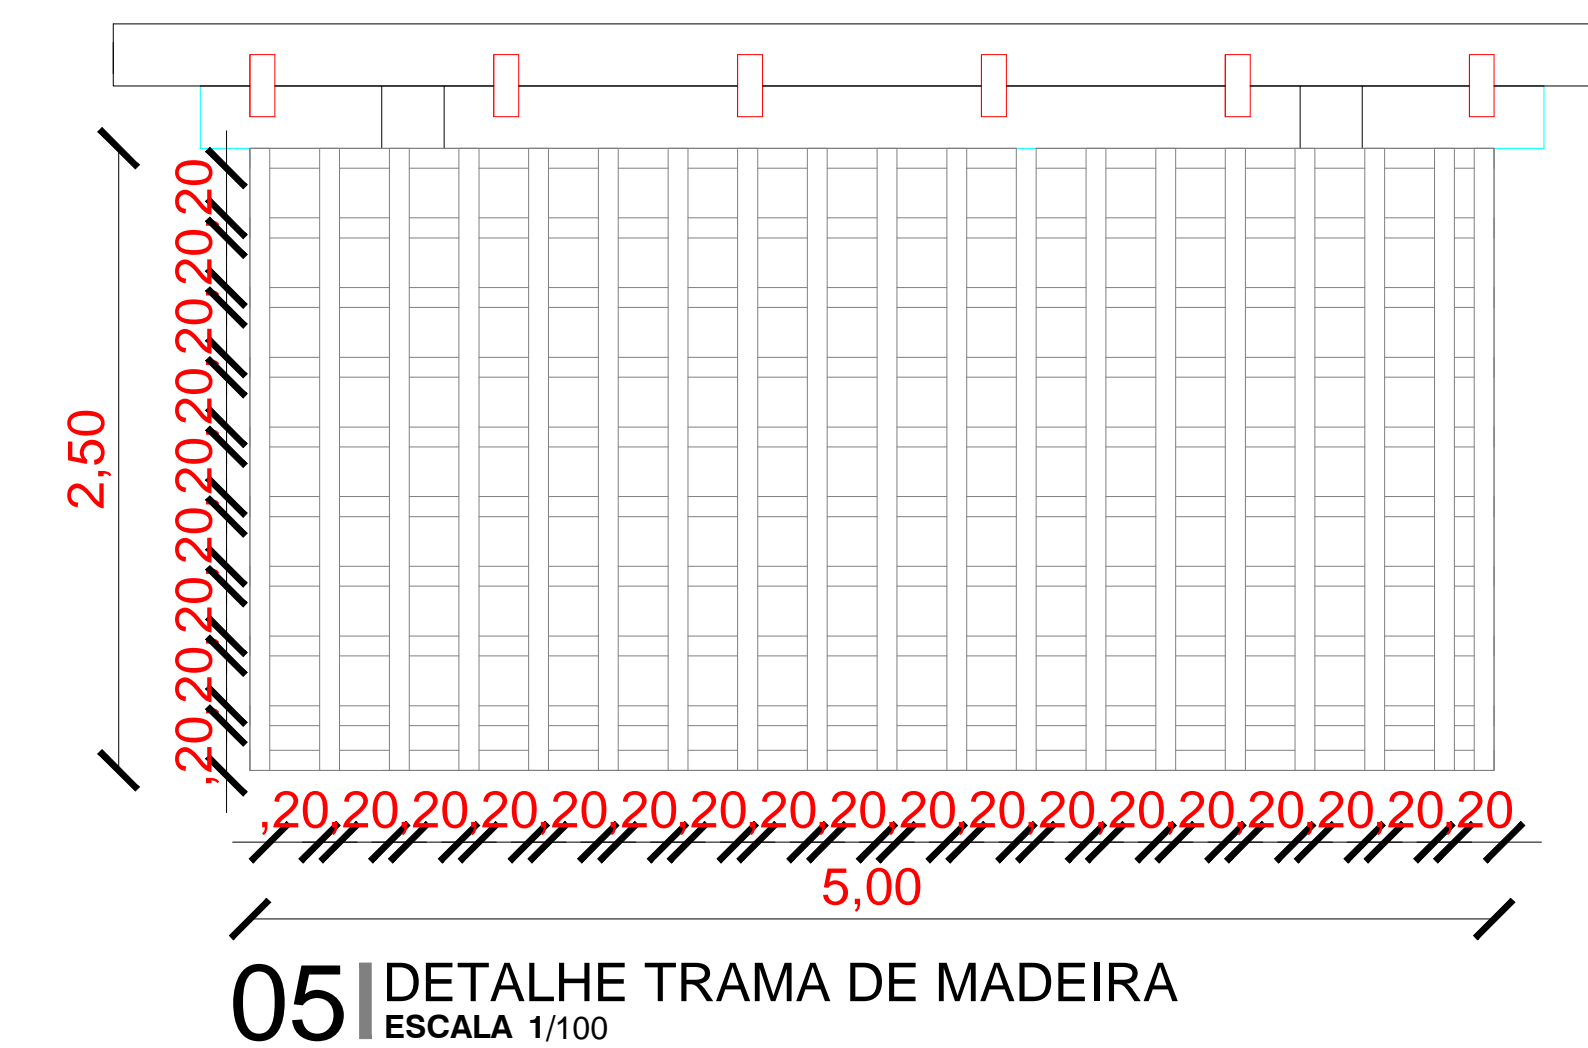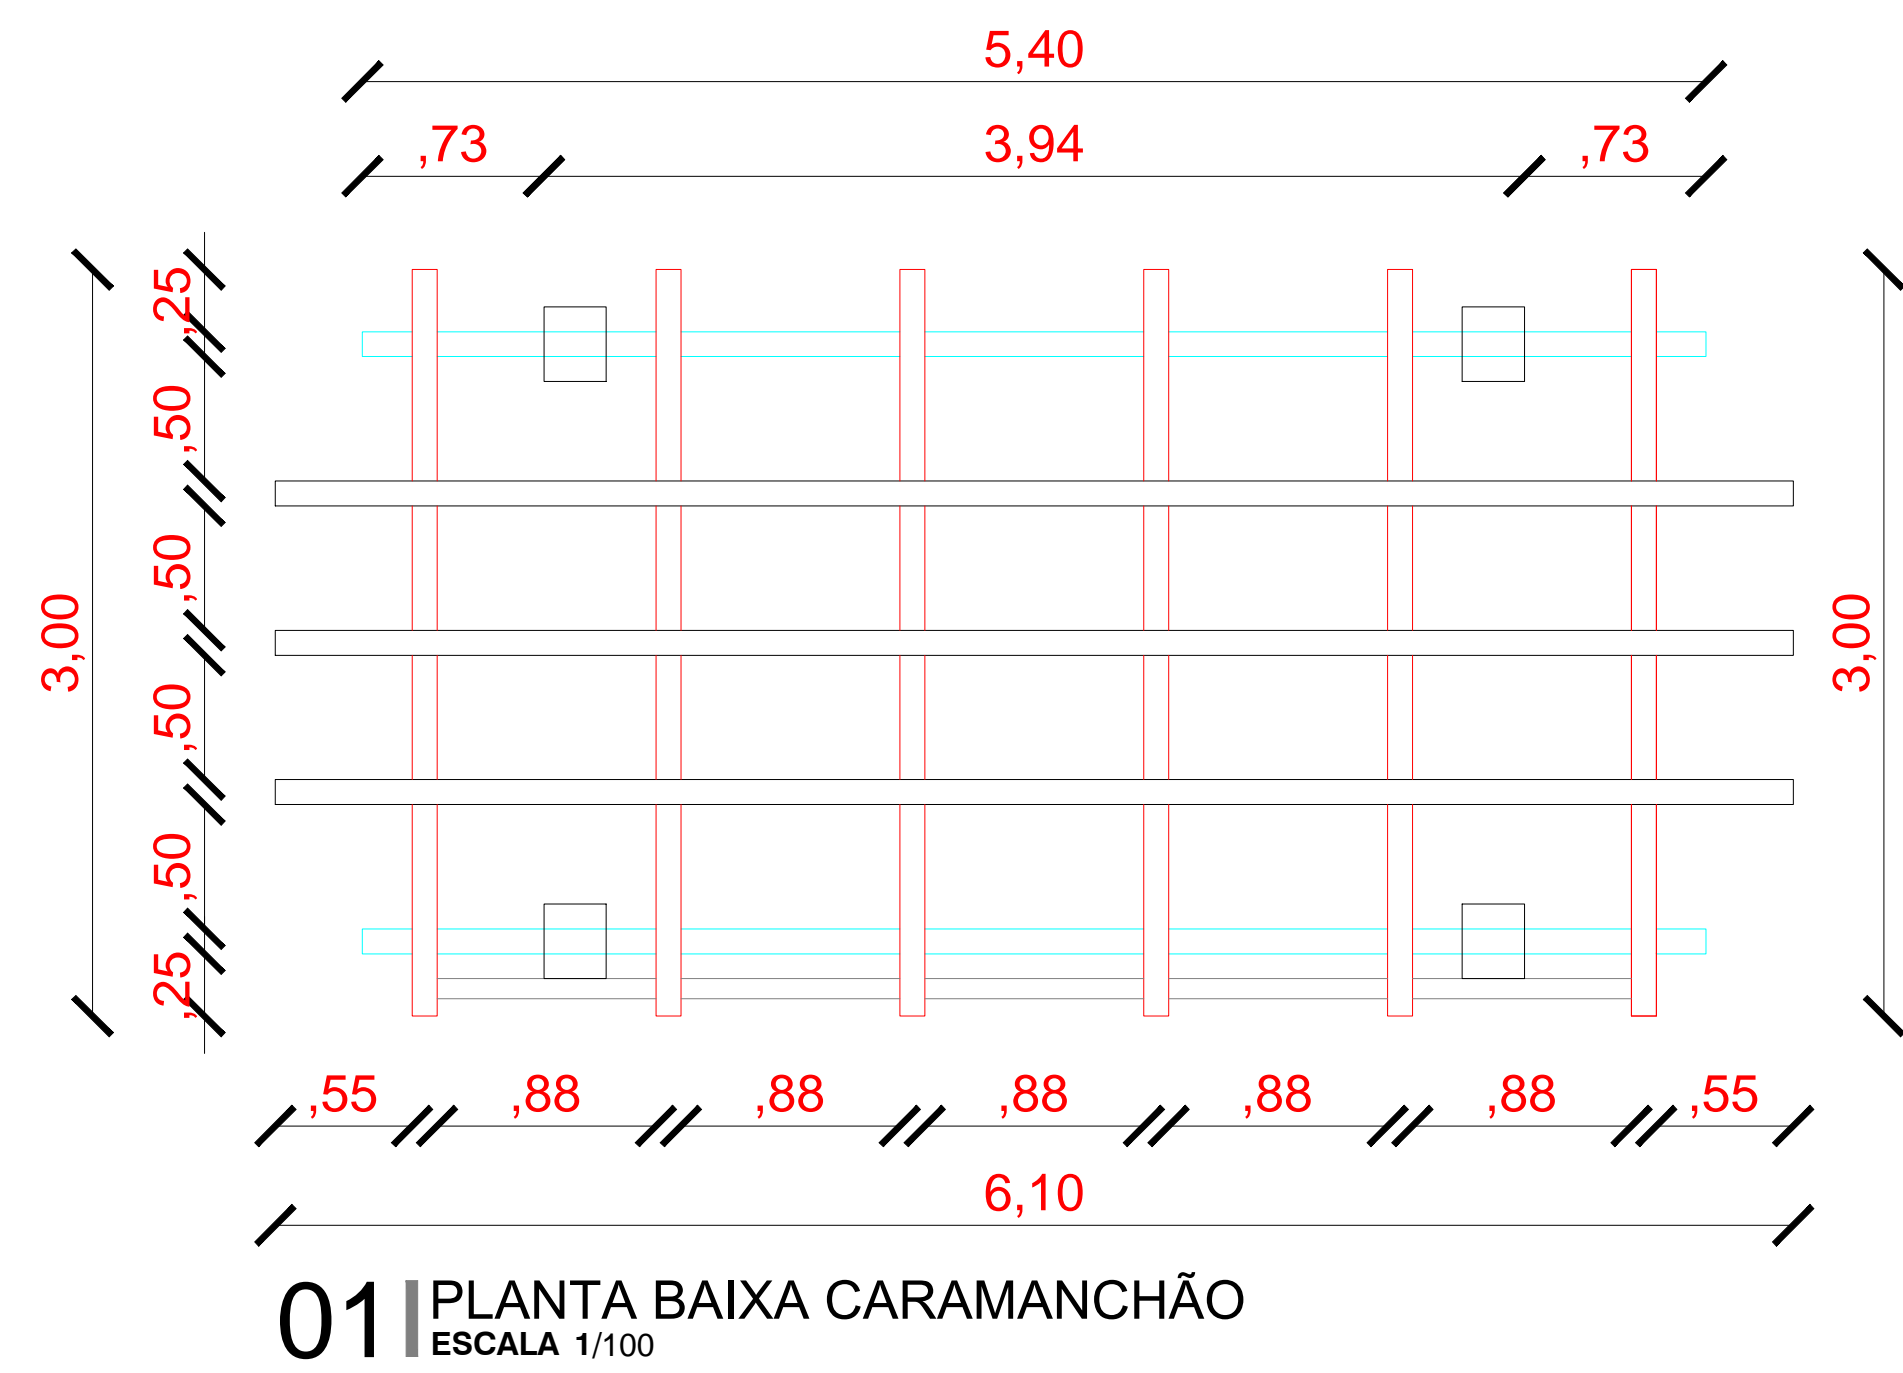

PROPRIETÁRIO	
ARQUITETO	CREA
ARQUITETO	
CÁLCULO	INFRA
CONSTRUÇÃO	
	APROVO PM -

02					
01					
Nº	DATA	REVISÃO	DESENHO	APROVAÇÃO	

PROJETO:
CONSTRUÇÃO DE UMA PRAÇA LOCALIZADA NA
ARENINHA DE BAIXA DO MEIO - MARCO-CE

CLIENTE:
MUNICÍPIO DE MARCO

LOCAL:
LOCALIDADE DE BAIXA DO MEIO

CONTEÚDO:
DETALHES GERAIS


1



MUNICÍPIO DE MARCO


AV. PREFEITO GUIDO OSTENRO, S/N
CENTRO | MARCO - CE | 62360-000
FONE: 3664-2228 | 366-3664-0115
WWW.MARCO.CE.GOV.BR
CNPJ: 07.568.516/0001-47

ESCALA: INDICADA
DESENHO: DATA: MAIO/2022
PRANCHA: 04/05

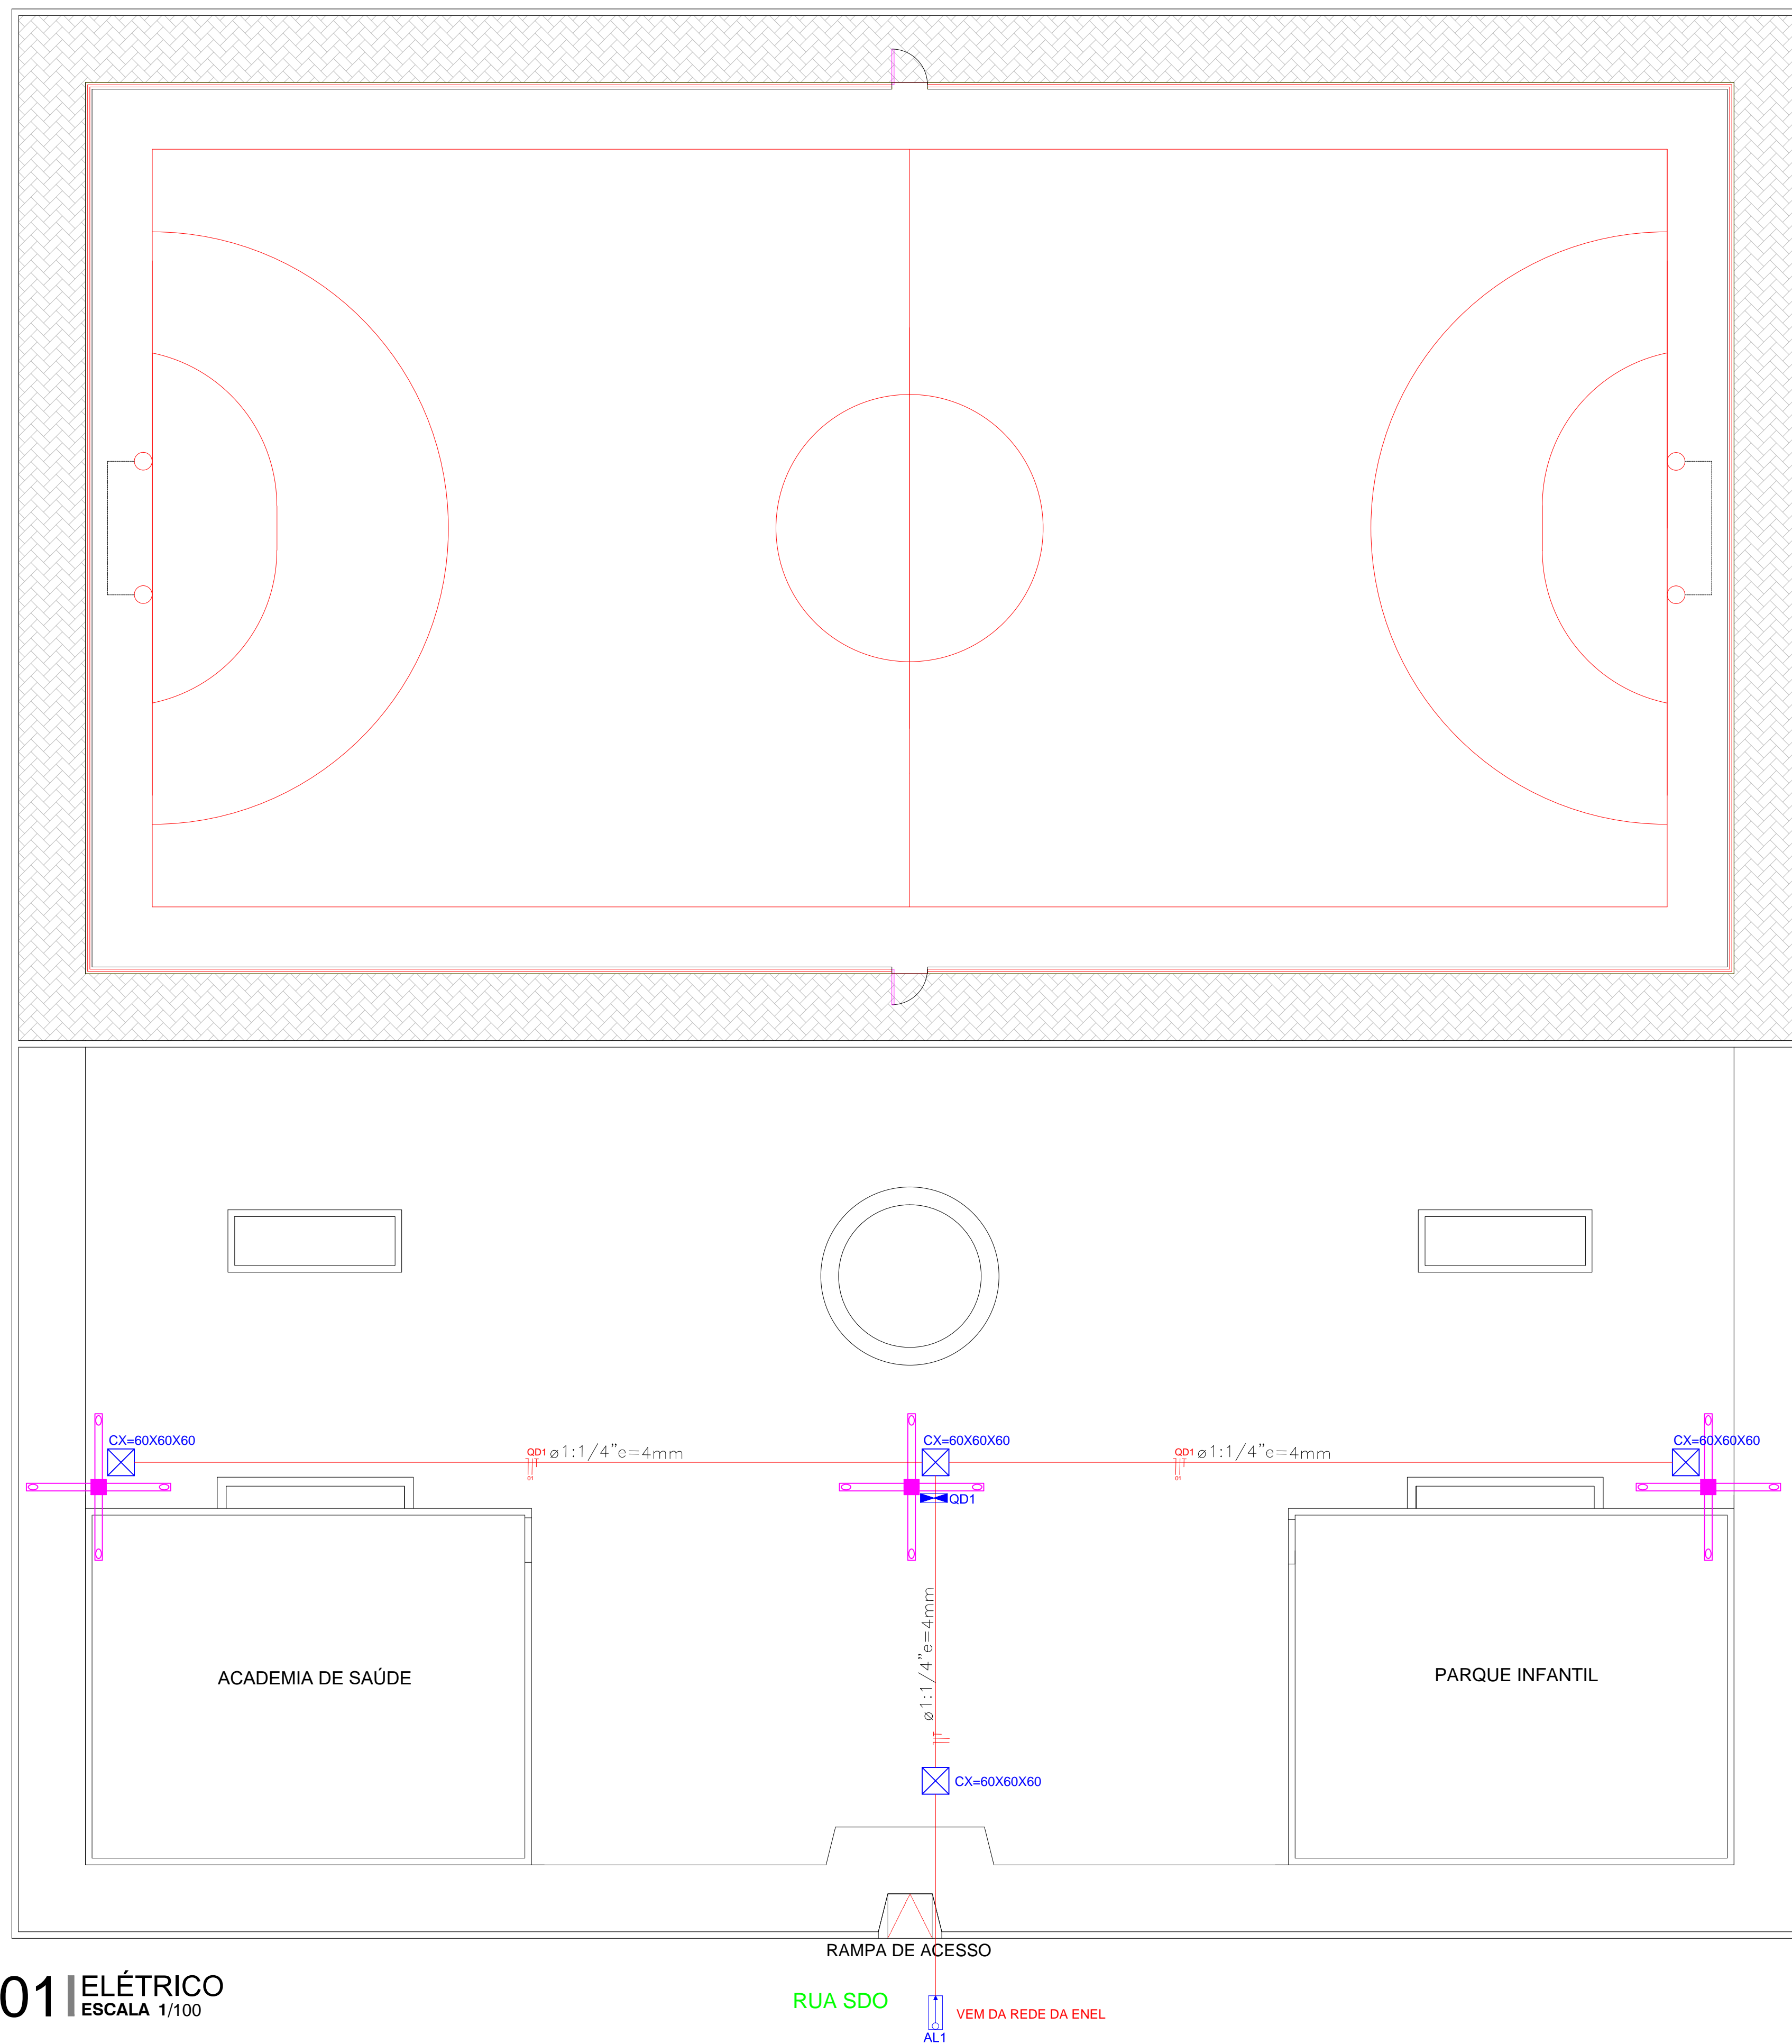


QM1 (QUADRO ALIMENTADOR)

QD1	2.250 W	ILUMINAÇÃO PRAÇA
Potência Instalada (W)		
Total	2.250	

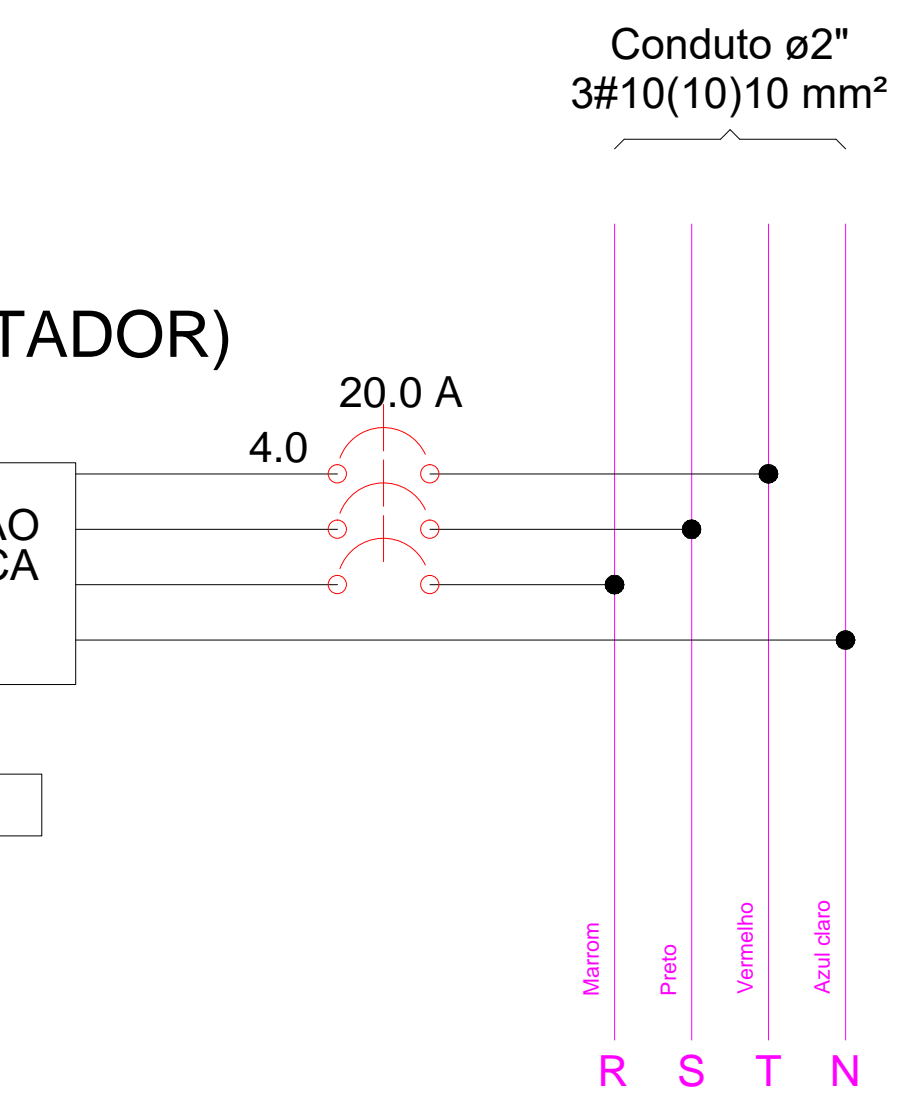

A REDE DA ENEL
380/220V

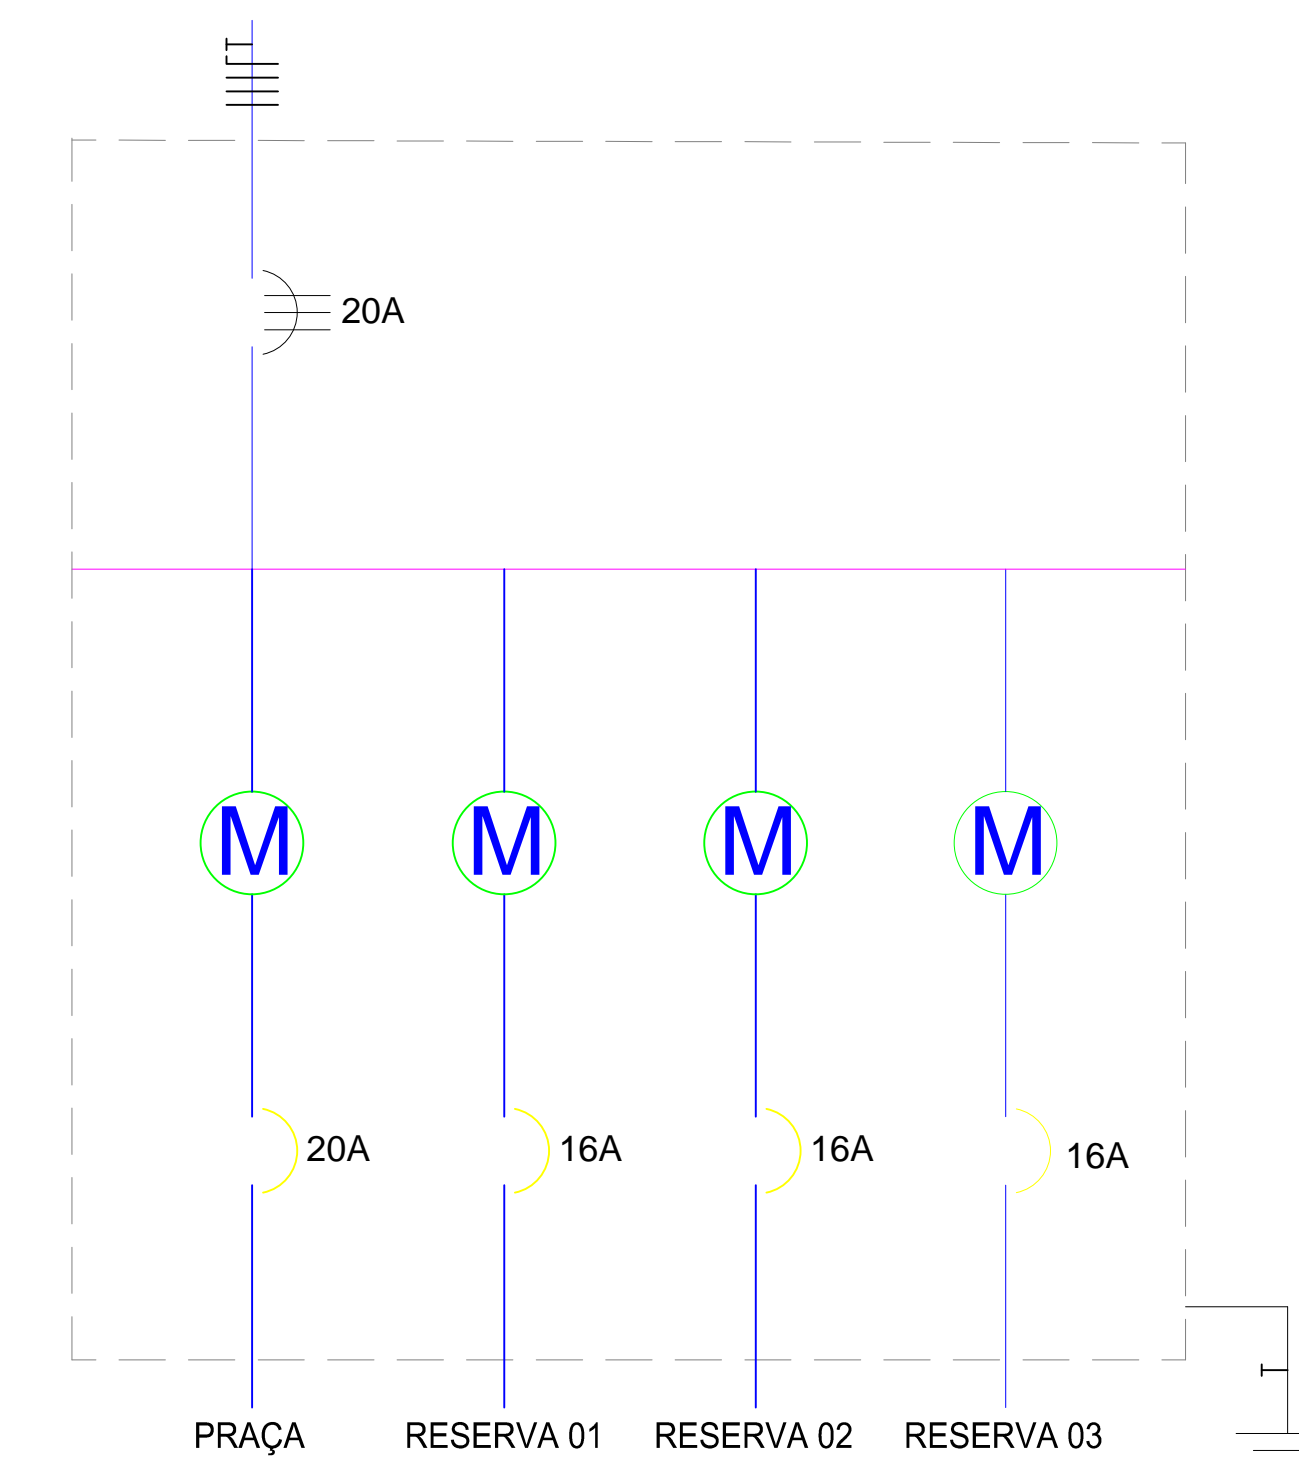

ESQUEMA UNIFILAR

- POSTE CIRCULAR DE CONCRETO 04 PETALAS
- CAIXA DE PASSAGEM COM FUNDO EM LASTRO DE BRITA (0.60x0.60x0.60cm)
- QUADRO GERAL DE MEDIÇÃO PADRÃO POPULAR ENEL
- QUADRO DE DISTRIBUIÇÃO DE ENERGIA
- ELETRODUTO DE PVC RIGIDO ROSC. 1:1/4"
- INDICAÇÃO DE CIRCUITO (NEUTRO, FASE E TERRA)
- ALIMENTADOR DA REDE DE DISTRIBUIÇÃO

PROPRIETÁRIO _____

ARQUITETO _____

ARQUITETO _____

CALCULO _____

CONSTRUÇÃO _____

CREA _____

INFRA _____

APROVO PM - _____

Q2				
Q1				
Nº	DATA	REVISÃO	DESENHO	APROVAÇÃO

PROJETO:
CONSTRUÇÃO DE UMA PRAÇA LOCALIZADA NA
ARENINHA DE BAIXA DO MEIO - MARCO-CE

CLIENTE:
MUNICÍPIO DE MARCO

LOCAL:
LOCALIDADE DE BAIXA DO MEIO

CONTEÚDO:
ELÉTRICO

1 _____



AV. PREFEITO GUIDO OSTENRO, S/N
CENTRO | MARCO - CE | 62260-000
FONE: 3664-3232 | 366-3643-6145
WWW.MARCO.CE.GOV.BR
CNPJ: 07.586.516/0001-47

ESCALA: _____ DESENHO: _____ PRANCHA: _____
INDICADA: _____ DATA: **MAIO/2022** **05/05**

01 ELÉTRICO
ESCALA 1/100

Quadro de Cargas (QM1) - PRAÇA

Circuito	Descrição	Esquema	Método de inst.	V (V)	Pot. total. (W)	Fases	In' (A)	Seção (mm2)	Disj (A)
QD1		3F+N+T	B1	380V/220 V	2.250	R+S+T		4	20.0
TOTAL					2.250	R+S+T			

Quadro de Cargas (QD1) - PRAÇA

Circuito	Descrição	Esquema	Método de inst.	V (V)	Iluminação (W)								Tomadas (W)								Pot. total. (W)	In' (A)	Seção (mm2)	Disj (A)
					15	32	50	150	100	150	312	600	750	900	1400	2000	2500	2800						
1	ILUMINAÇÃO PRAÇA	F+N+T	B1	220 V				03												2.250		4	20.00	
TOTAL																				2.250				