


**LEGENDA:**

-  PISO INTERTRAVADO TIPO TIJOLINHO (19,9x10x4)cm NA COR CINZA
-  PISO INTERTRAVADO TIPO TIJOLINHO (19,9x10x4)cm NA COR AMARELO
-  GRAMA BATATAIS EM PLACAS
-  MEIO FIO DE CONCRETO PRE-MOLDADO 0,15cm
-  PROJEÇÃO ÁRVORE
-  PALMERA
-  BANCOS DE CONCRETO

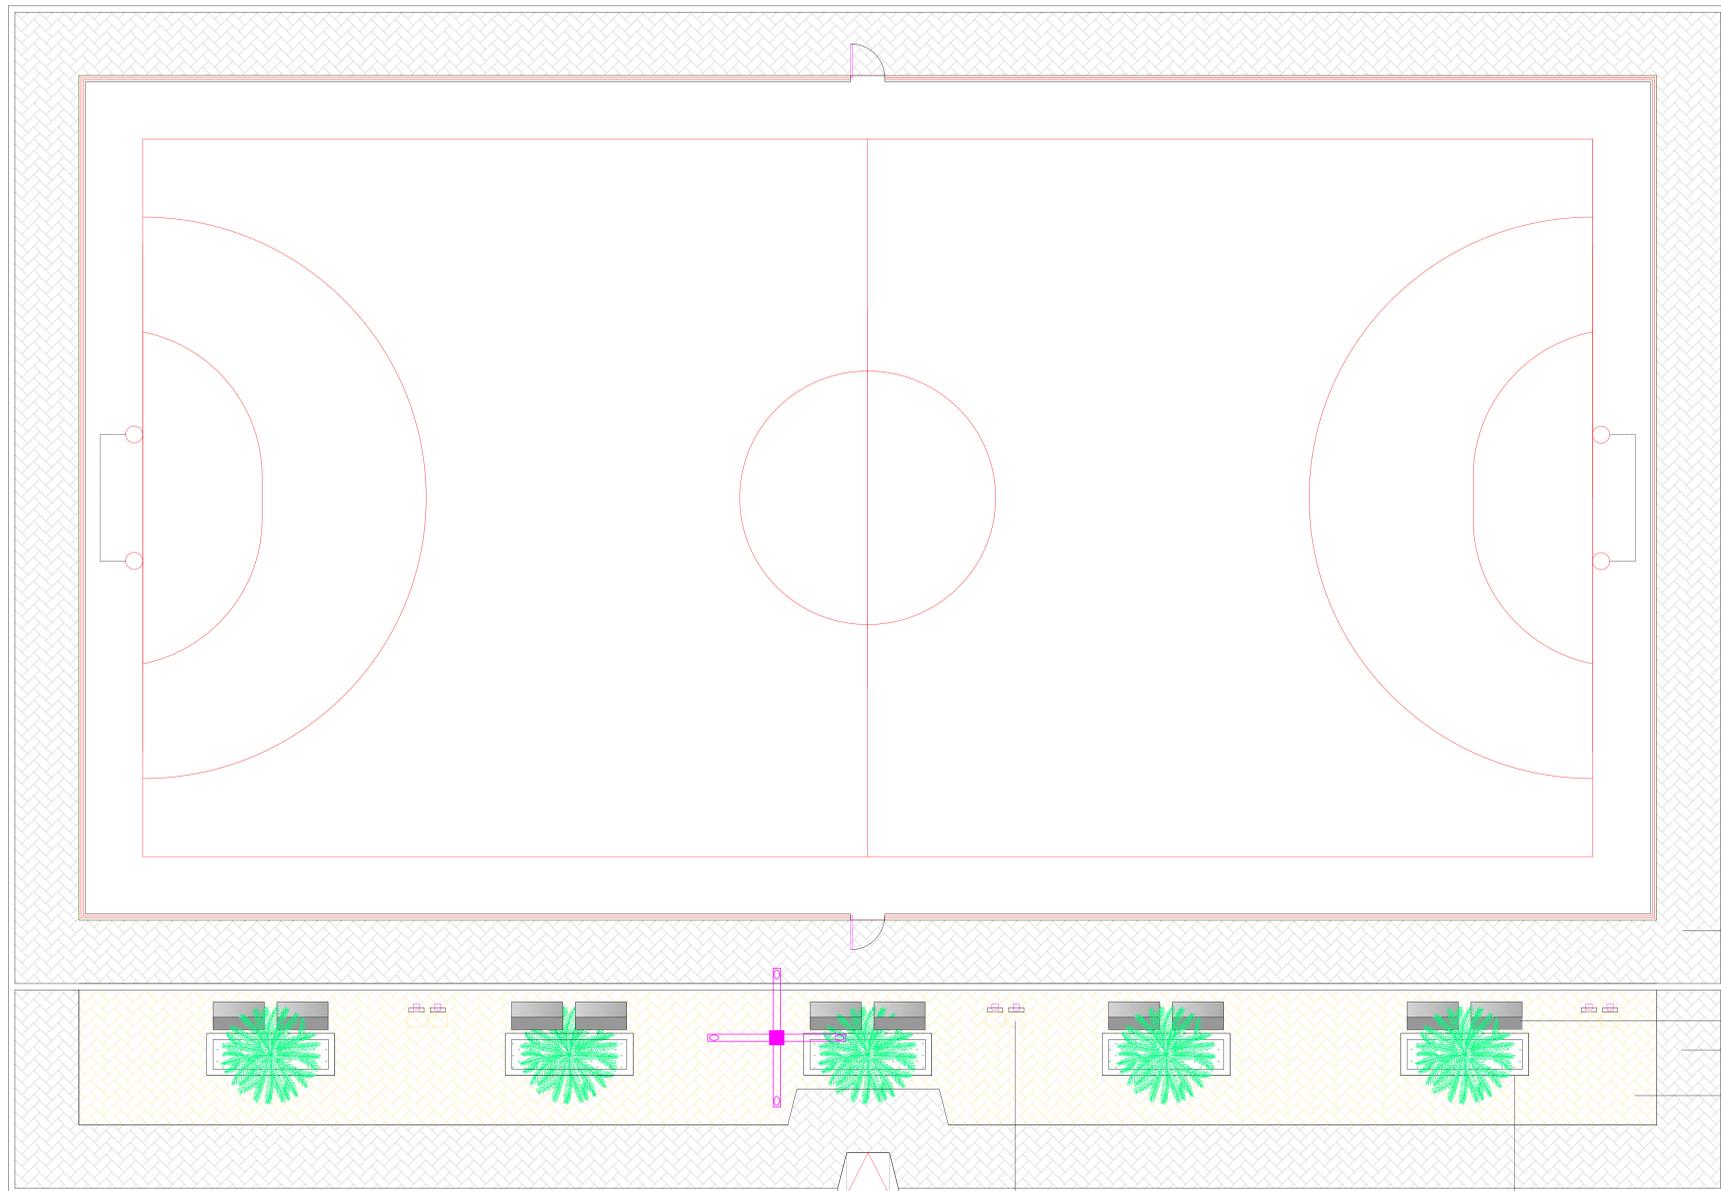

BLOQUETE EXISTENTE

BANCO DE CONCRETO  
 PISO INTERTRAVADO TIPO TIJOLINHO (19,9x10x4)cm NA COR CINZA  
 PISO INTERTRAVADO TIPO TIJOLINHO (19,9x10x4)cm NA COR AMARELA

RAMPA DE ACESSO  
 RUA SDO

LIXEIRAS

CANTEIRO

**01** LAYOUT  
 ESCALA 1/100

PROPRIETÁRIO	
ARQUITETO	CREA
ARQUITETO	
CALCULO	INFRA
CONSTRUÇÃO	
	APROVO PM -

02	REVISÃO								
01	PROJETO:								
Nº	DATA:								

CONSTRUÇÃO DE UMA PRAÇA LOCALIZADA NA ARENINHA DE JUREMAL - MARCO-CE

CLIENTE: MUNICÍPIO DE MARCO

LOCAL: LOCALIDADE DE JUREMAL


CONTEÚDO: LAYOUT

1



AV. PREFEITO GUIDO OSTENRO, S/N  
 CENTRO | MARCO - CE | 82360-000  
 RR 306A-2228 | RR 306A-1915  
 www.marco.ce.gov.br  
 CNPJ: 07.566.516/0001-47

ESCALA: 1:100      DESENHO:      PRANCHA:      DATA: MAIO/2022      **01/04**

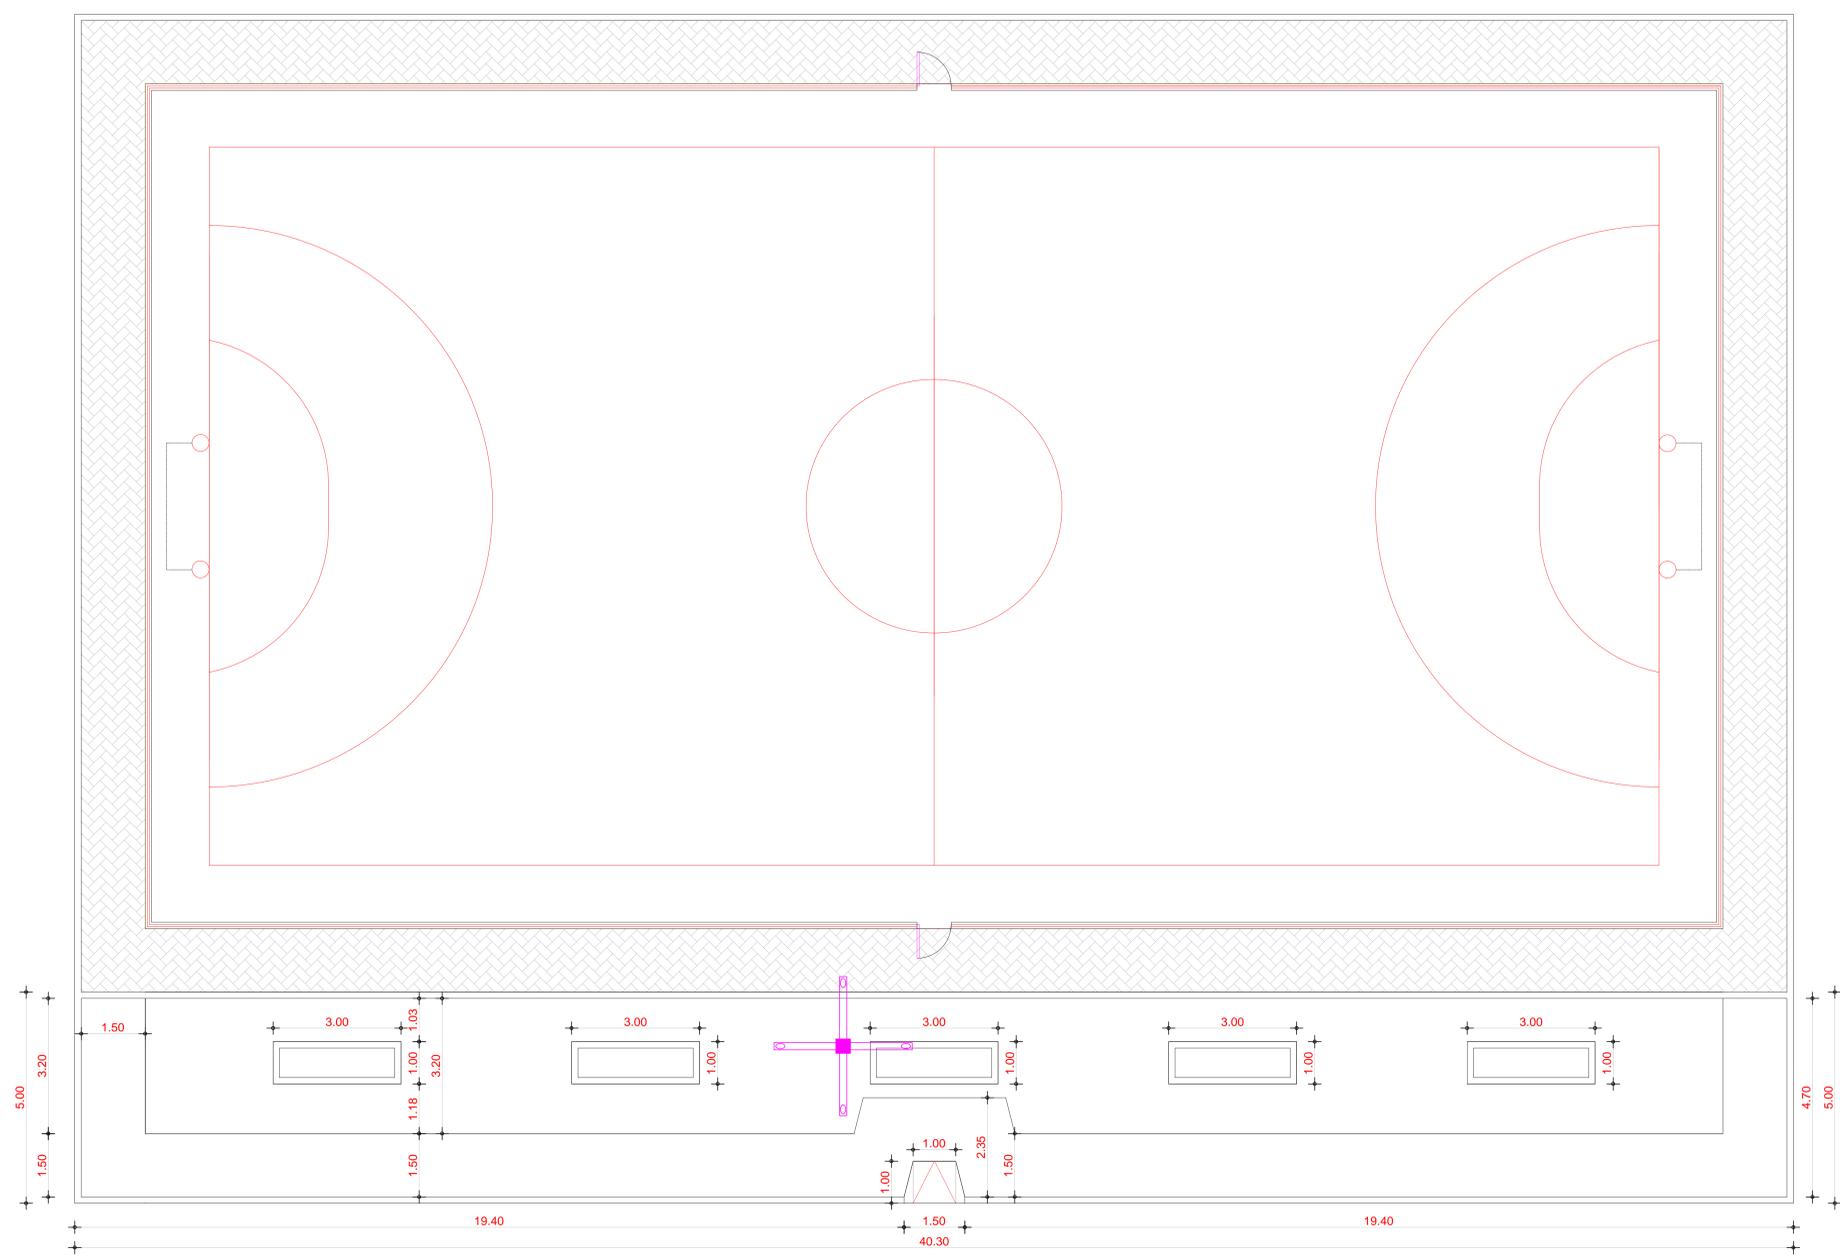

**02** PLANTA COTADA  
ESCALA 1/100

RUA SDO

**LEGENDA:**

-  PISO INTERTRAVADO TIPO TIJOLINHO (19,9x10x4)cm NA COR CINZA
-  PISO INTERTRAVADO TIPO TIJOLINHO (19,9x10x4)cm NA COR AMARELO
-  GRAMA BATATAIS EM PLACAS
-  MEIO FIO DE CONCRETO PRE-MOLDADO 0,15cm
-  PROJEÇÃO ÁRVORE
-  PALMERA
-  BANCOS DE CONCRETO

PROPRIETÁRIO	
ARQUITETO	CREA
ARQUITETO	
CALCULO	INFRA
CONSTRUÇÃO	
APROVO PM -	

02									
01									
Nº	DATA			REVISÃO		DESENHO		APROVAÇÃO	

PROJETO:  
CONSTRUÇÃO DE UMA PRAÇA LOCALIZADA NA  
ARENINHA DE JUREMAL - MARCO-CE

CLIENTE:  
MUNICÍPIO DE MARCO

LOCAL:  
LOCALIDADE DE JUREMAL


CONTEÚDO:  
PLANTA COTADA

1




AV. PREFEITO GUIDO OSTENRO, S/N  
CENTRO | MARCO - CE | 82360-000  
FONE: 3364-3232 | 3364-3645  
WWW.MARCO.CE.GOV.BR  
CNPJ: 07.586.516/0001-47


ESCALA: INDICADA	DESENHO: DATA: <b>MAIO/2022</b>	PRANCHA: <b>02/04</b>
---------------------	---------------------------------------	--------------------------

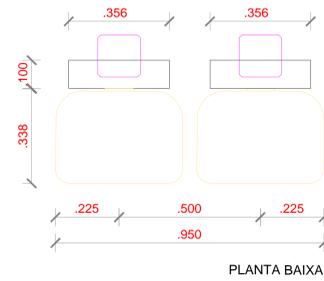


**01 DET - LIXEIRAS**  
ESCALA 1/ 20

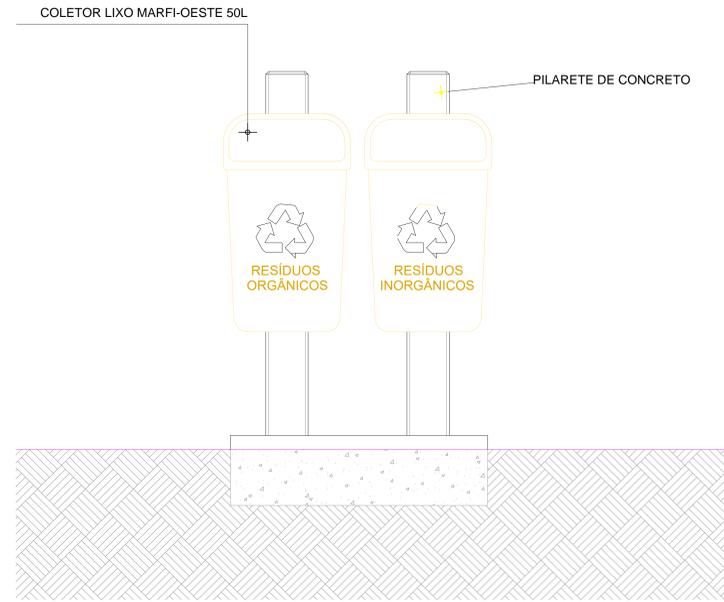


VISTA FRONTAL

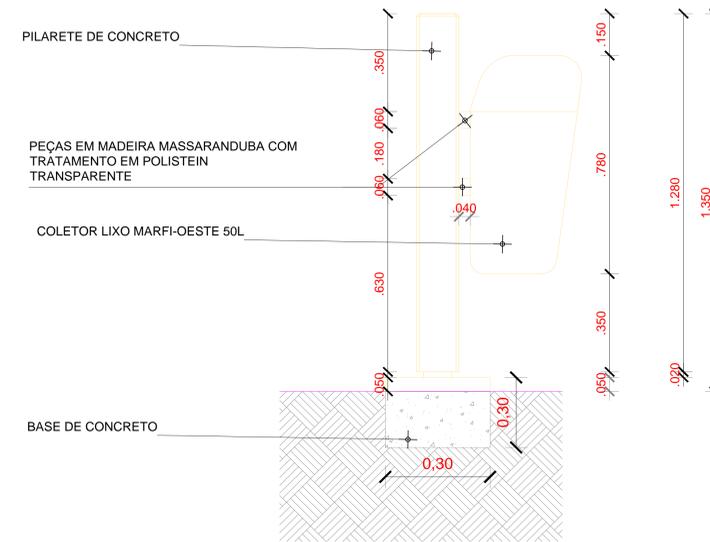


VISTA LATERAL

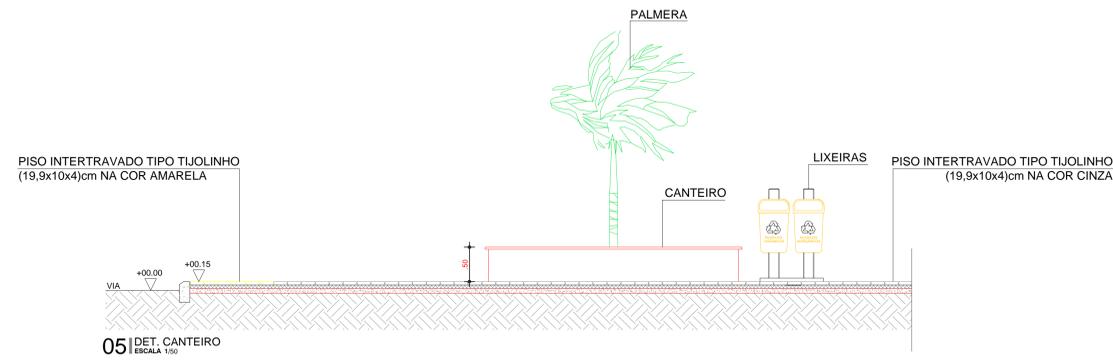


**05 DET. CANTEIRO**  
ESCALA 1/50

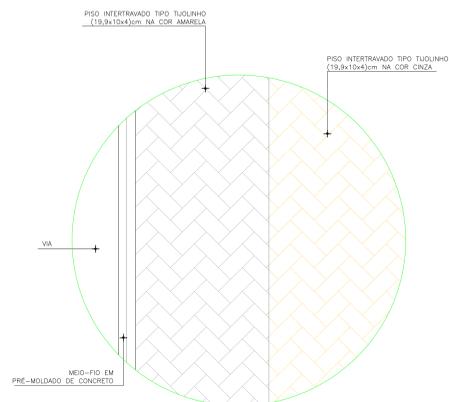

**01 DET. PAGINAÇÃO PISO**  
ESCALA 1/25

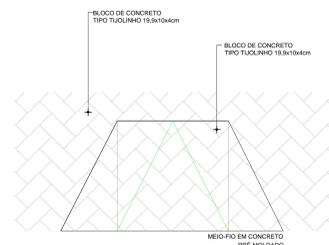

**02 RAMPA P/ PEDESTRES - PLANTA BAIXA**  
ESCALA 1/20

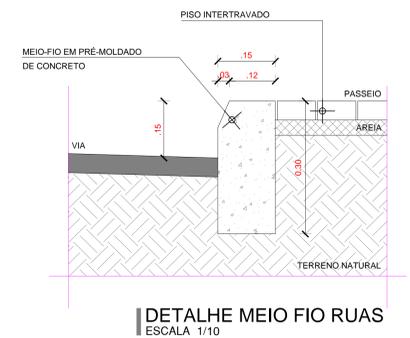

**DETALHE MEIO FIO RUAS**  
ESCALA 1/10

PROPRIETÁRIO	
ARQUITETO	CREA
ARQUITETO	
CALCULO	INFRA
CONSTRUÇÃO	
	APROVO PM -

02				
01				
Nº	DATA	REVISÃO	DESENHO	APROVAÇÃO



AV. PREFEITO GUIDO OSTENRO, S/N  
CENTRO | MARCO - CE | 82360-000  
FONE: 3664-2218 | 366-3844-1014  
WWW.MARCO.CE.GOV.BR  
CNPJ: 07.568.516/0001-47

PROJETO:  
**CONSTRUÇÃO DE UMA PRAÇA LOCALIZADA NA ARENINHA DE JUREMAL - MARCO-CE**

CLIENTE:  
MUNICÍPIO DE MARCO

LOCAL:  
LOCALIDADE DE JUREMAL

CONTEÚDO:  
DETALHES GERAIS



1

ESCALA:	DESENHO:	PRANCHA:
INDICADA	DATA:	<b>03/04</b>
	<b>MAIO/2022</b>	

Conduto ø2"  
3#10(10)10 mm<sup>2</sup>


QM1 (QUADRO ALIMENTADOR)

QD1	750W	ILUMINAÇÃO PRAÇA
Potência Instalada (W)		
Total	750	

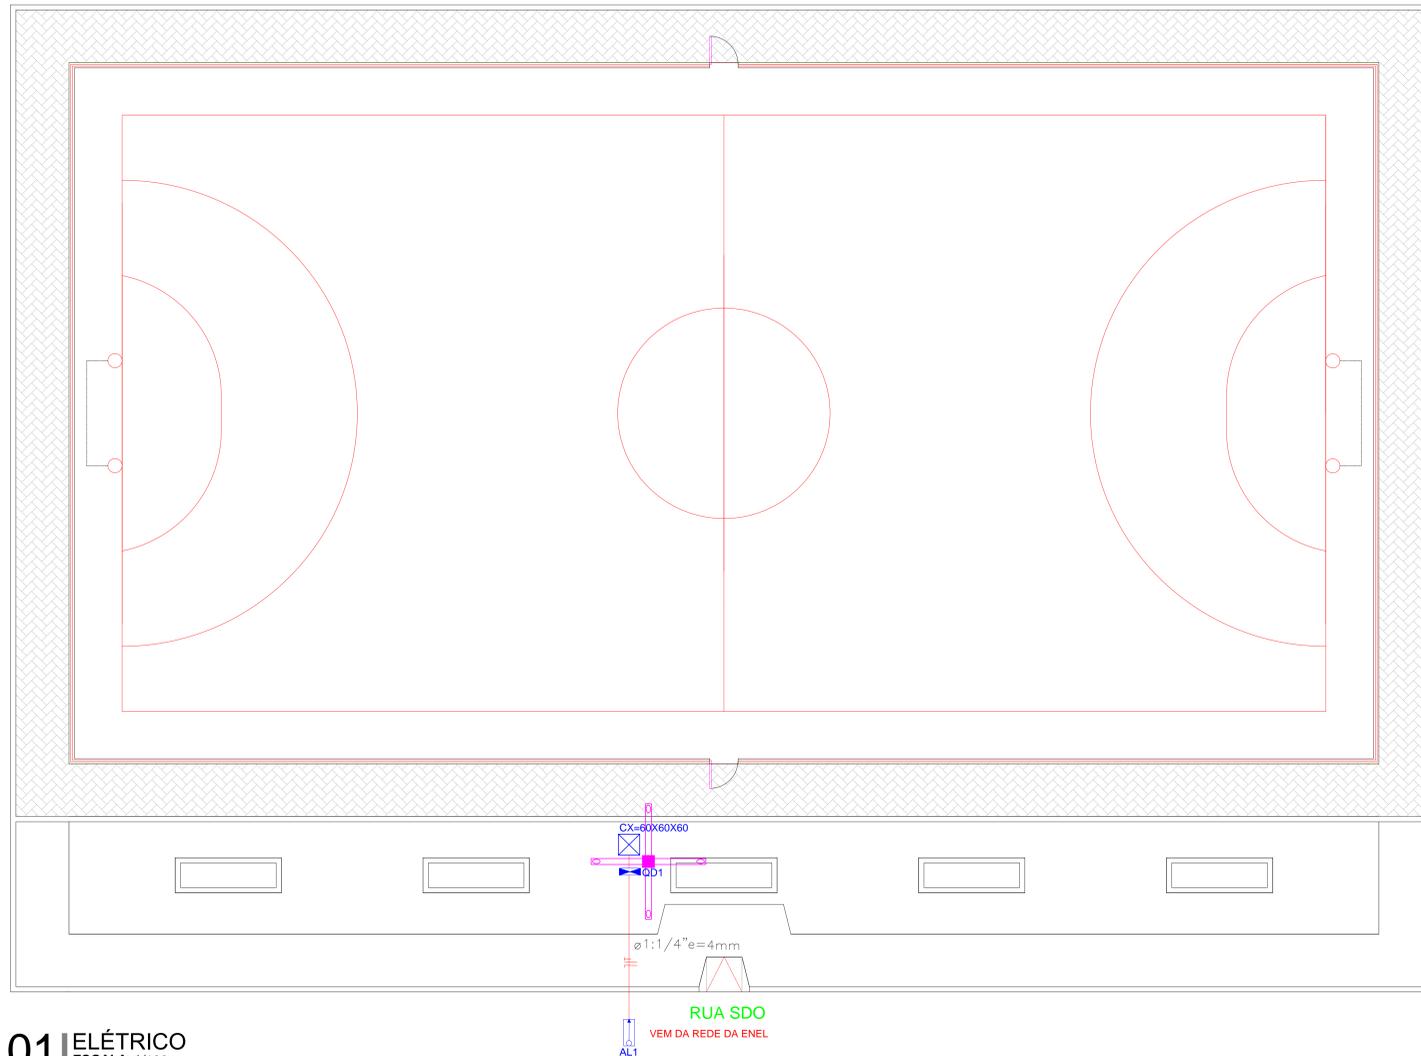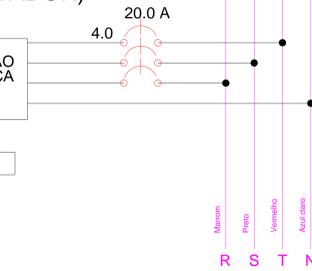

01 ELÉTRICO  
ESCALA 1/100

A REDE DA ENEL  
380/220V

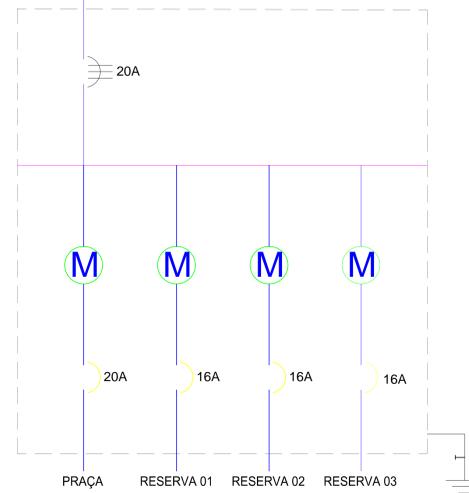

ESQUEMA UNIFILAR

- POSTE CIRCULAR DE CONCRETO 04 PETALAS
- CAIXA DE PASSAGEM COM FUNDO EM LASTRO DE BRITA (0.60x0.60x0.60cm)
- QUADRO GERAL DE MEDIÇÃO PADRÃO POPULAR ENEL
- QUADRO DE DISTRIBUIÇÃO DE ENERGIA
- ELETRODUTO DE PVC RIGIDO ROSC. 1:1/4"
- INDICAÇÃO DE CIRCUITO (NEUTRO, FASE E TERRA)
- ALIMENTADOR DA REDE DE DISTRIBUIÇÃO

PROPRIETÁRIO	
ARQUITETO	CREA
ARQUITETO	
CALCULO	INFRA
CONSTRUÇÃO	
	APROVO PM -

02				
01	DATA	REVISÃO	DESENHO	APROVAÇÃO

PROJETO:  
CONSTRUÇÃO DE UMA PRAÇA LOCALIZADA NA  
ARENINHA DE JUREMAL - MARCO-CE

CLIENTE:  
MUNICÍPIO DE MARCO

LOCAL:  
LOCALIDADE DE JUREMAL

CONTEÚDO:  
ELÉTRICO

1



AV. PREFEITO GUIDO OSTENHO, S/N  
CENTRO | MARCO - CE | 62260-000  
FONE: 3664-2228 | 366-3045-1915  
WWW.MARCO.CE.GOV.BR  
CNPJ: 07.586.510/0001-47

ESCALA: INDICADA  
DESENHO: DATA: MAIO/2022  
PRANCHA: 04/04

Quadro de Cargas (QM1) - PRAÇA

Circuito	Descrição	Esquema	Método de inst.	V (V)	Pot. total. (W)	Fases	In' (A)	Seção (mm <sup>2</sup> )	Disj (A)
QD1		3F+N+T	B1	380V/220 V	750	R+S+T		4	20.0
TOTAL					750	R+S+T			

Quadro de Cargas (QD1) - PRAÇA

Circuito	Descrição	Esquema	Método de inst.	V (V)	Iluminação (W)								Tomadas (W)								Pot. total. (W)	In' (A)	Seção (mm <sup>2</sup> )	Disj (A)
					15	32	50	150	100	150	312	600	750	900	1400	2000	2500	2800						
1	ILUMINAÇÃO PRAÇA	F+N+T	B1	220 V				01												750		4	20.00	
TOTAL																				750				