


LEGENDA

	COLUNA DE AGUA FRIA.
Ch.	CHUVEIRO.
Lv.	LAVATÓRIO.
R.G.	REGISTRO DE GAVETA.
V.D.	VALVULA DE DESCARGA.
V.S.	VASO SANITÁRIO.
	TUBULAÇÃO DE AGUA FRIA.
	TUBO DE AGUAS PLUVIAIS
	COLUNA DE VENTILAÇÃO.
	CAIXA DE PASSAGEM
	CAIXA SIFONADA.
	CAIXA DE GORDURA EM P.V.C. .
	TUBULAÇÃO DE ESGOTO PRIMÁRIO.
	TUBULAÇÃO DE ESGOTO SECUNDÁRIO.
	TUBULAÇÃO DE ÁGUAS PLUVIAIS .
	HIDROMETRO DN25 (3/4)

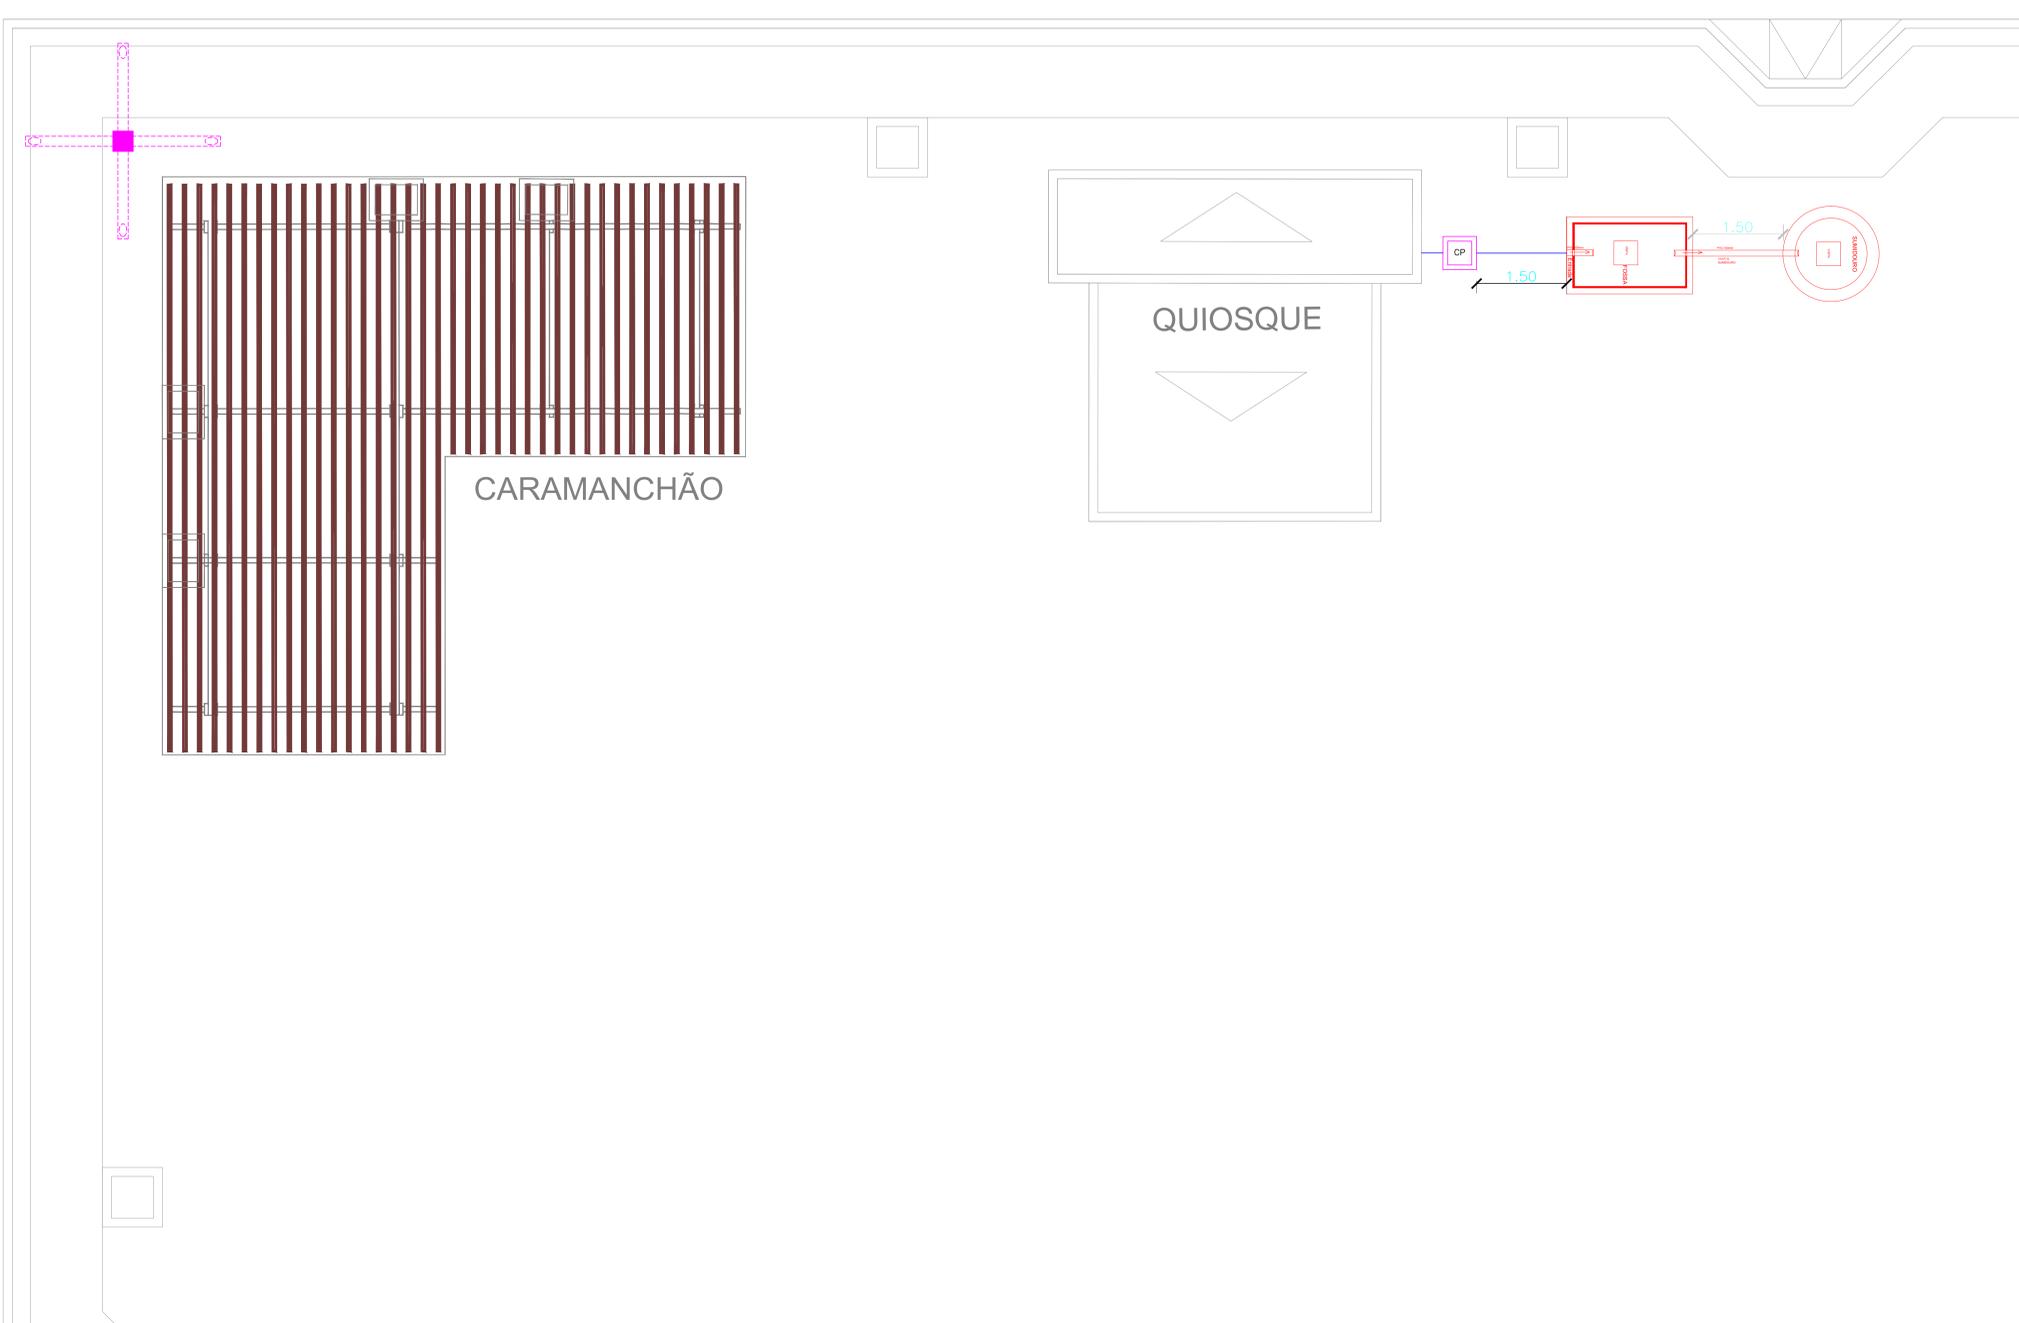

Paulo Roberto
 Paulo Roberto
 Engenheiro Civil
 CREA: 90771496-4 CE/RR

CREA

APROVADO
 Alex Fico Silveira
 CPF: 538.183.372-72
 Port. nº 02042018/02
 Secretário de Infraestrutura
 Prefeitura Municipal de Marco

SAÚDE

APROVO PM -

QZ	REVISÃO	DESENHO	APROVAÇÃO
01			
Nº	DATA		

PROJETO:
 CONSTRUÇÃO DA PRAÇA DE ESPORTES NO TRIÂNGULO DO MARCO - MUNICÍPIO DE MARCO

CLIENTE:
 MUNICÍPIO DE MARCO - CEARÁ

LOCAL:
 BR - 402 - TRIÂNGULO DO MARCO


CONTEÚDO:
 PROJETO HIDROSSANITÁRIO

1 PLANTA BAIXA




AV. PREFEITO GUIDO OSTENRO, S/N
 CENTRO | MARCO - CE | 62360-000
 RR: 3668-2128 | RR: 3668-1915
 www.marco.ce.gov.br
 CNPJ: 07.568.516/0001-47

ESCALA: 1:50
 DESENHO:
 PRANCHA:
 DATA: **01/03**
ABRIL/2020


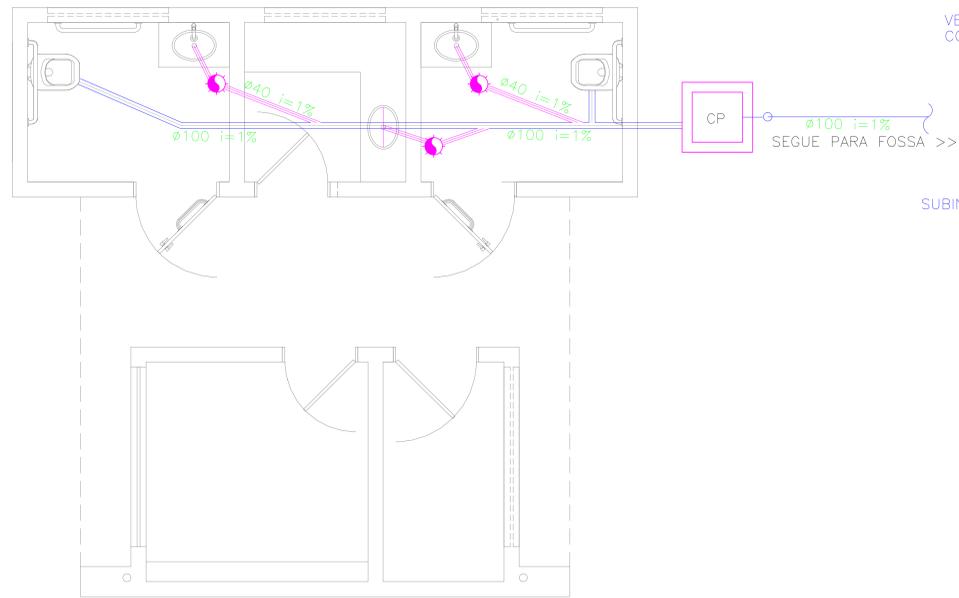


01 | SANITÁRIO
ESCALA 1/25

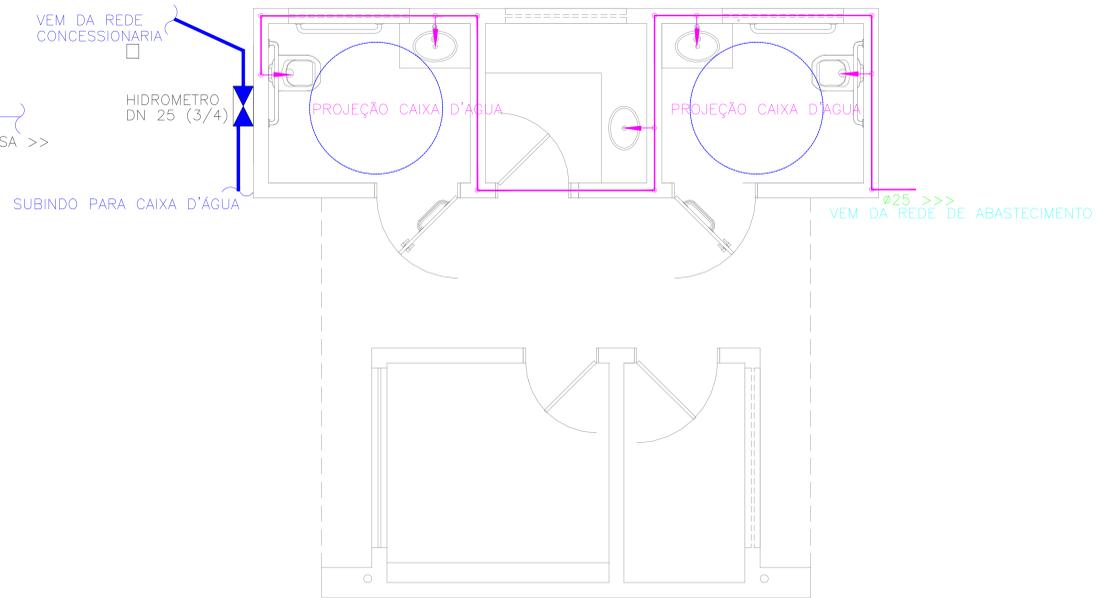


02 | HIDRÁULICO
ESCALA 1/25

DETALHE DA CAIXA D'ÁGUA
SEM ESCALA

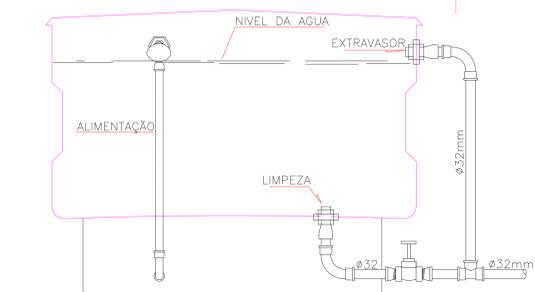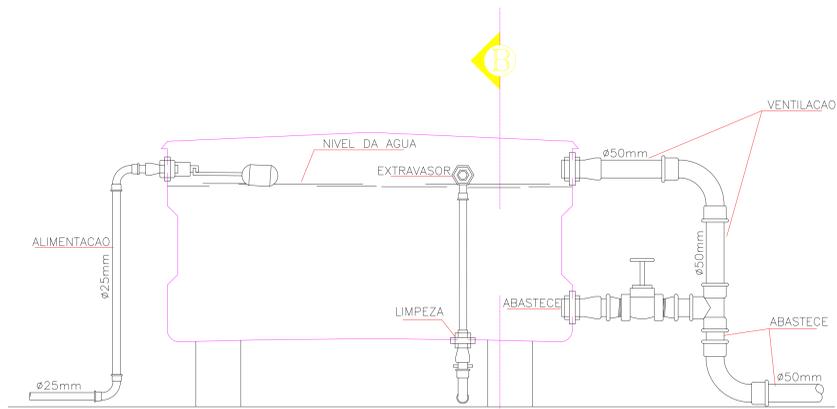

CORTE - A B

ISOMETRICO
SEM ESCALA

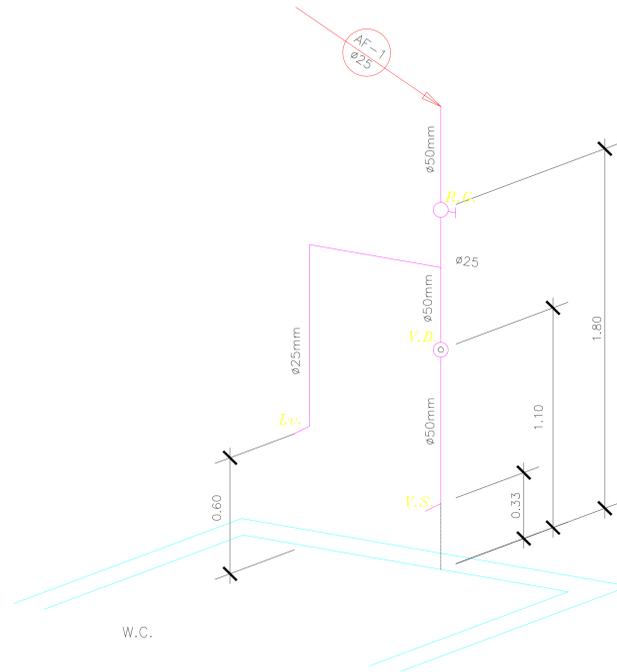

ISOMÉTRICO

LEGENDA

	COLUNA DE AGUA FRIA.
Ch.	CHUVEIRO.
Lv.	LAVATÓRIO.
R.G.	REGISTRO DE GAVETA.
V.D.	VALVULA DE DESCARGA.
V.S.	VASO SANITÁRIO.
	TUBULAÇÃO DE AGUA FRIA.
	TUBO DE AGUAS PLUVIAIS
	COLUNA DE VENTILAÇÃO.
CP	CAIXA DE PASSAGEM
	CAIXA SIFONADA.
	CAIXA DE GORDURA EM P.V.C. .
	TUBULAÇÃO DE ESGOTO PRIMÁRIO.
	TUBULAÇÃO DE ESGOTO SECUNDÁRIO.
	TUBULAÇÃO DE ÁGUAS PLUVIAIS .
	HIDROMETRO DN25 (3/4)

Paulo Roberto
Paulo Roberto Silva
Engenheiro Civil
CREA: 90771496-4 CE/RR

APROVADO
Ala Fico Silva
CPF: 138.183.372-72
Port. nº 02042018/02
Secretário de Infraestrutura
Prefeitura Municipal de Marco

CREA

SAÚDE

APROVO PM -

02					
01					
Nº	DATA	REVISÃO	DESENHO	APROVAÇÃO	

PROJETO:
CONSTRUÇÃO DA PRAÇA DE ESPORTES NO TRIÂNGULO DO MARCO - MUNICÍPIO DE MARCO

CLIENTE:
MUNICÍPIO DE MARCO - CEARÁ

LOCAL:
BR - 402 - TRIÂNGULO DO MARCO

CONTEÚDO:
PROJETO HIDROSSANITÁRIO

- 1 SANITÁRIO
- HIDRÁULICO
- CORTE CAIXA D'ÁGUA
- ISOMÉTRICO




MUNICÍPIO DE MARCO

AV. PREFEITO GUIDO OSTENRO, S/N
CENTRO | MARCO - CE | 62260-000
FONE: 3664.1212 | 366.3664.1915
www.marco.ce.gov.br
CNPJ: 07.568.516/0001-47


ESCALA: 1:25 DESENHO: PRANCHA: **02/03**
DATA: **ABRIL/2020**

LEGENDA

	COLUNA DE AGUA FRIA.
Ch.	CHUVEIRO.
Lv.	LAVATÓRIO.
R.G.	REGISTRO DE GAVETA.
V.D.	VALVULA DE DESCARGA.
V.S.	VASO SANITÁRIO.
	TUBULAÇÃO DE AGUA FRIA.
	TUBO DE AGUAS PLUVIAIS
	COLUNA DE VENTILAÇÃO.
	CAIXA DE PASSAGEM
	CAIXA SIFONADA.
	CAIXA DE GORDURA EM P.V.C. .
	TUBULAÇÃO DE ESGOTO PRIMÁRIO.
	TUBULAÇÃO DE ESGOTO SECUNDÁRIO.
	TUBULAÇÃO DE ÁGUAS PLUVIAIS .
	HIDROMETRO DN25 (3/4)

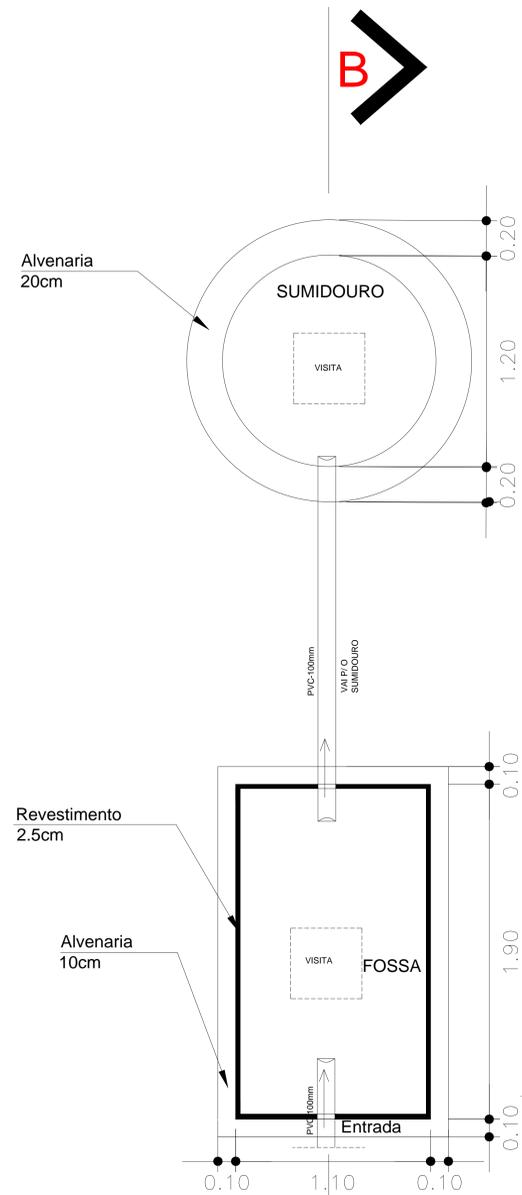

PLANTA BAIXA

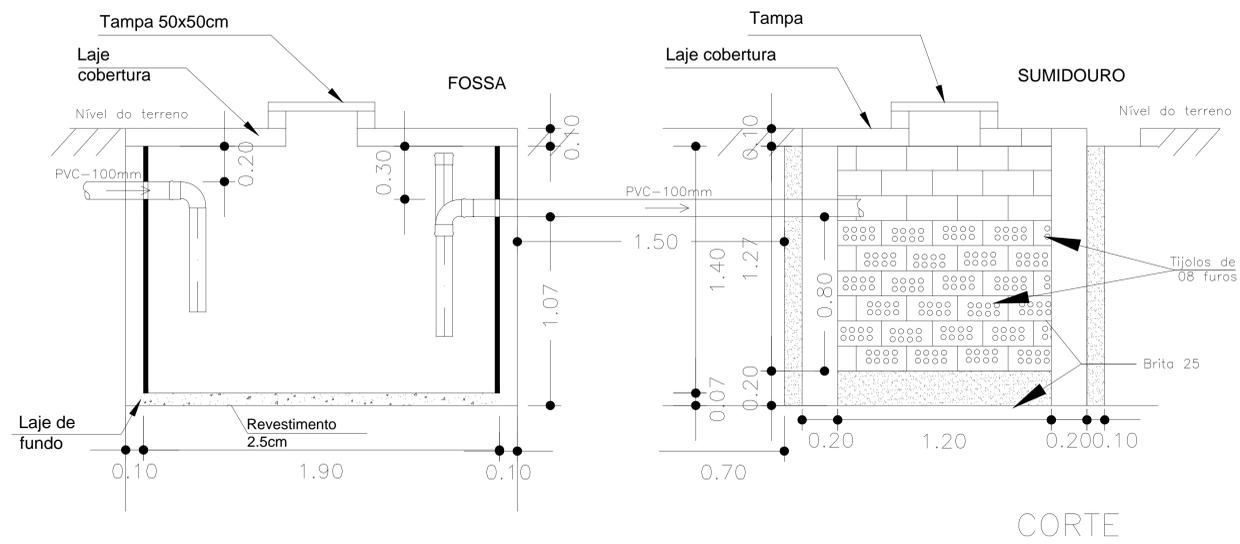

CORTE

Paulo Roberto Silva
 Paulo Roberto Silva
 Engenheiro Civil
 CREA: 90771496-4 CE/RR

APROVADO
Ala Fios Silveira
 Ala Fios Silveira
 CPF: 138.783.372-72
 Port. nº 02042018/02
 Secretário de Infraestrutura
 Prefeitura Municipal de Marco

CREA

SAÚDE

APROVO PM -

02				
01				
Nº	DATA	REVISÃO	DESENHO	APROVAÇÃO

PROJETO:
 CONSTRUÇÃO DA PRAÇA DE ESPORTES NO TRIÂNGULO DO MARCO - MUNICÍPIO DE MARCO

CLIENTE:
 MUNICÍPIO DE MARCO - CEARÁ

LOCAL:
 BR - 402 - TRIÂNGULO DO MARCO

CONTEÚDO:
 PROJETO HIDROSSANITÁRIO

1 PLANTA FOSSA E SUMIDOURO



AV. PREFEITO GUIDO OSTENRO, S/N
 CENTRO | MARCO - CE | 62360-000
 RR: 3668-2128 | RR: 3668-1915
 www.marco.ce.gov.br
 CNPJ: 07.568.516/0001-47

ESCALA: S/E

DESENHO: DATA: ABRIL/2020

PRANCHA: 03/03