


PLANTA BAIXA-VALA DE INFILTRAÇÃO

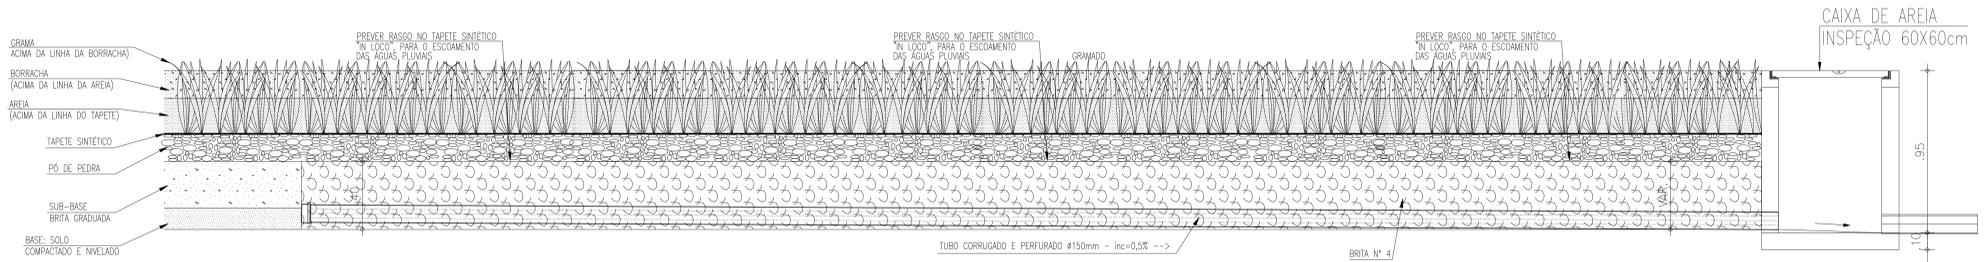

CORTE A:A

LEGENDA DRENAGEM

- VALA DE INFILTRAÇÃO
- TUBULAÇÃO DE ÁGUA PLUVIAL EM PVC Ø100mm.
- CAIXA DE AREIA 60x60xVAR.cm EM ALVENARIA COM TAMPA DE CONCRETO E FUNDO C/ BRITA.

OBSERVAÇÕES:

- 1) TODA TUBULAÇÃO EM PVC QUE ESTEJA VULNERAVEL A TRÁFEGO DE VEÍCULOS SERÁ ENVELOPADA EM CONCRETO.
- 2) TODO PISO EXTERNO DEVERÁ POSSUIR INCLINAÇÃO DE 0,5%, CONVERGENDO NO SENTIDO DAS CAIXAS DE AREIA COM GRELHAS, SARJETAS, TALUDES OU QUALQUER DISPOSITIVO DESTINADO AO DIRECIONAMENTO DA CONTRIBUIÇÃO PLUVIAL À DRENAGEM
- 4) TODOS OS TUBOS DRENANTES CORRUGADOS PERFURADOS DEVERÃO SER ENVOLVIDOS COM UMA CAMADA DE BRITA.

PROPRIETÁRIO		CREA
ARQUITETO		
ARQUITETO		SAUDE
CALCULO		
CONSTRUÇÃO		APROVO PM -

02		REVISÃO		DESENHO	APROVAÇÃO
01	DATA	PROJETO:			

CONSTRUÇÃO DE ARENINHA EM GRAMA SINTÉTICA NO MUNICÍPIO DE MARCO-CE

CLIENTE: MUNICÍPIO DE MARCO

LOCAL: DIVERSAS LOCALIDADES

CONTEÚDO: DRENAGEM

1



AV. PREFEITO GUIDO ESTERHO, S/N
CENTRO | MARCO - CE | 83560-000
RR 3064-1219 | RR 3064-1415
www.marco.ce.gov.br
CNPJ: 07.566.516/0001-47

ESCALA: 1/25
DESENHO: PRANCHA: 06/06
DATA: MAIO/2022